

- 噴水栓 (直径φ450x450)

 消火栓


 水栓

 雨水管

 排水管





42-1094

名称	昭和42年東野里-RC-建築工事	設計図
図面名称	屋外給排水図	C工配 1/300
図面番号	42-6	
設計	愛知県建築部住宅課	

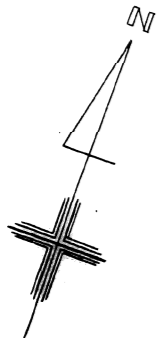


(11E)

(11E)

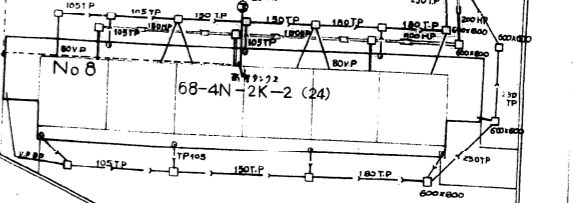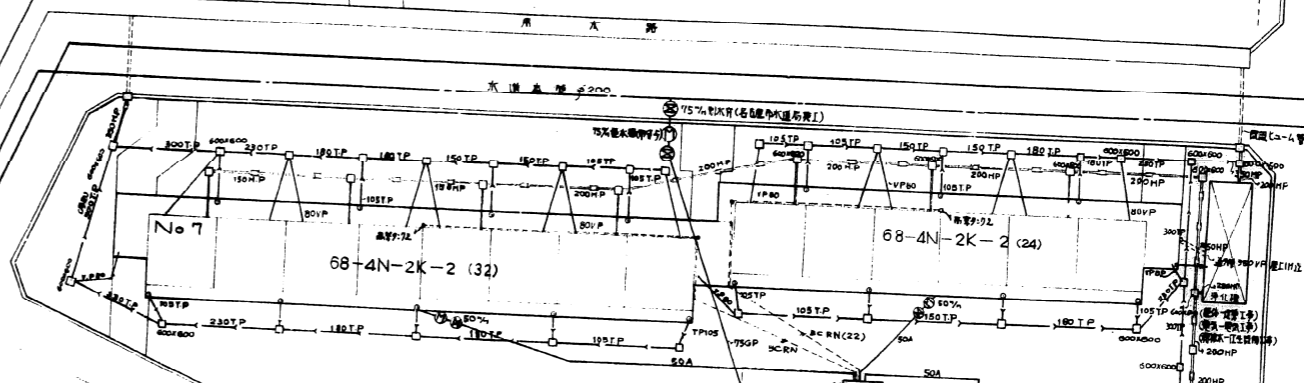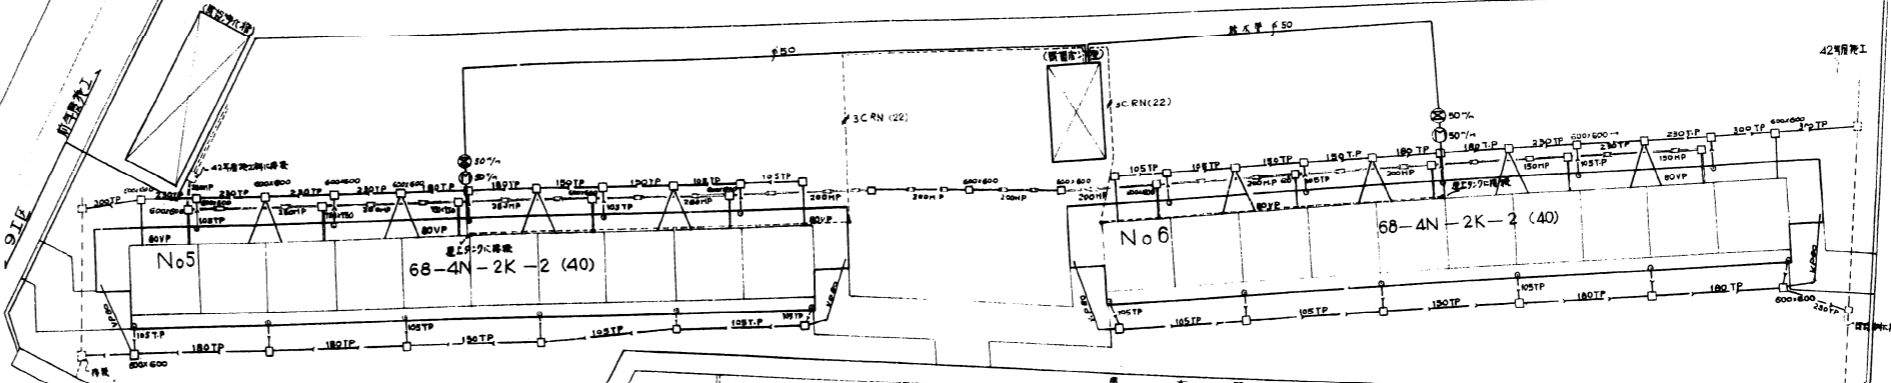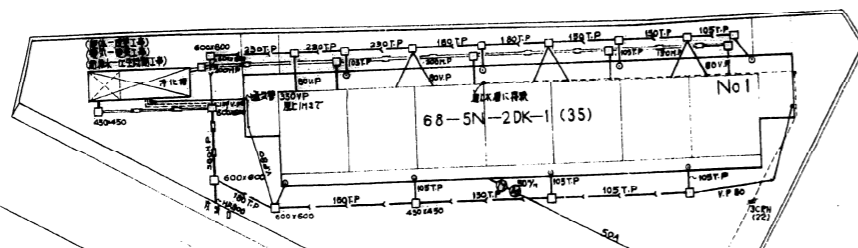


- TP 105 (層高 105)
- 600x600 (構架梁) 預算(100x450x450x75)
- HP150 (柱) 層高 150

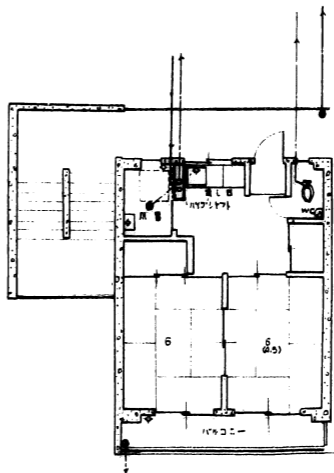

43-1012

名稱	廣野建設RC建築工事	設計
圖名	屋外排水系統圖	比例 1:300
圖號	43-6-24	
設計	愛知縣建築部住宅建築課	

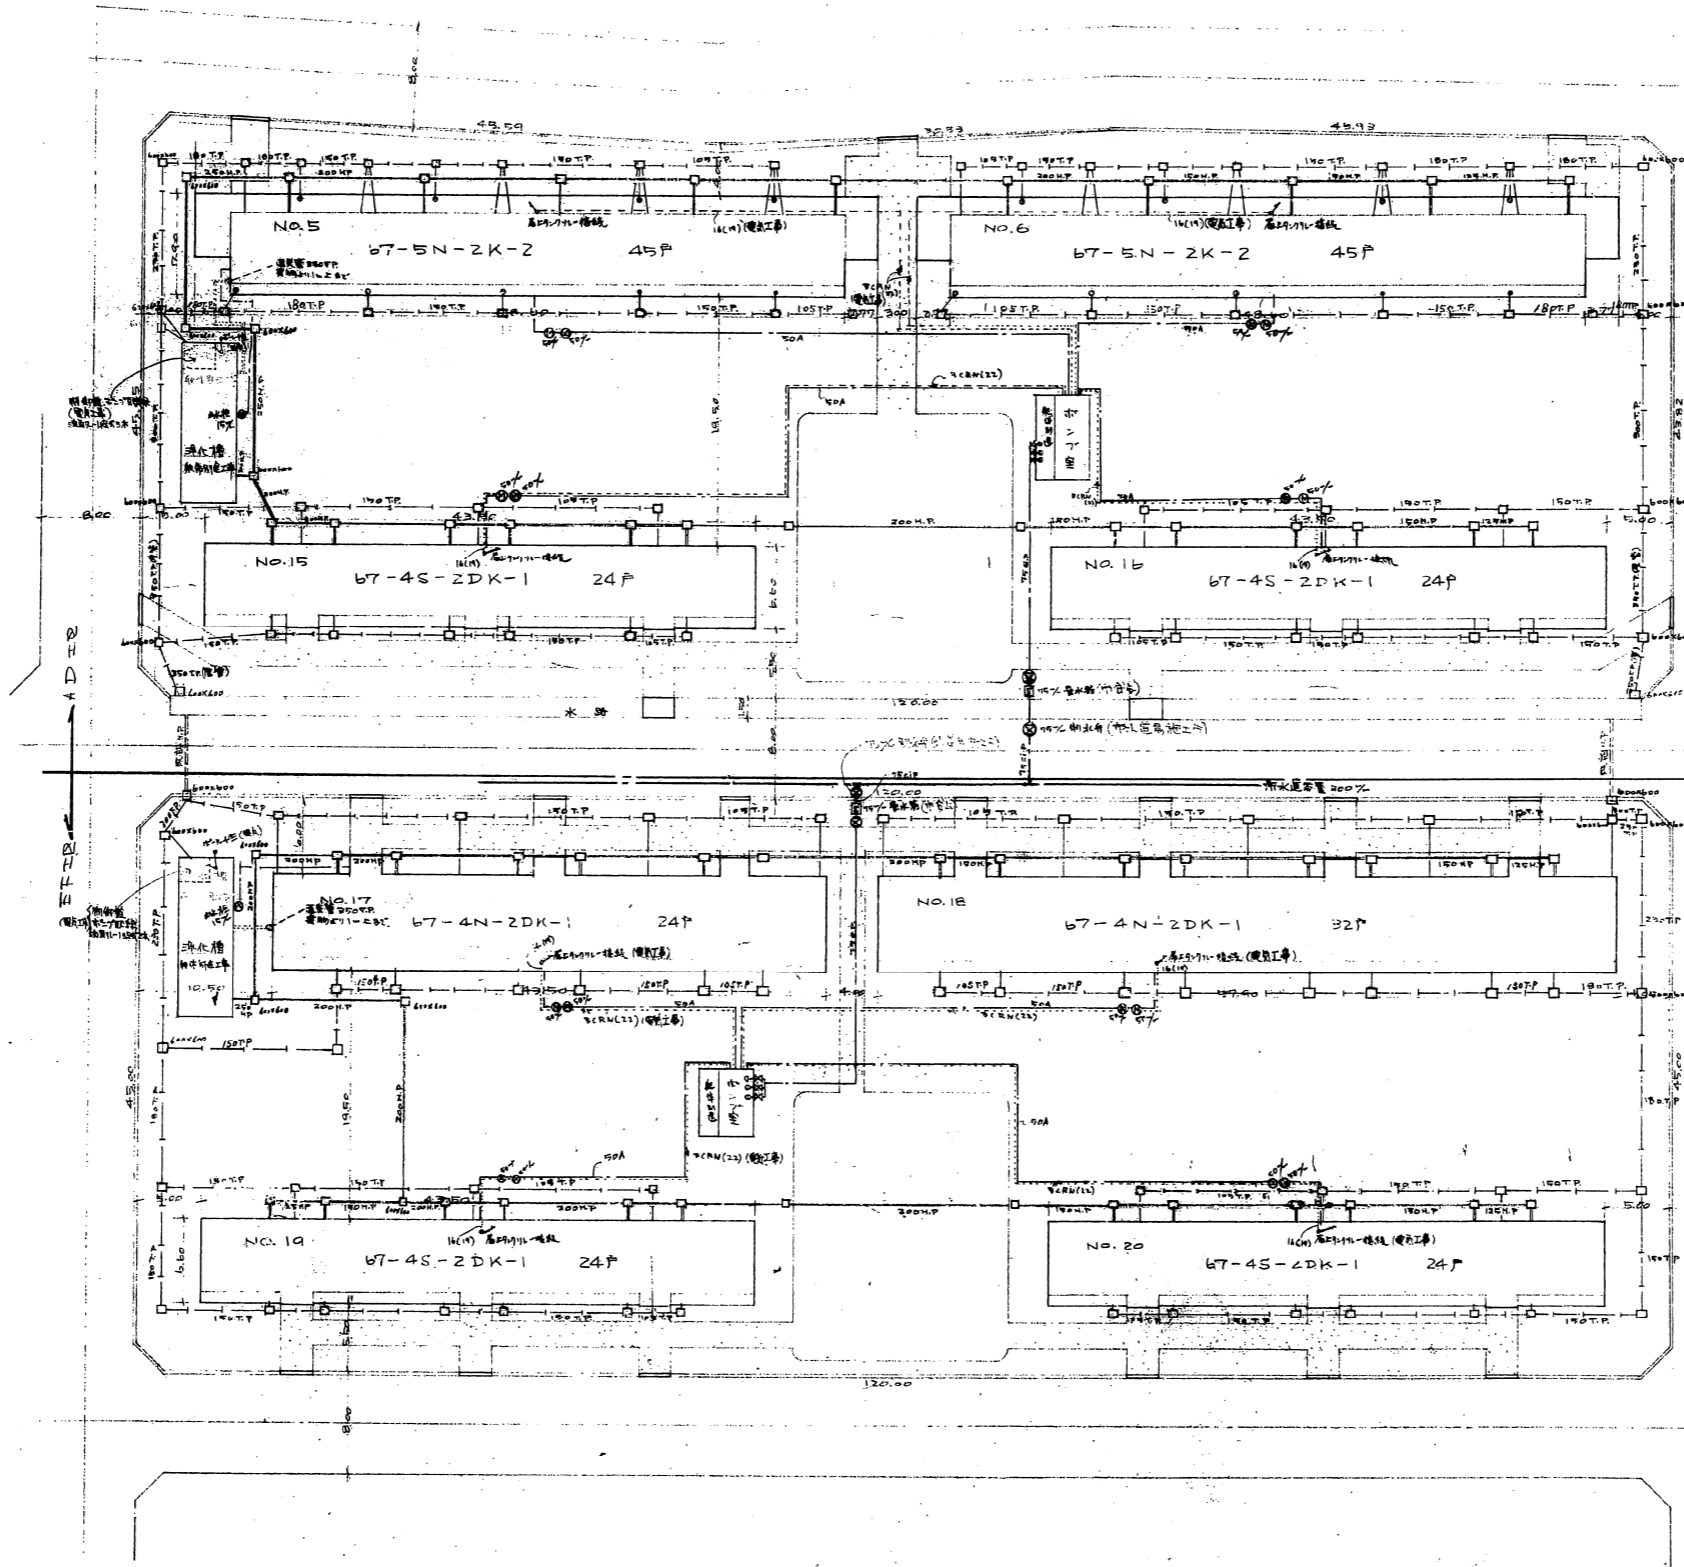


● 排水管の接続は、本図に示す通りとする。

- コーキート機
- ⊠ 排水器
- ⊙ 上水栓
- ⊗ 下水栓

42-1085 1/800

名称	野原RC-建築工事	設計	
図面名称	屋外給排水図	縮尺	1/800
図面番号		冊数	42-6
設計	愛知県建設部住宅課		

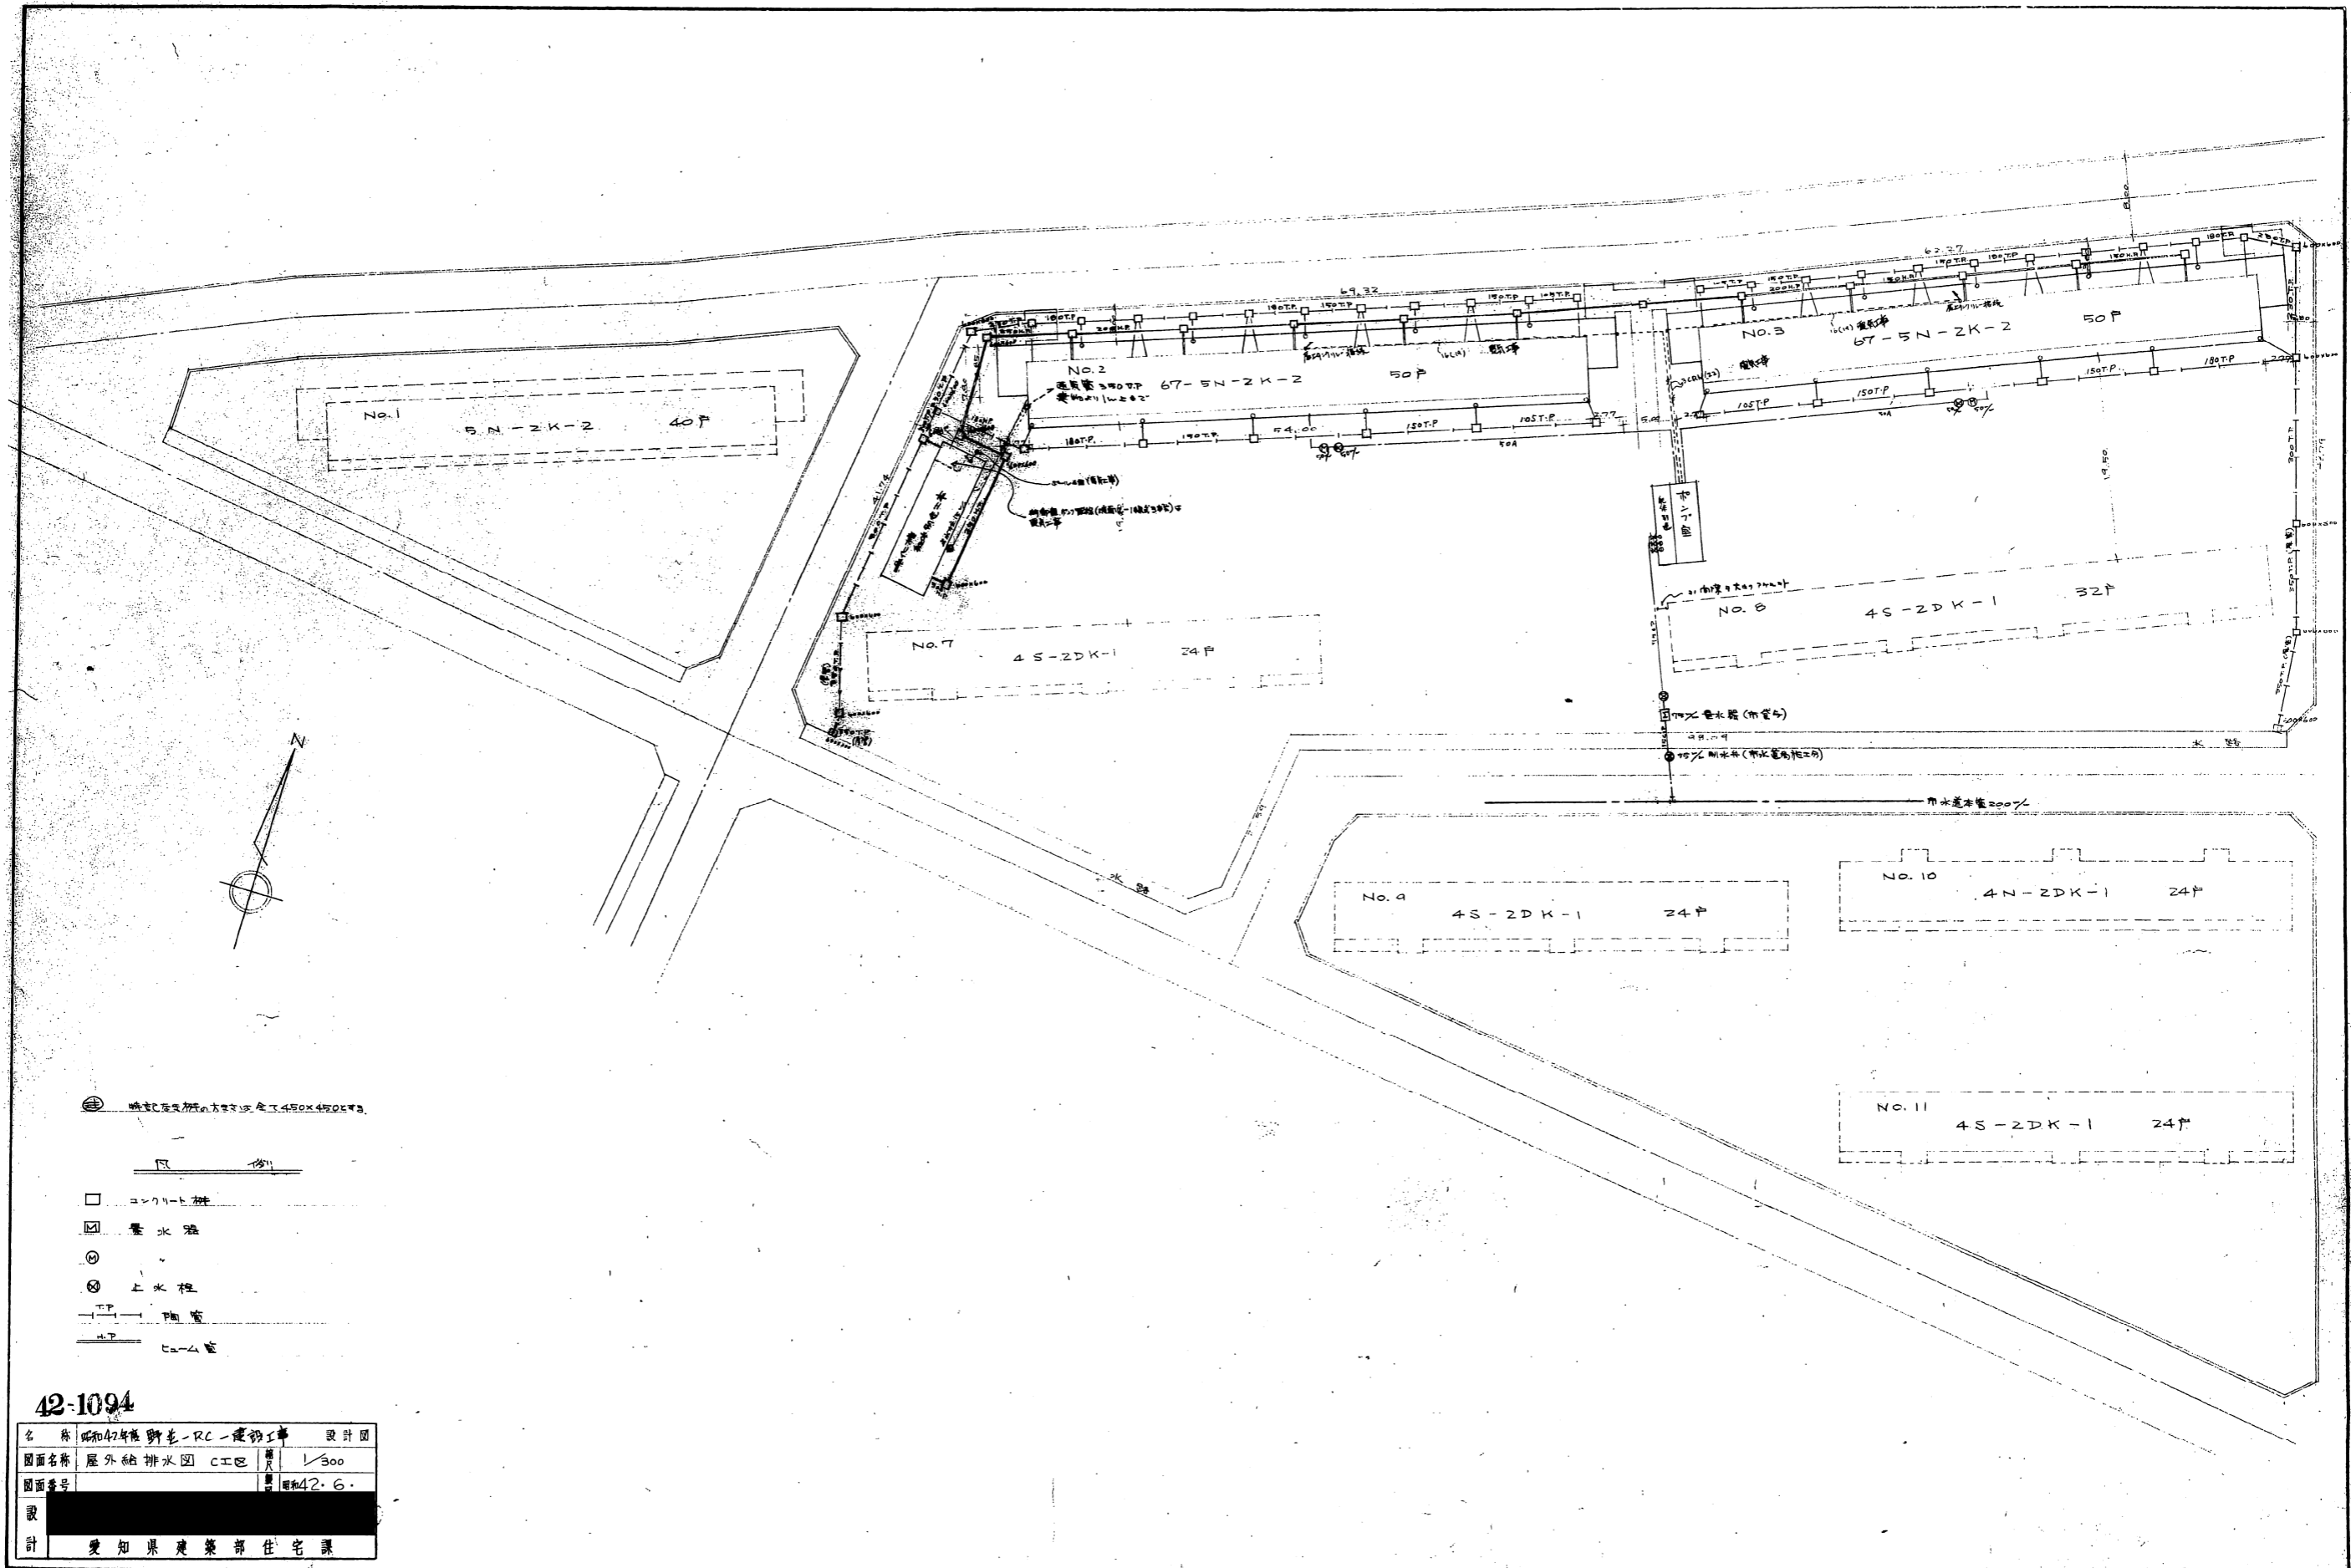

● 排水管の中心に直径450×450mm

- コンクリート舗
- ⊠ 量水器
- ⊙
- ⊗ 上水栓
- T— 排水
- B— 上水

42-1094

名称	昭和42年熊野老-RC-建群工事	設計図
図面名称	屋外給排水図 C工区	1/300
図面番号		42.6
設計	愛知県建設部住宅課	