




平面图

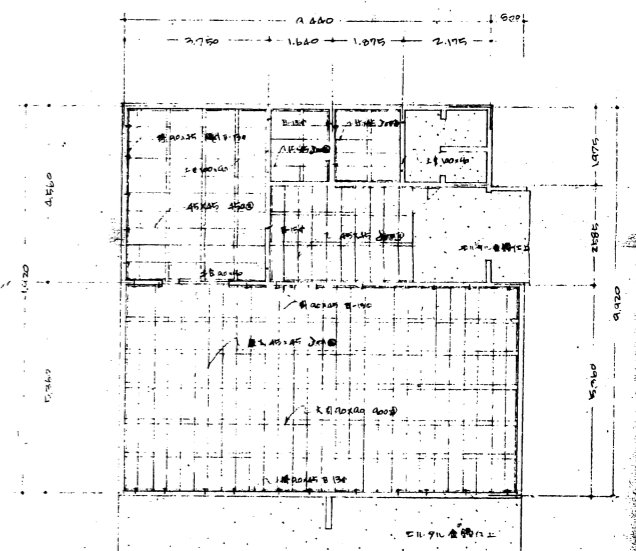


床伏图

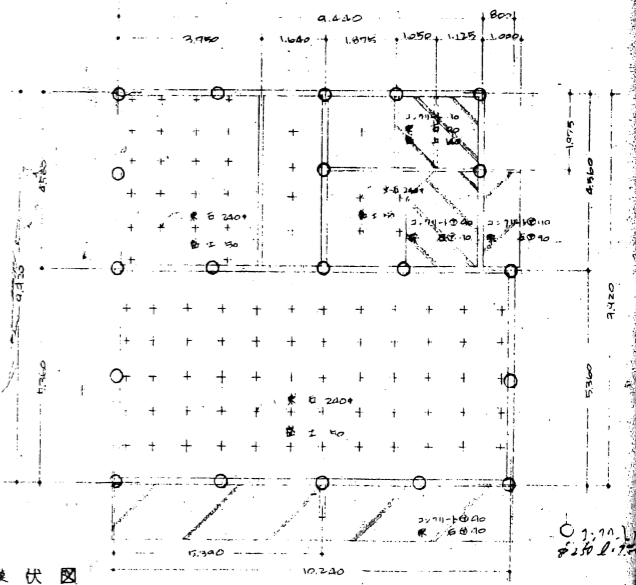

多线伏图

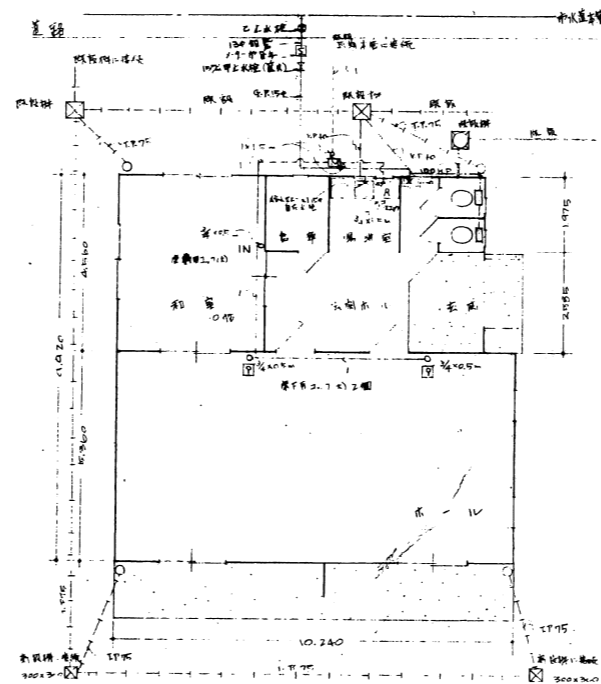

瓦房设置图
给排水设置图

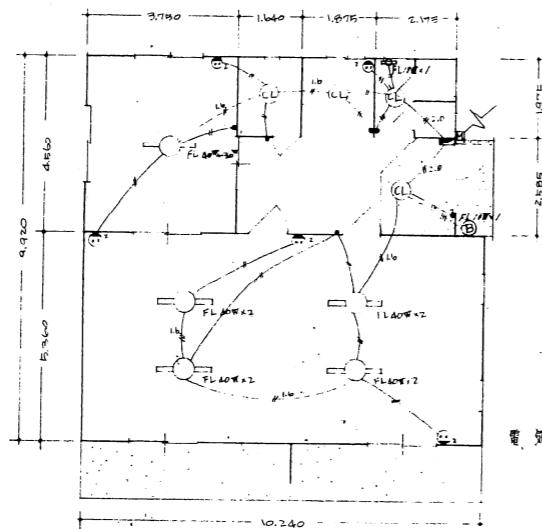

照明设置图

照明器具	
光源	150W 普通型荧光灯
光源罩	CLIA F. 250 60W-1
开关	普通型开关 40W-2 FL-5000 PA-2000 200W
插座	普通型插座 HD100 FL-10W-1
和室	200W 木灯 (60W x 3) DTA FL-10W (300 x 300)


外 部 仕 上 表							
材 種	規 格	仕 上 工 法	仕 上 部 位	備 考	備 考	備 考	備 考
コンクリート打放し	コンクリート打放し化粧目地機	コンクリート打放し化粧目地機	コンクリート打放し化粧目地機	コンクリート打放し化粧目地機	コンクリート打放し化粧目地機	コンクリート打放し化粧目地機	コンクリート打放し化粧目地機
外壁	モルタル仕上	モルタル仕上	モルタル仕上	モルタル仕上	モルタル仕上	モルタル仕上	モルタル仕上
窓	アルミサッシ	アルミサッシ	アルミサッシ	アルミサッシ	アルミサッシ	アルミサッシ	アルミサッシ
床	フローリング	フローリング	フローリング	フローリング	フローリング	フローリング	フローリング
天井	石膏ボード	石膏ボード	石膏ボード	石膏ボード	石膏ボード	石膏ボード	石膏ボード
屋根	瓦葺	瓦葺	瓦葺	瓦葺	瓦葺	瓦葺	瓦葺
基礎	コンクリート基礎	コンクリート基礎	コンクリート基礎	コンクリート基礎	コンクリート基礎	コンクリート基礎	コンクリート基礎

型式名称 野並団地 集会所 設計 11

図面名称 一 地 図 縮尺 1/100

図面番号 図和42-7

設計 愛知県建設部住宅建設課

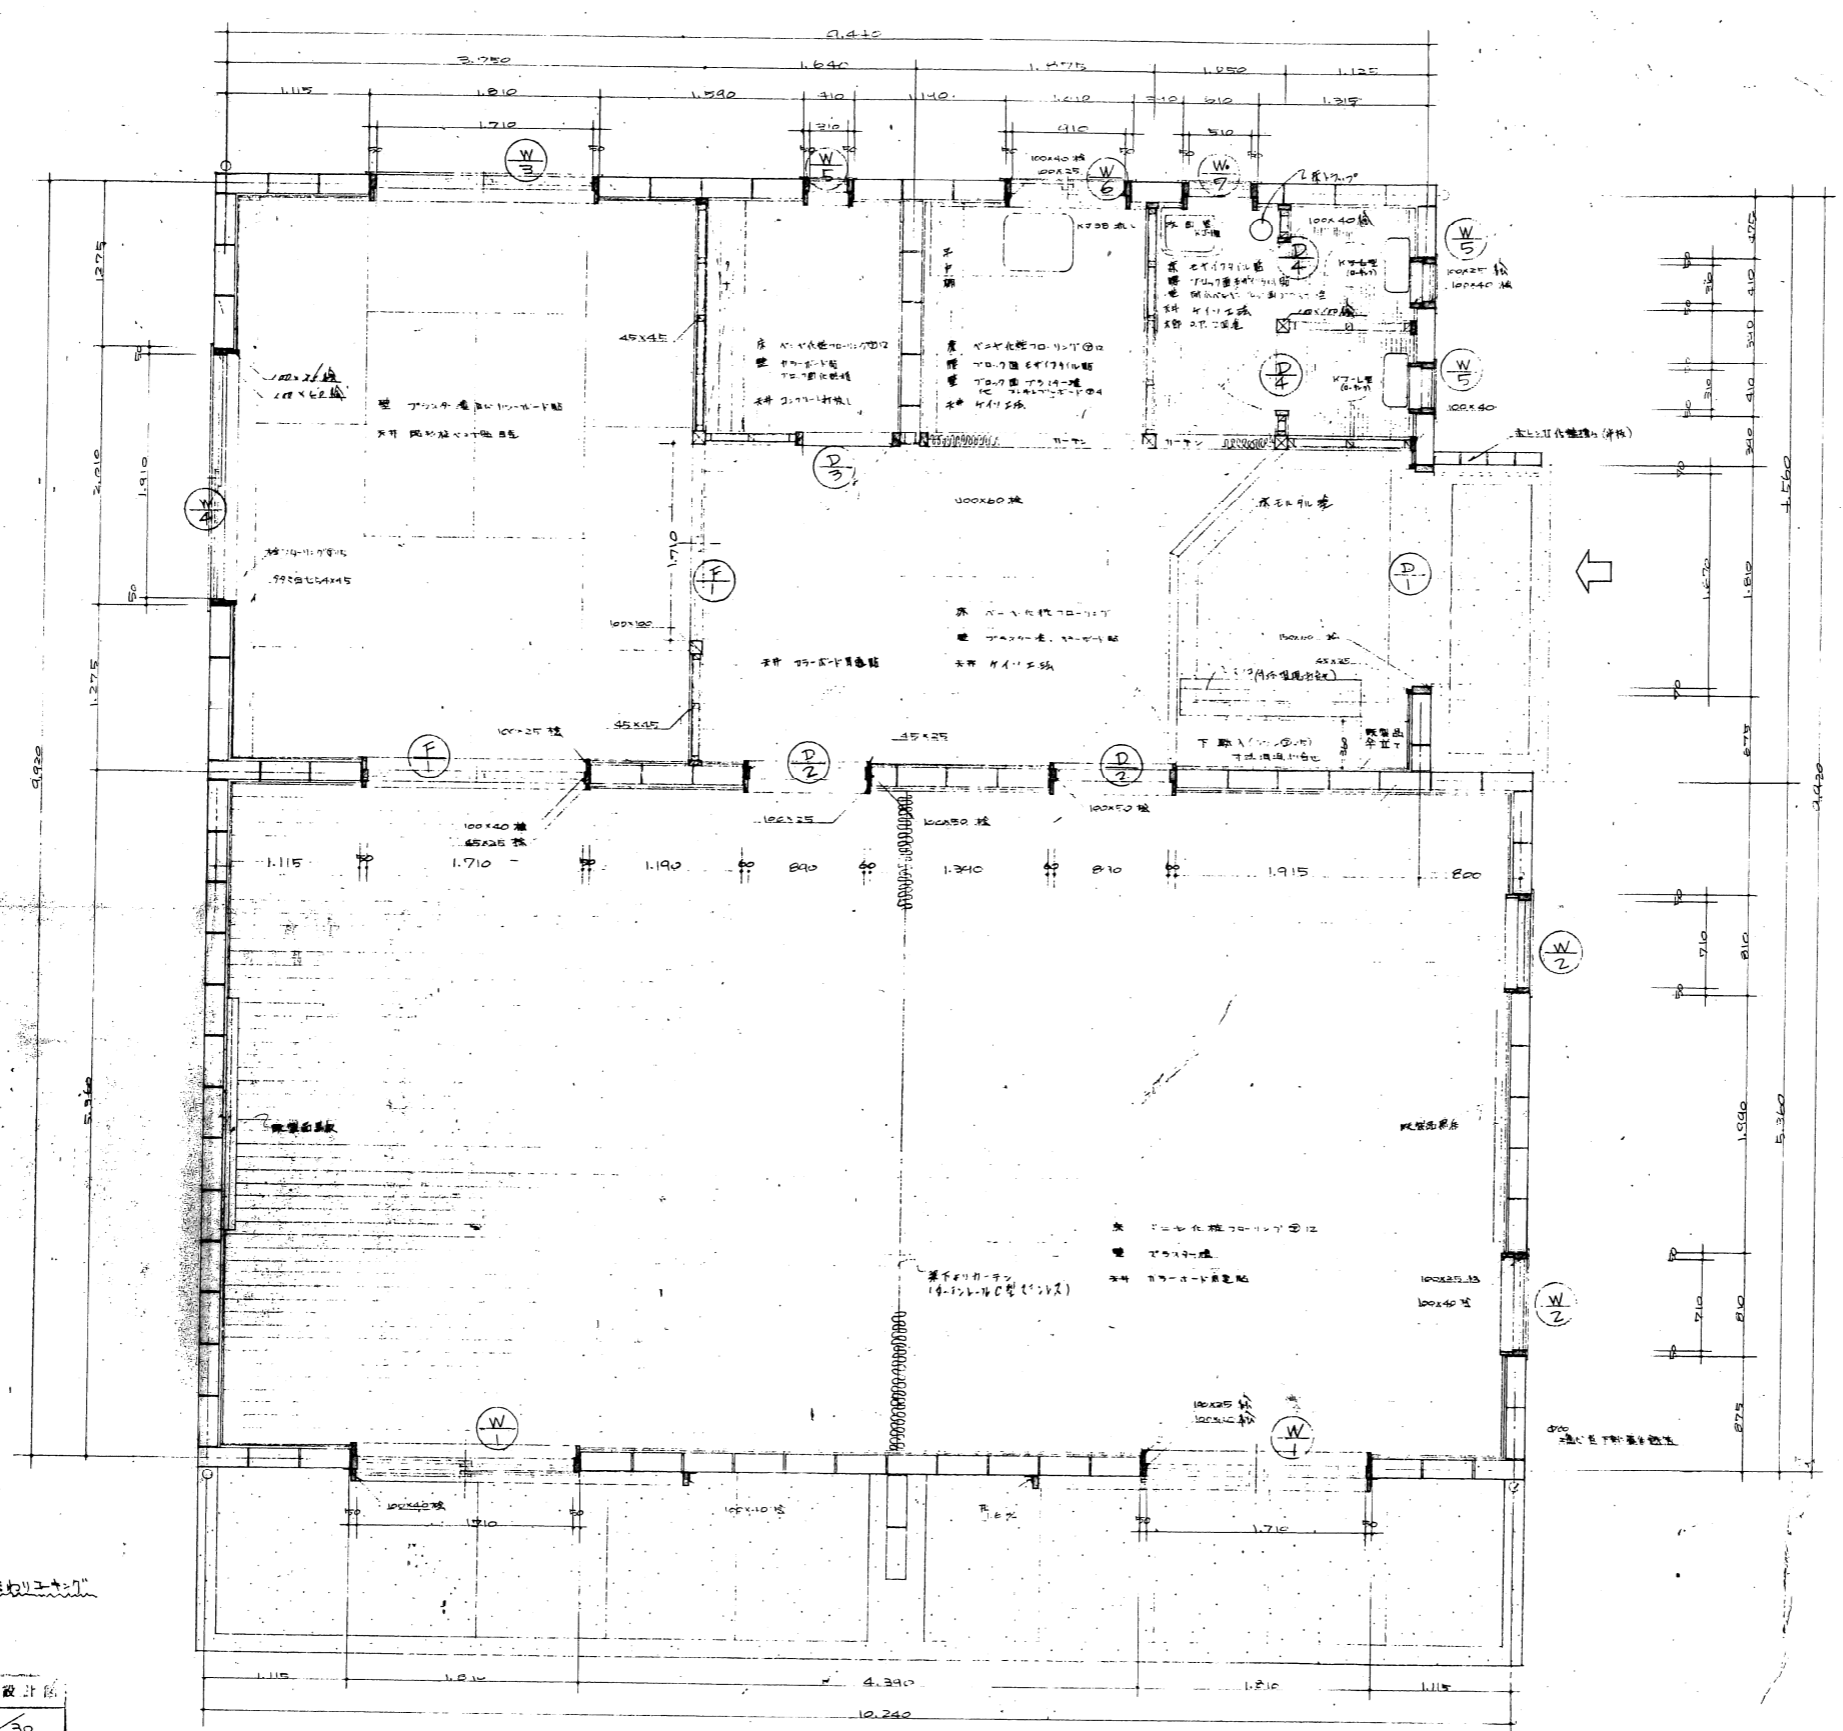

設計者 山本 浩二

建築師事務所 山本浩二

型式名称	野並団地 集会所	設計者	山本 浩二
図面名称	平面詳細図	縮尺	1/30
図面番号	2	日付	昭和42.7.
設計	愛知県建築部住宅建設課		