


25M			26M			27M		
本数	上派	下派	本数	上派	下派	本数	上派	下派
16	12M	13M	9	12M	14M			
16	12M	13M	9	12M	14M			
16	12M	13M	9	12M	14M			
16	12M	13M	17	12M	14M			
18	12M	13M	18	12M	14M	19	12M	15M
82			62			19		

	8M	9M	10M	11M	12M	13M	14M	15M
上派	148		115		183			
下派	18	34	24	8	56	156	111	19

標目号	16M			17M			18M			19M			20M			21M			22M			23M			24M					
	本数	上派	下派	本数	上派	下派	本数	上派	下派	本数	上派	下派	本数	上派	下派	本数	上派	下派	本数	上派	下派	本数	上派	下派	本数	上派	下派			
1-1	9	8M	8M	8	8M	9M	8	8M	10M				8	8M	12M	8	8M	13M	8	10M	12M	8	10M	13M	8	10M	14M			
1-2	9	8M	8M	8	8M	9M	8	8M	10M				8	8M	12M	8	8M	13M	8	10M	12M	8	10M	13M	8	10M	14M			
1-3				9	8M	9M	8	8M	10M				8	8M	12M	8	8M	13M	8	10M	12M	8	10M	13M	8	10M	14M			
1-4				9	8M	9M				8	8M	11M	8	8M	12M	8	8M	13M												
1-5																								8	10M	13M	16	10M	14M	
合計	18			34			24			8			32			32			24			42			10	10M	13M	9	10M	14M

43-1107

名称	昭和の道路計画	設計
図名	排水計画	1/200
図番	9-1	昭和44.10
設計	昭和建設省建設院	

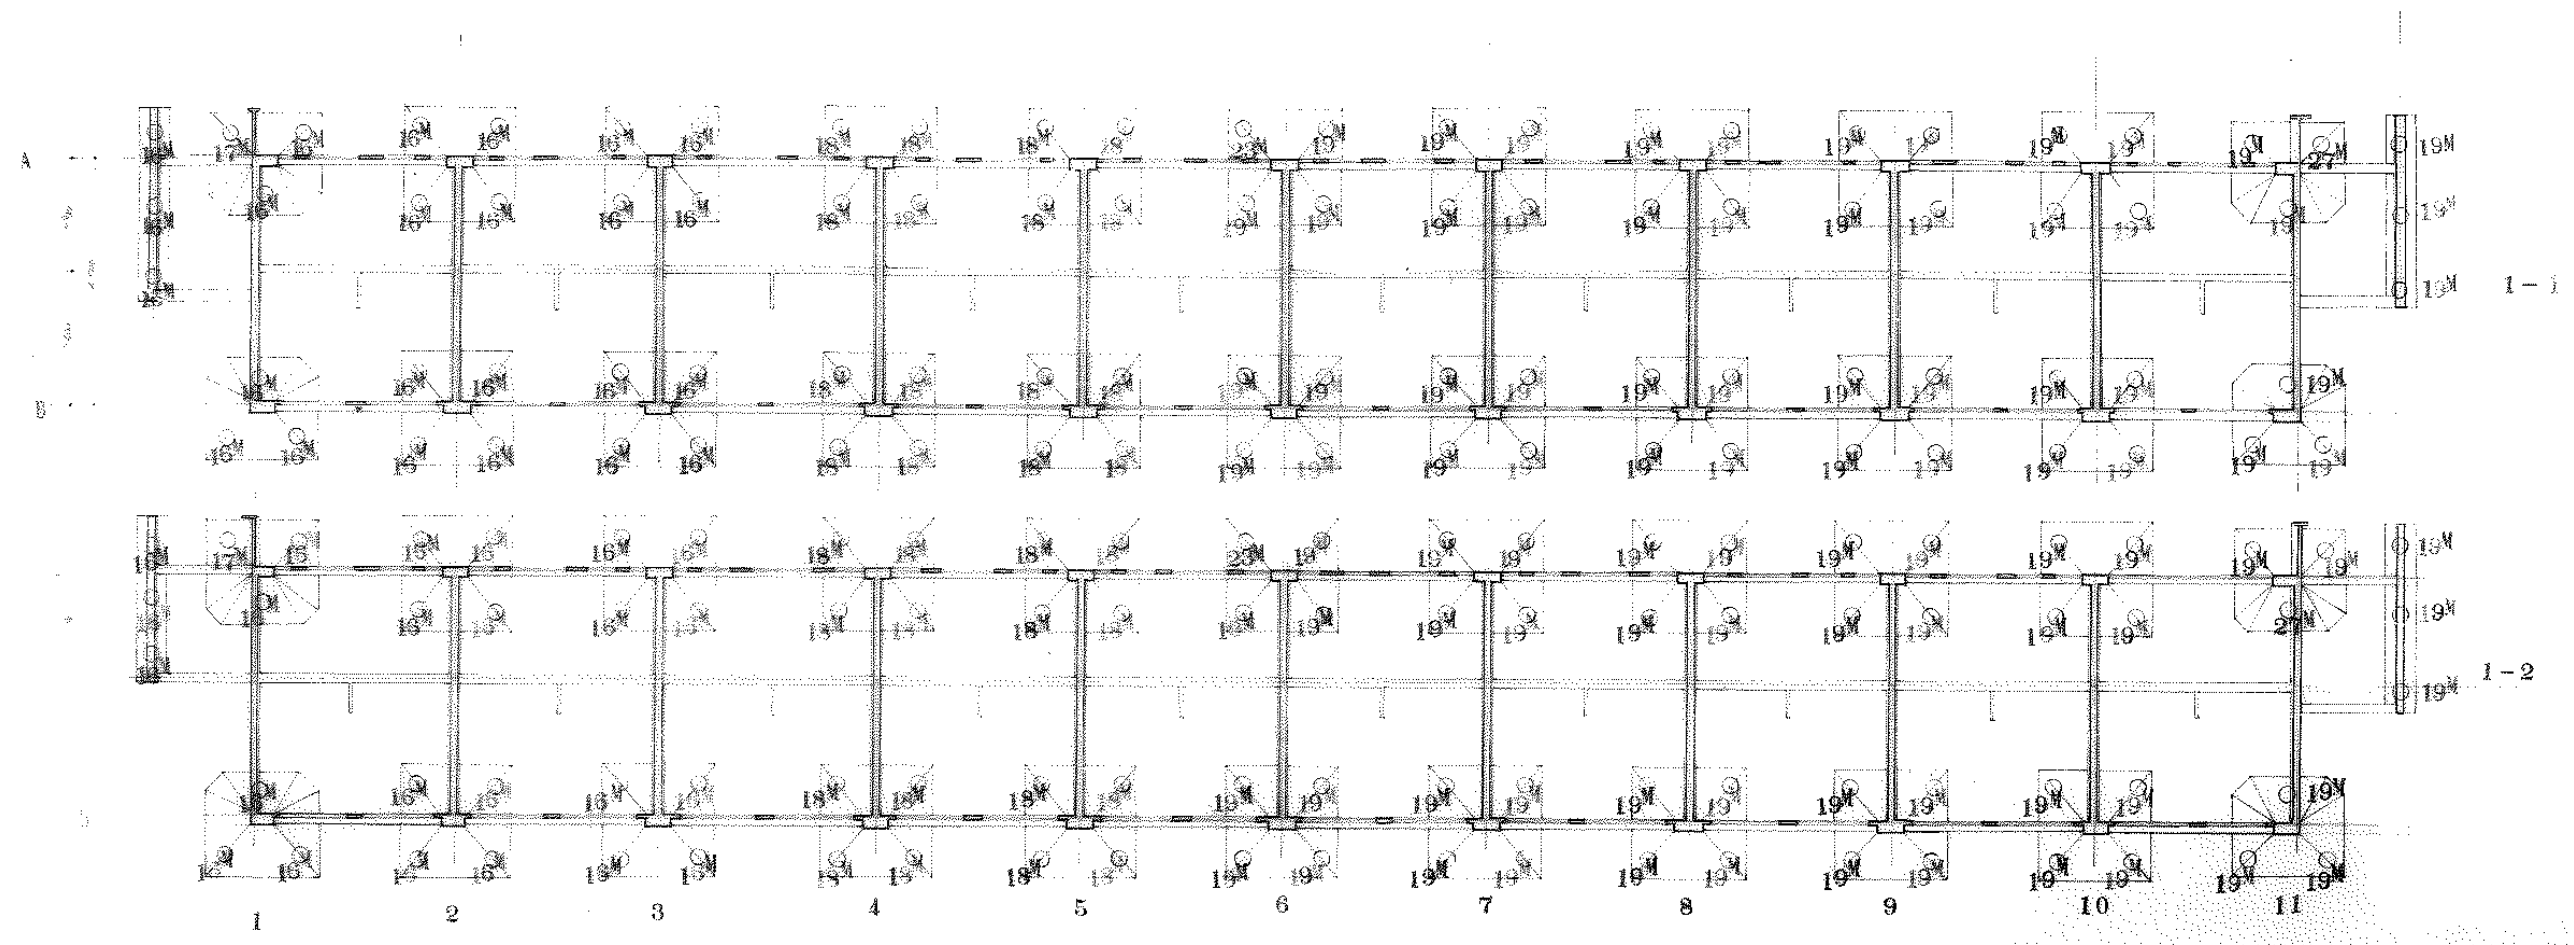


43-1108-1 (設計変更台)

名称	新築住宅 68-44 2DK-1 変更	設計図
図面名称	柱打図	1/100
図面番号	変更設計図 (112)	02-44-1
設計	友和建築部住宅建設課	

1-4


1-3

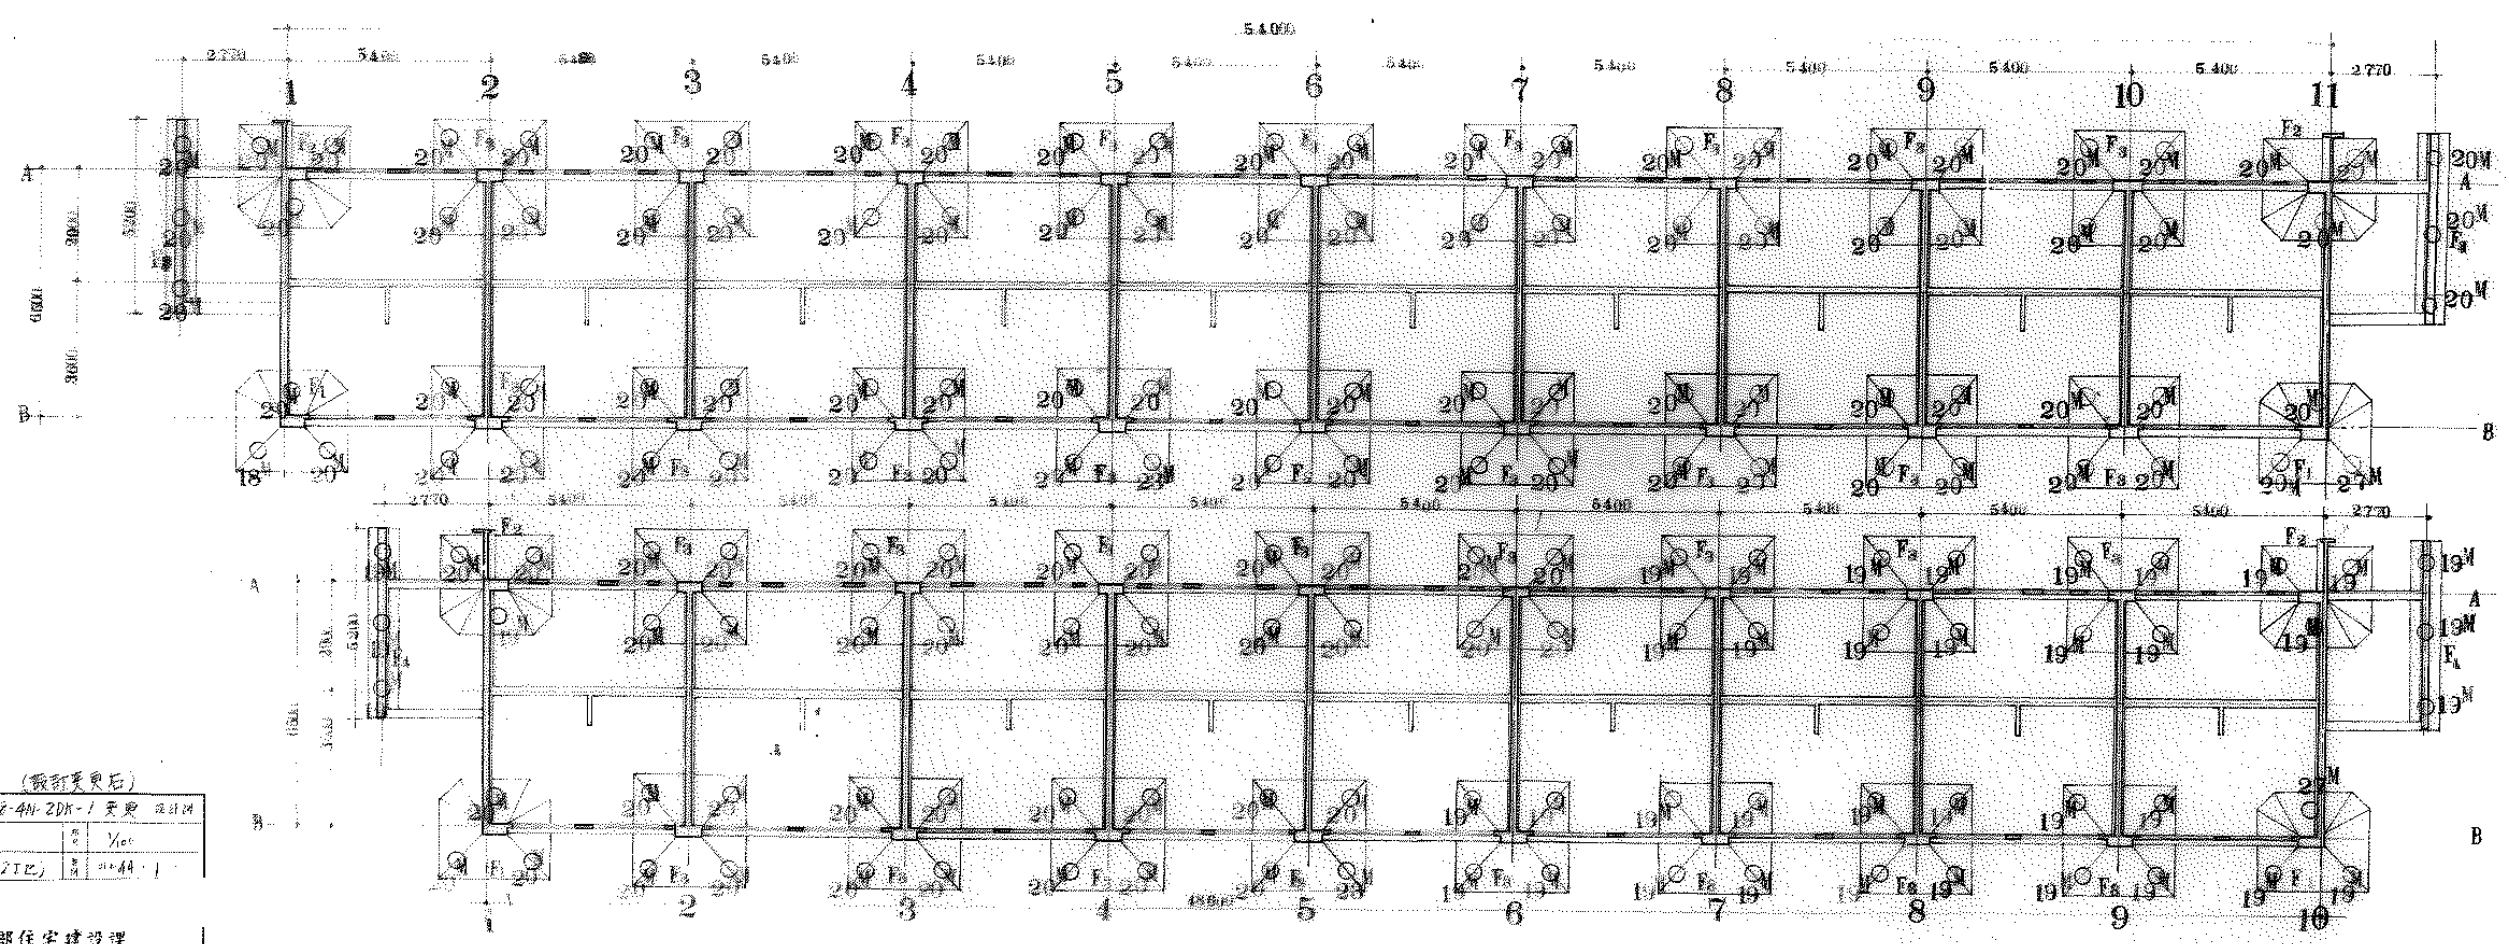

43-1118-2 (设计变更)


图名	烟台港前港区 43-4N-ZDK-1 变更 设计图
比例	1:100
设计	张明
审核	李
日期	2011.11

设计 烟台港前港区住宅建设课

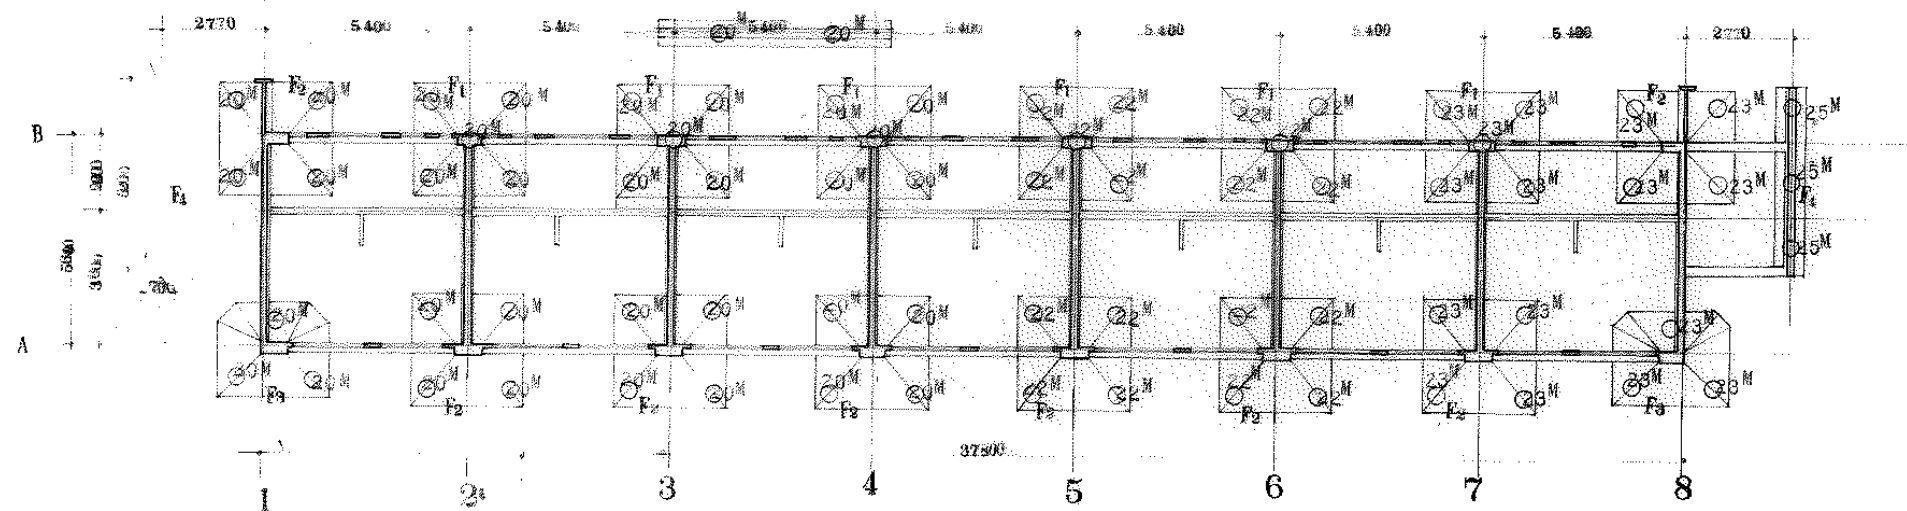

43-1109-1 (設計変更)

名	# 附屬建築 南園地 18-5A-2F-2 変更 設計	
図面名称	打ち図	5/100
図面番号	設計図 1/2 (3丁目)	00-98-1
設計	愛知県建築部住宅建設課	






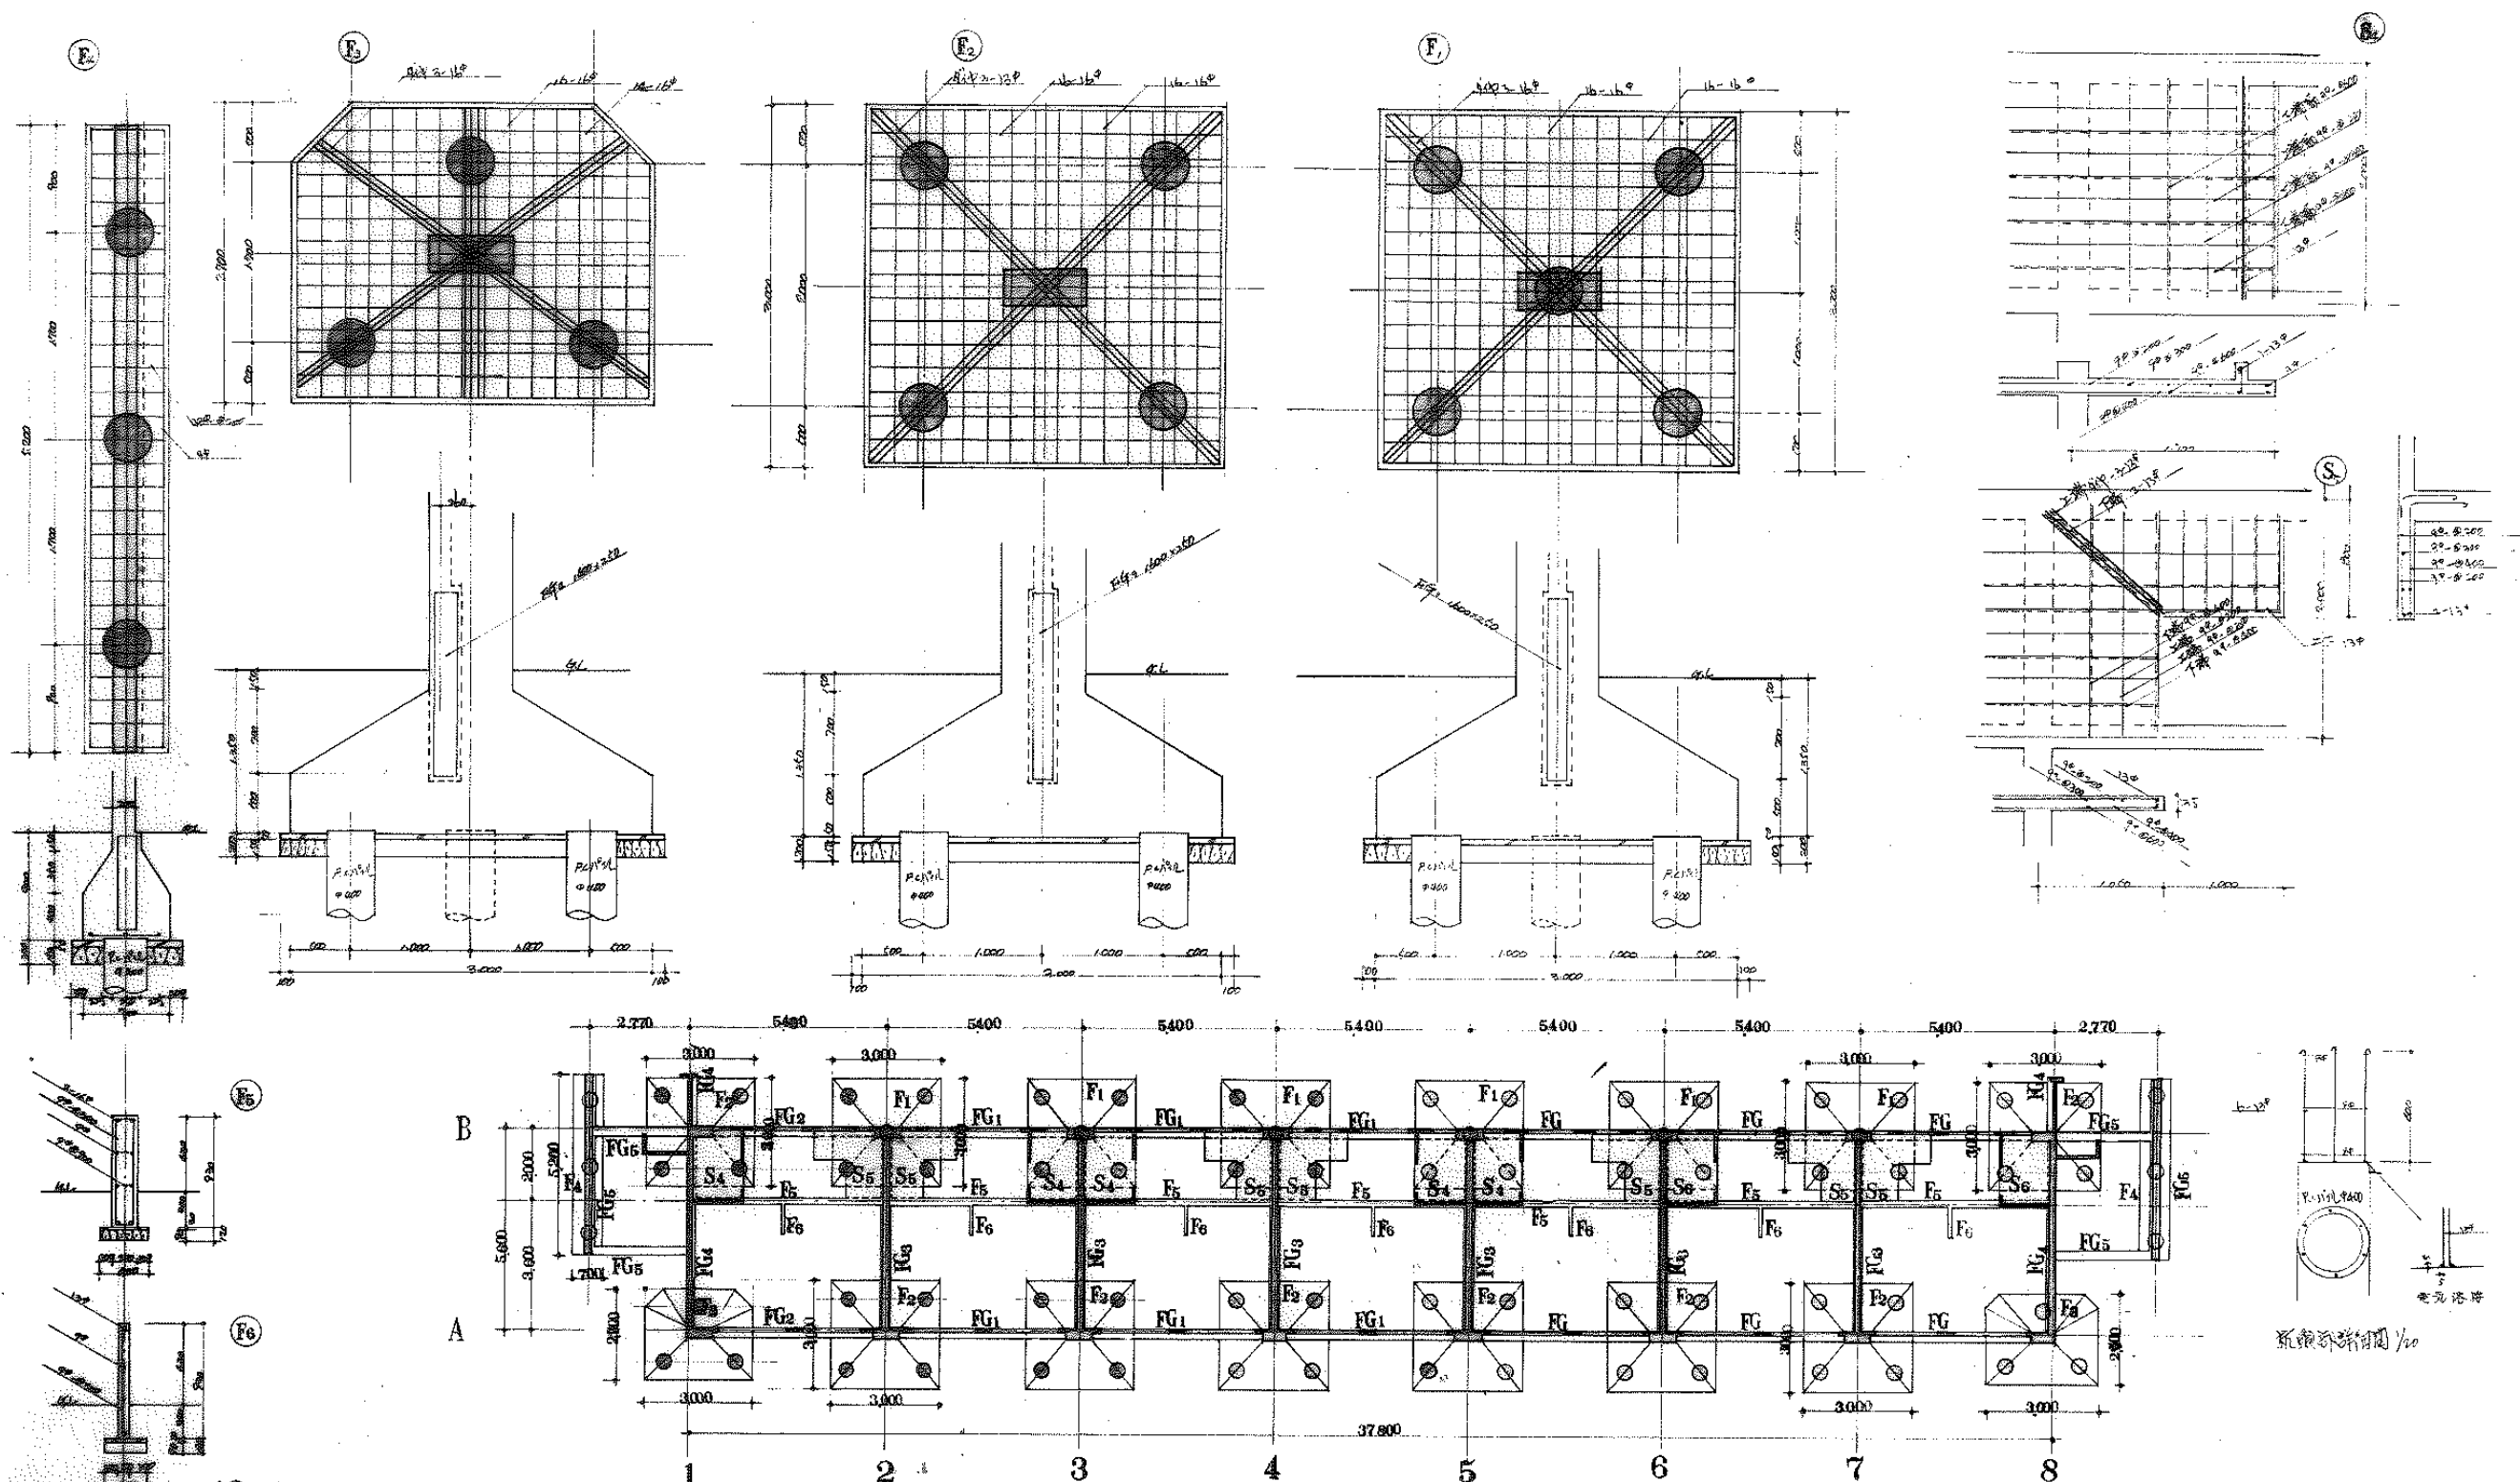


43-1109


图名	附零件图 68-SN-21-2 (零件)	设计
图号	零件及打图	1/100
图号	9-2	10-10-9
设计	设计部 设计部 设计部	

FG 1211-1109 2400
30% scale

系表系表图 1/100

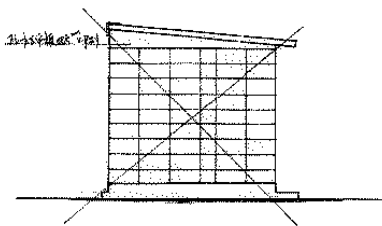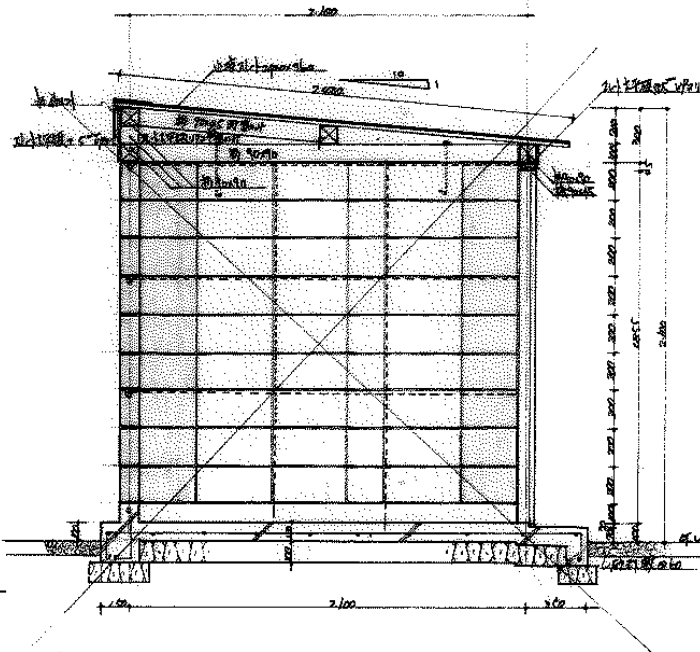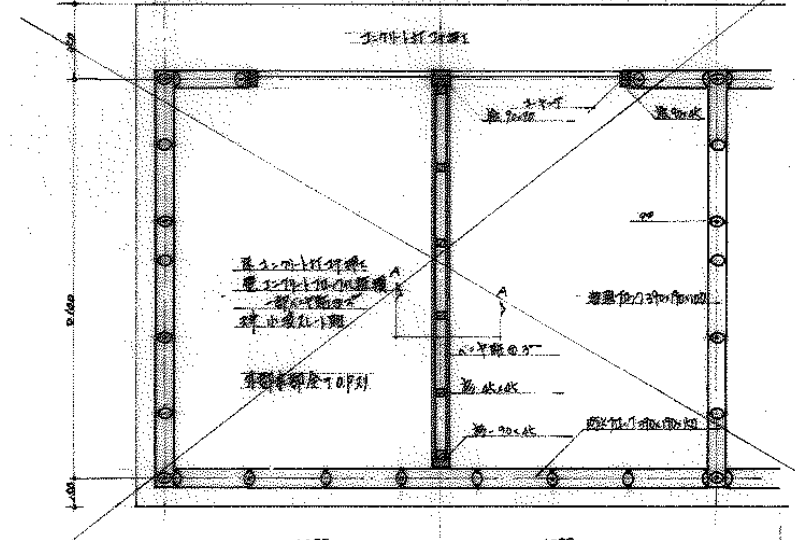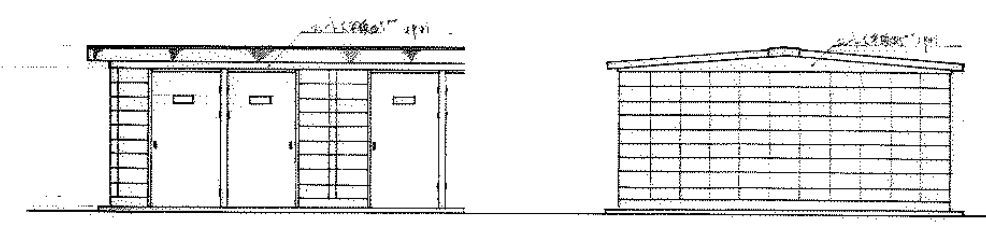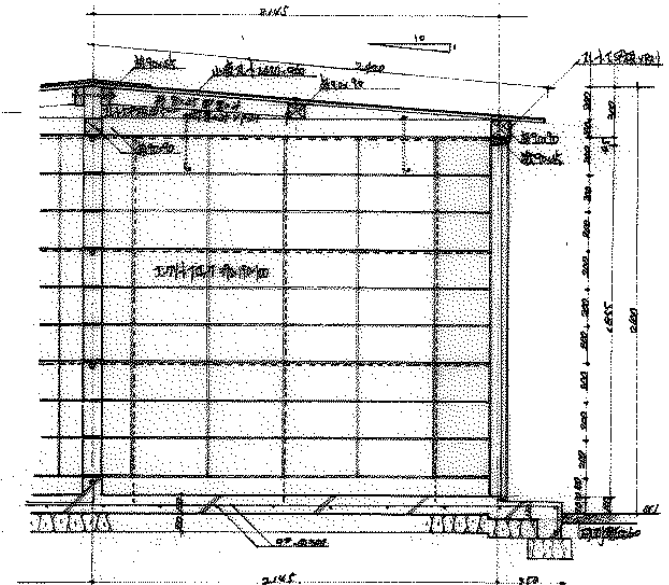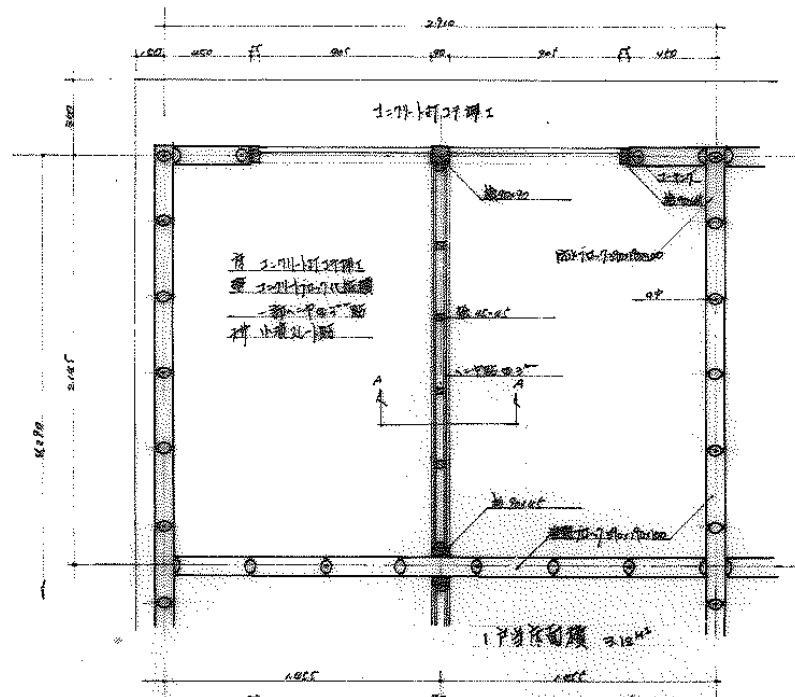

门窗五金
 铝合金窗框 100
 铝合金窗扇 110
 铝合金窗棂 110
 铝合金窗纱 110
 五金 20

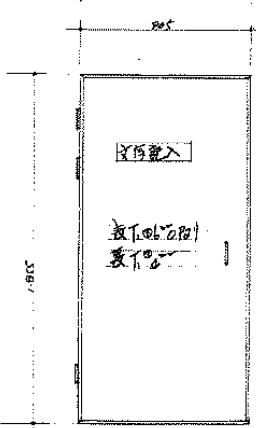

工式	中	中	中
工式	排数	排数	排数
1	4	20	
2	4	76	
3	1	34	1
新	5	171	




此表仅供参考

1000x1000x1000


注
 1. 所有门窗均为铝合金
 2. 五金配件均用90
 3. 本工程所有门窗均为断桥铝合金
 4. 所有门窗均按国家标准

43-1110


工程名称	铝合金门窗工程	设计	张	1/1
图号	15	日期	2000.09.15	
设计	夏加乐建筑装饰住宅设计部			

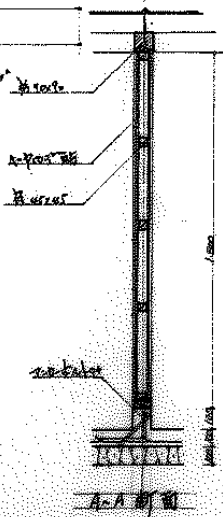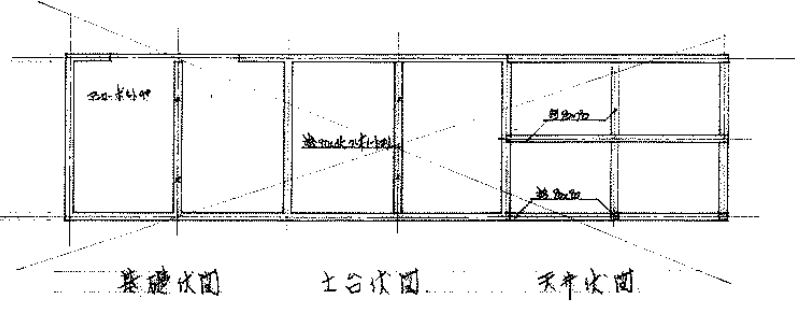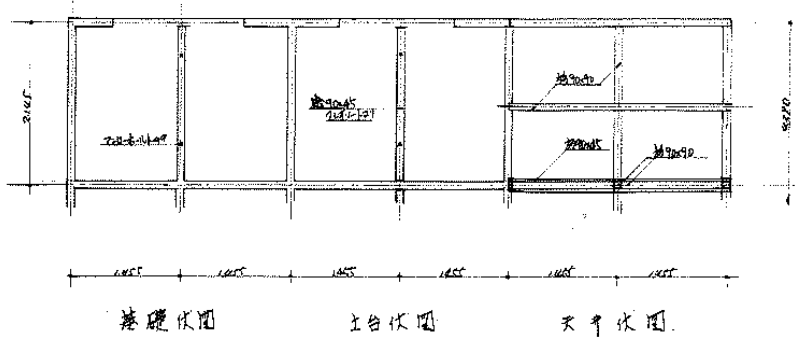


4連トランジ詳細図 1/20

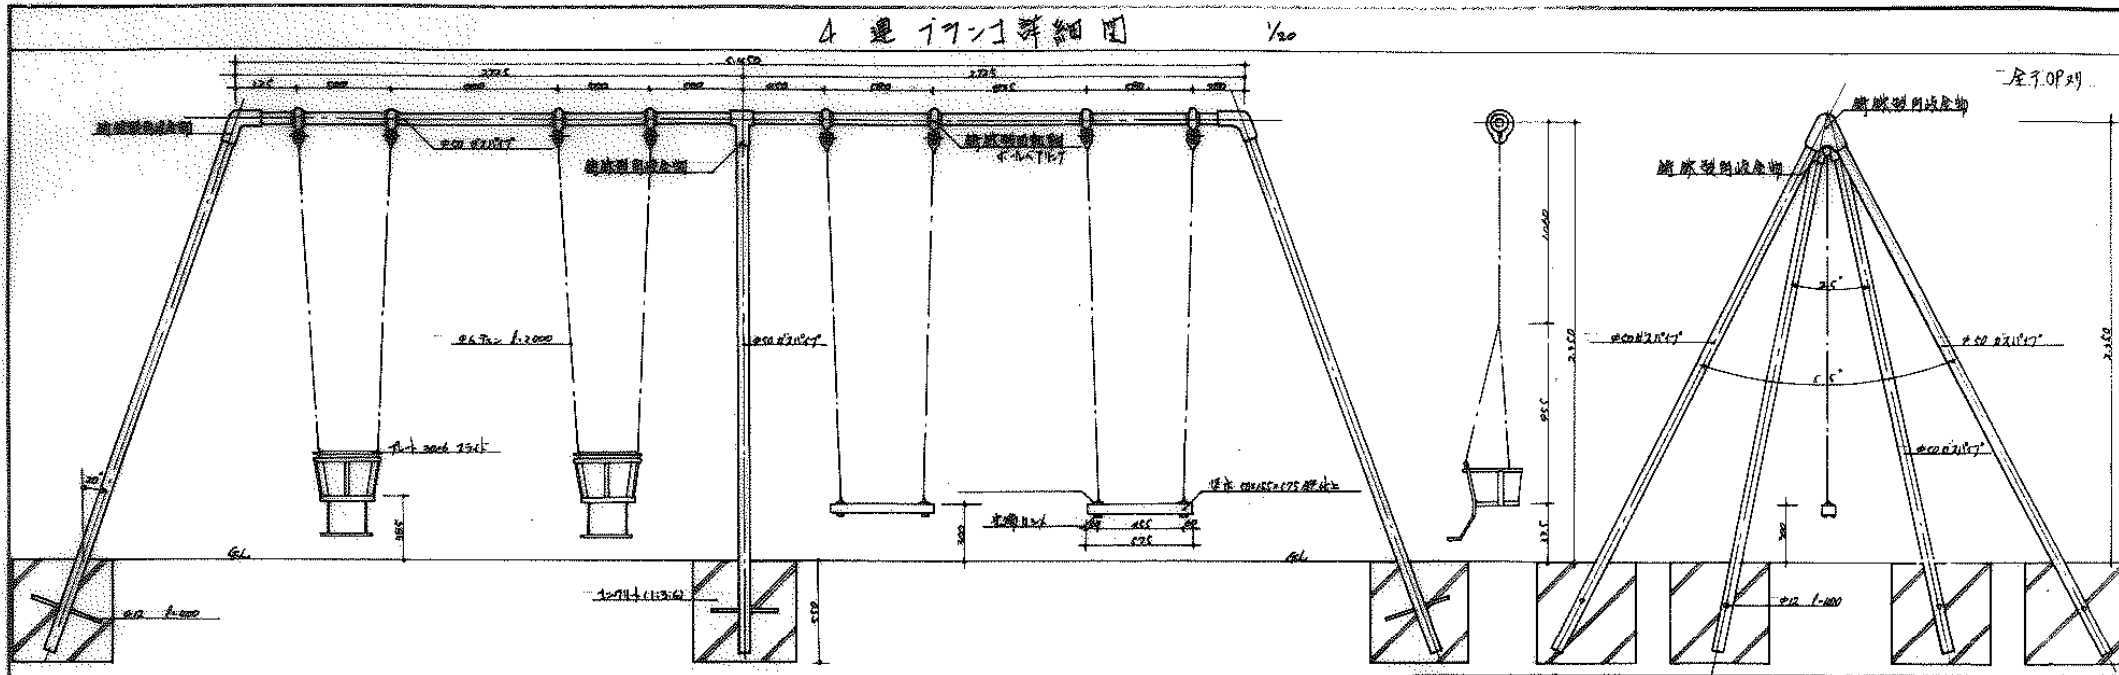



植付三脚型型支持詳細図 1/20

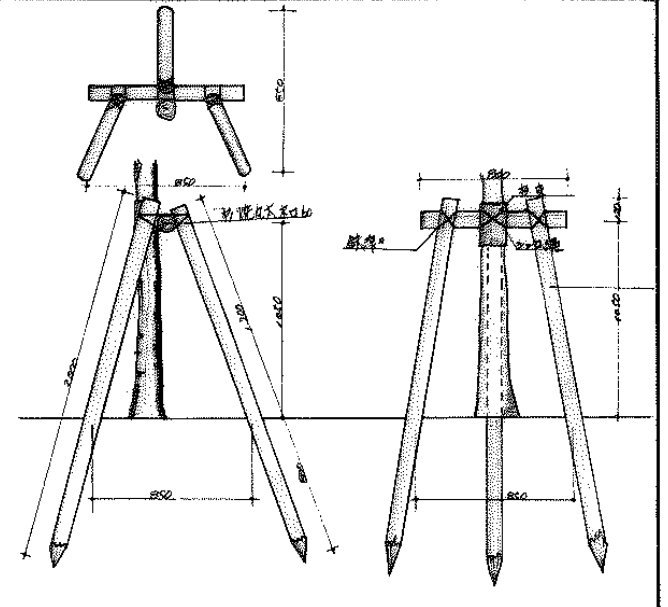


円型トランジ詳細図 1/20

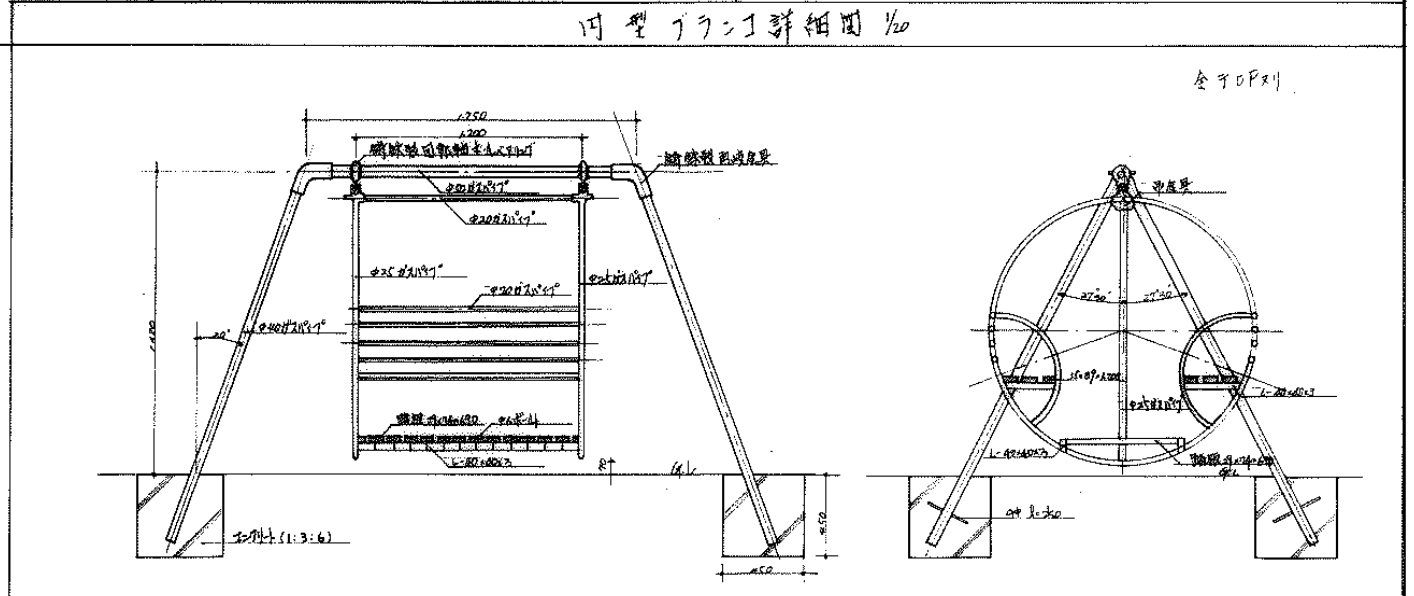


2連トランジ詳細図 1/20

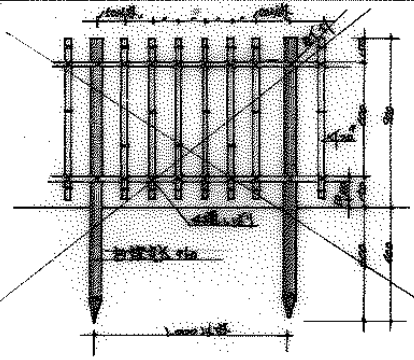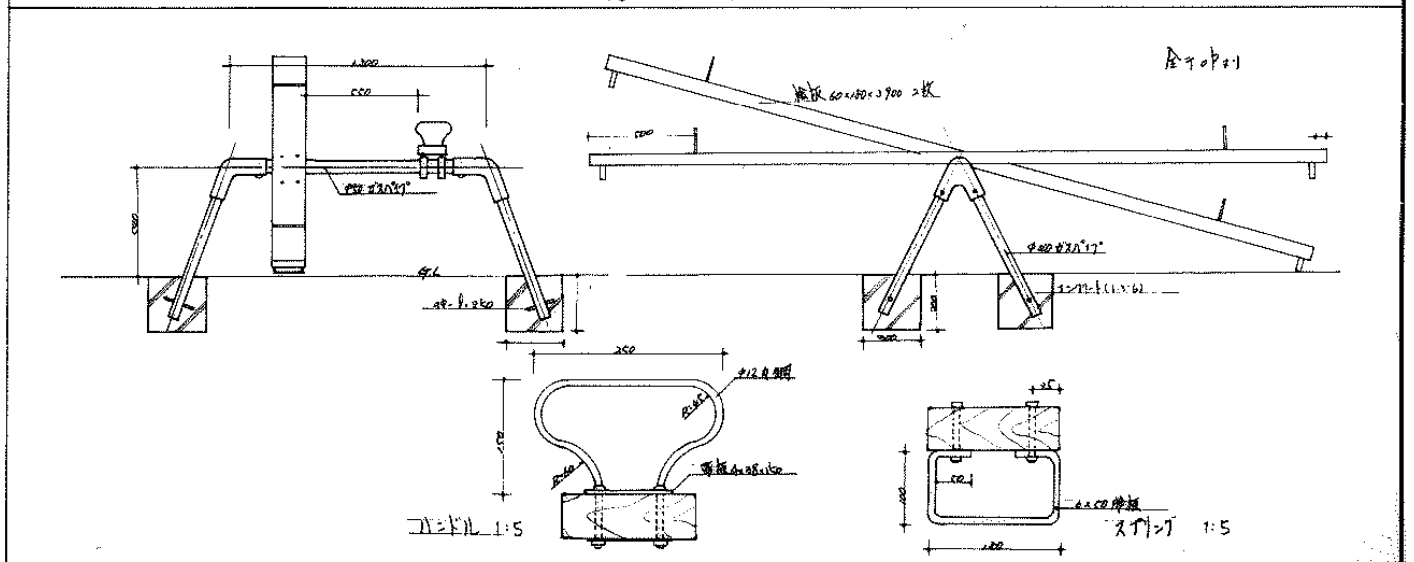


柱の補強詳細図 1/20

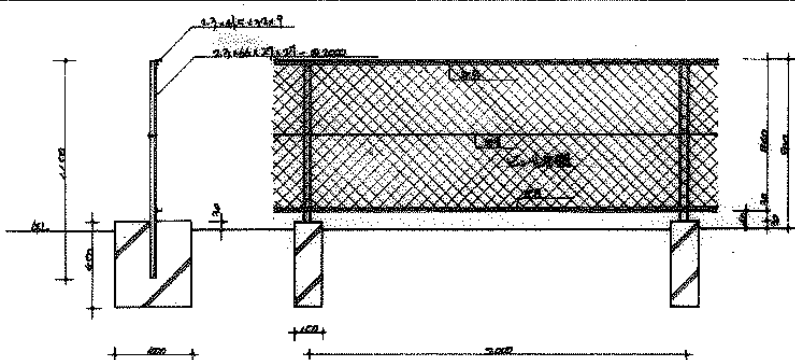

コンクリート詳細図 1/20

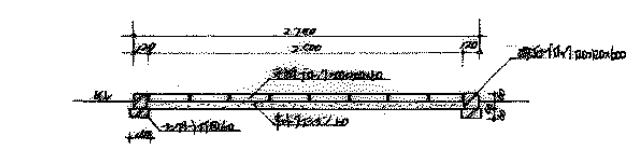


A-A 断面

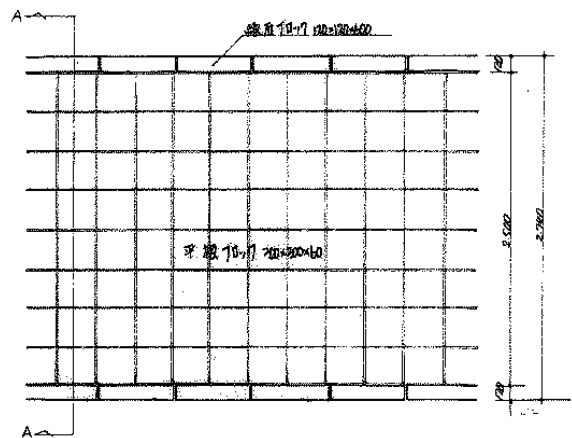

トランジ詳細図 1/20

43-1112

図番	昭和43年建築士法第16号	設計	16-2
設計	文知建築事務所建築設計課		

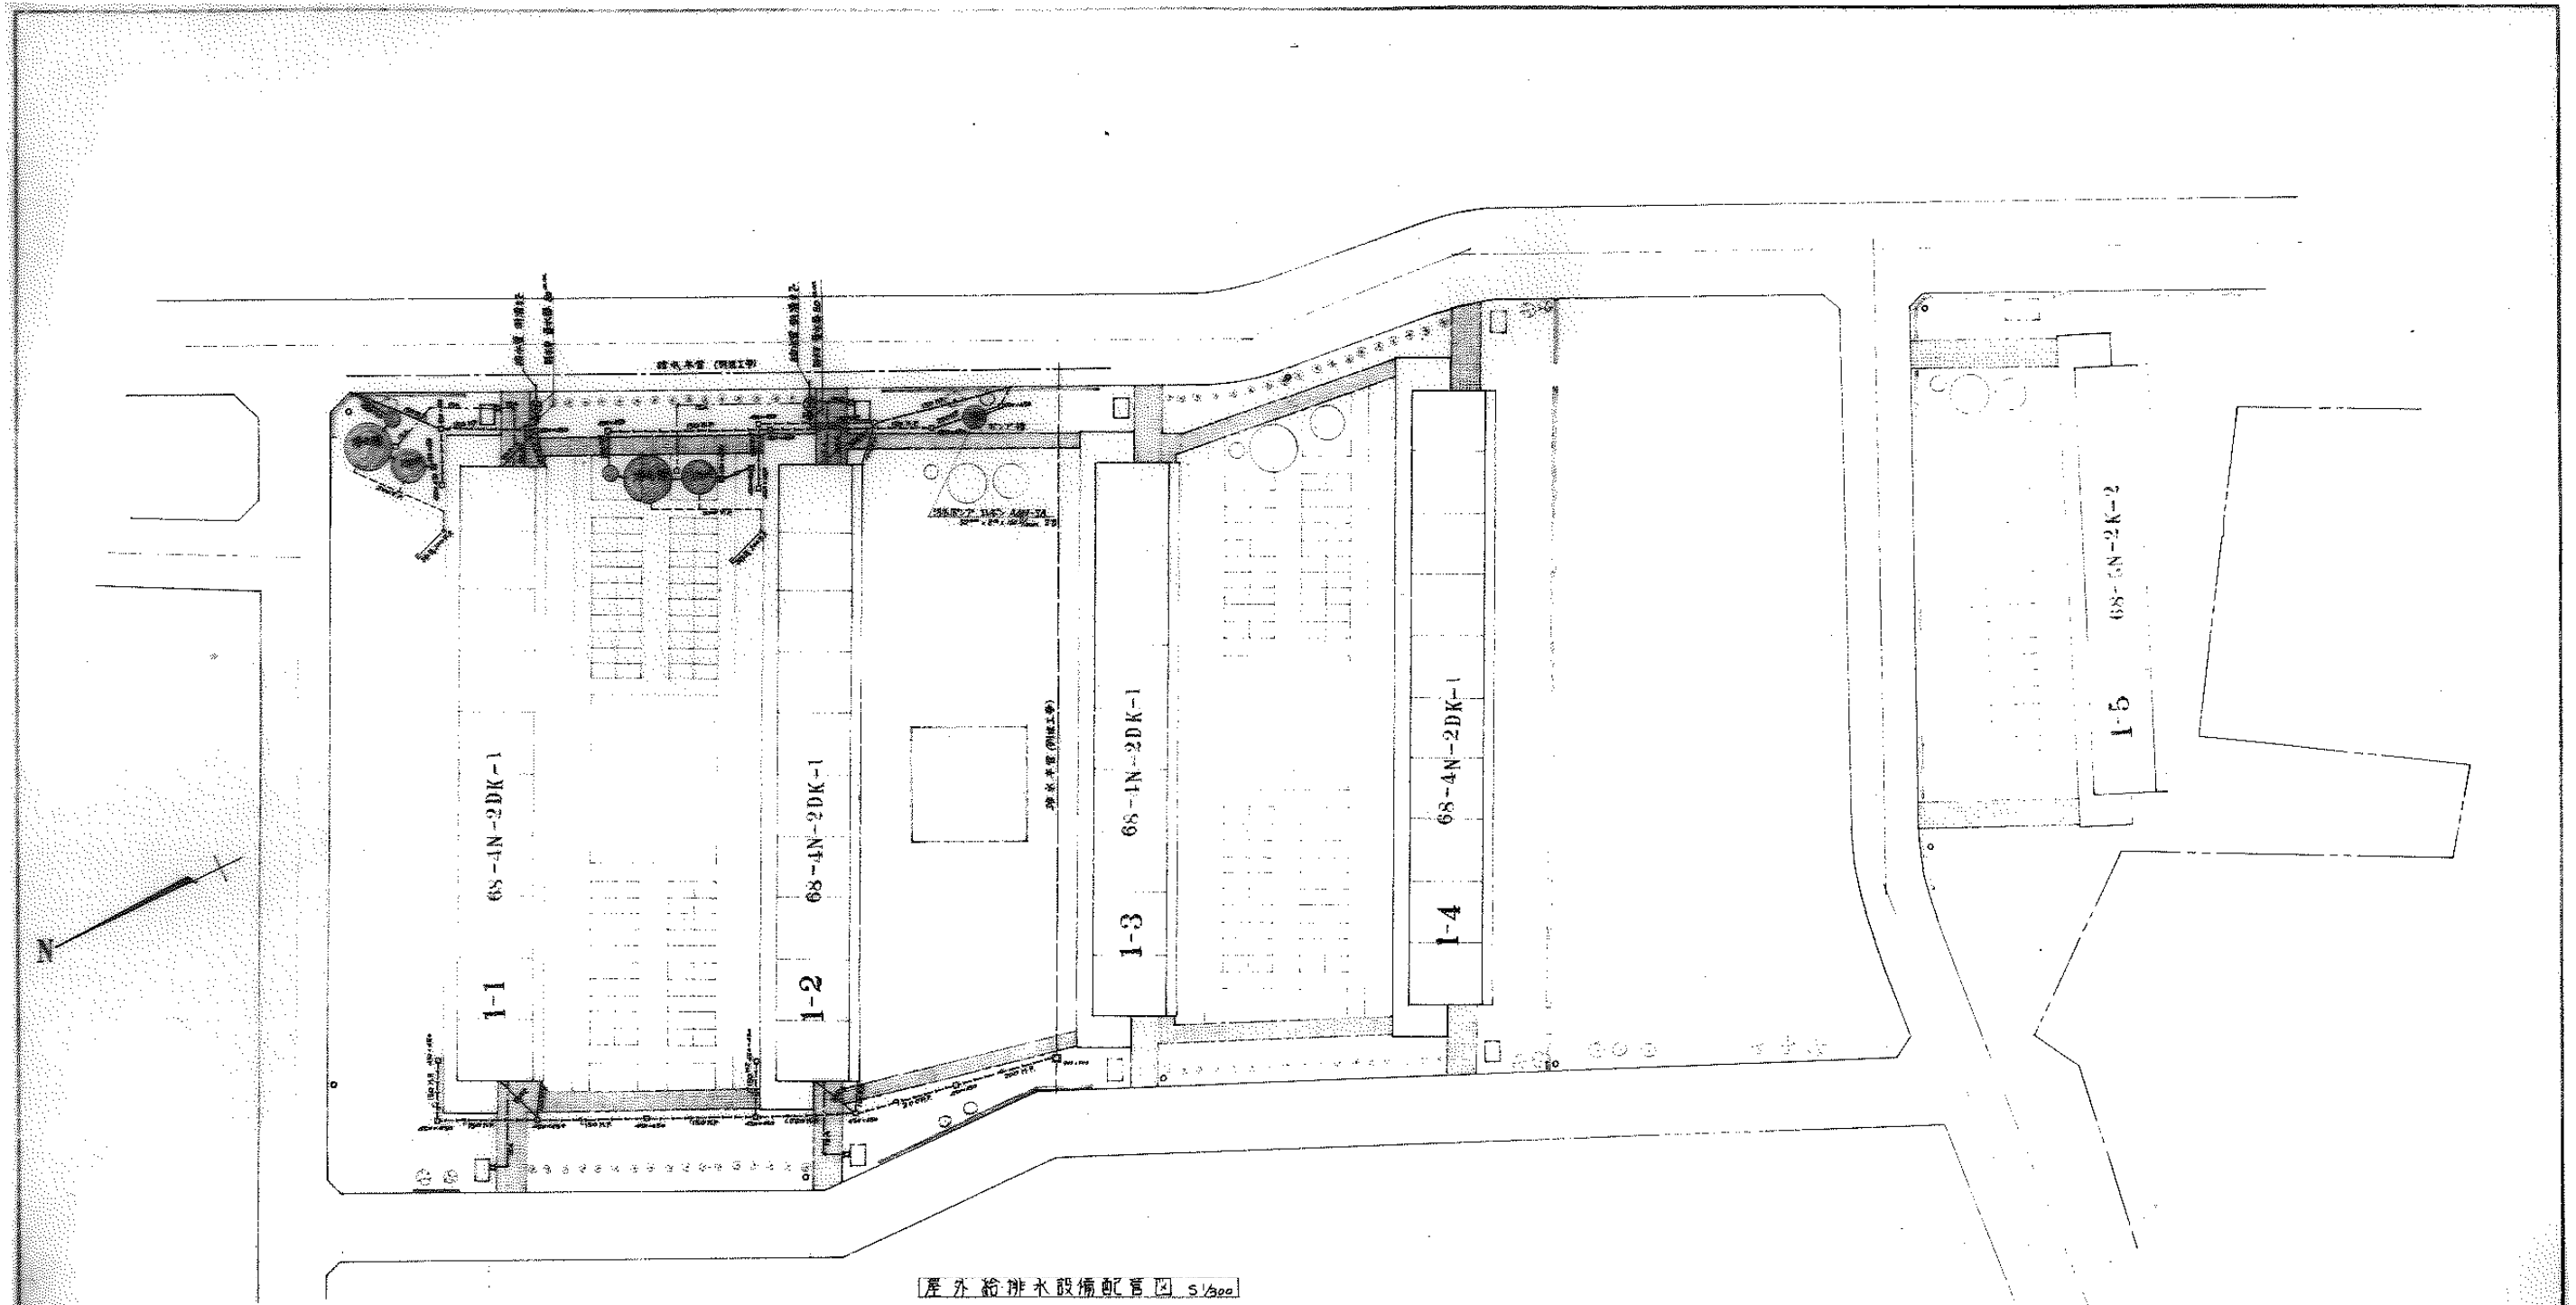


屋外給排水設備配管図 S/Apa

凡 例	
—●—	給水管 双鋼管φ150×4t
—○—	給水管 双鋼管φ100×3t
—□—	汚水管 双鋼管φ100×3t
—○—	雑排水管 双鋼管φ100×3t
—○—	雨水管
—○—	排水口
□	散水栓 花押埋設 Box共

43-1113

図名	屋外給排水設備配管図
図号	43-1113
縮尺	1/500
作成者	
承認者	

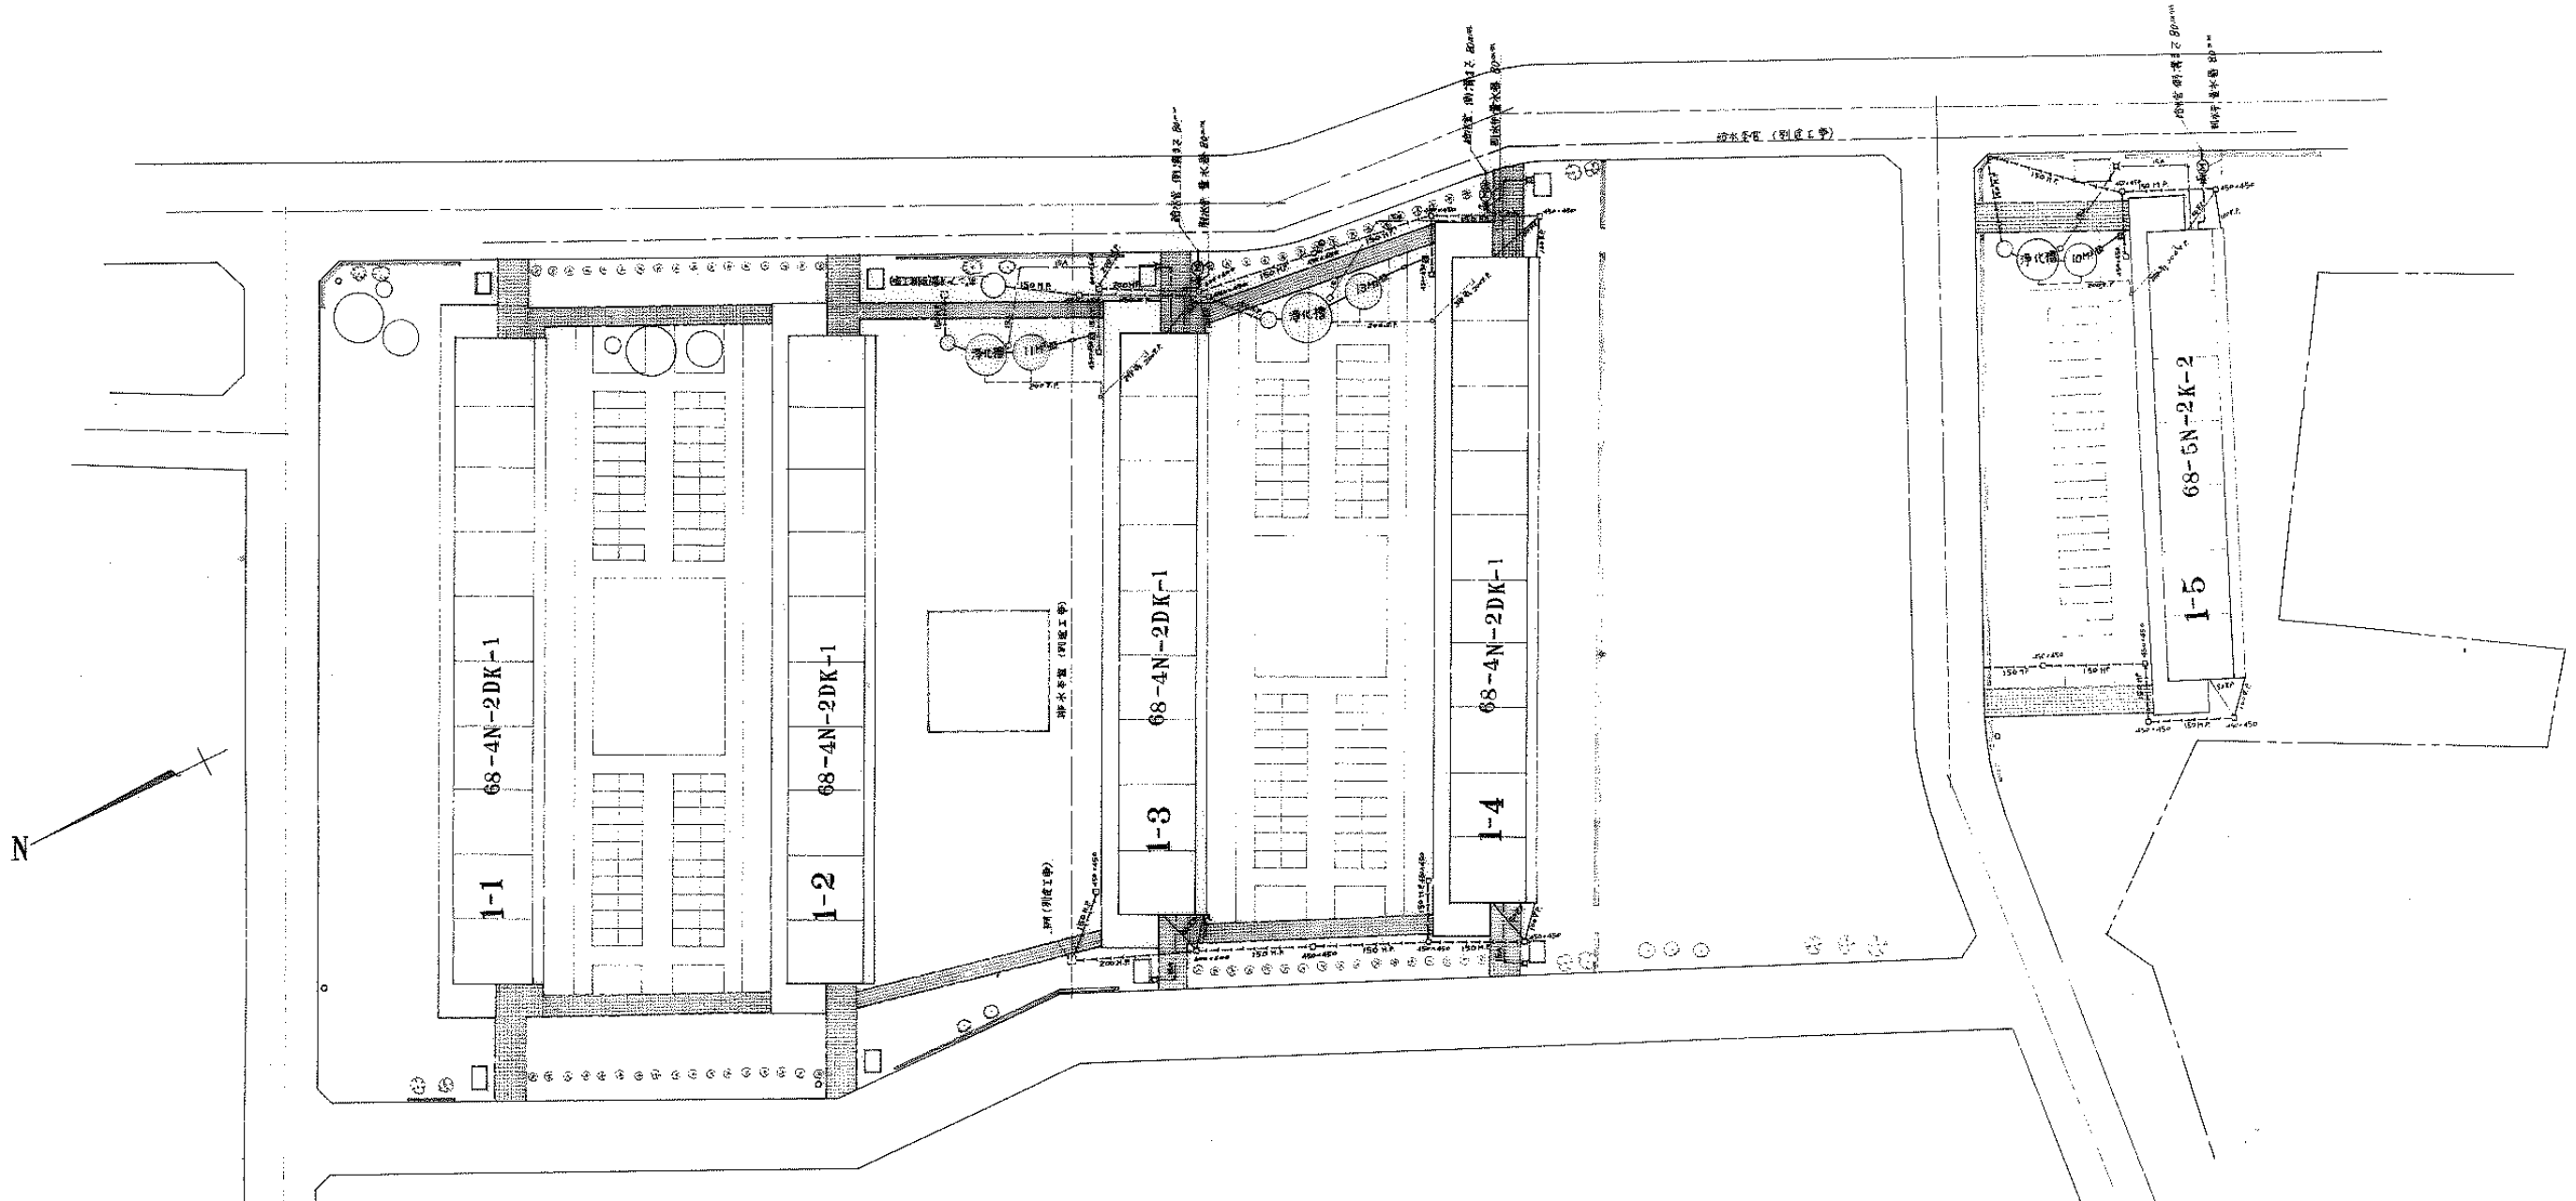


屋外給排水設備配管図 S 1/300


凡例	
—φ—	給水管 寸2鋼管φ15.6 3442
—φ—	ヒューム管 寸17寸付B型管
□	汚水用 6寸付 鋼製管 29
□	雑排水用 埋深深2150mm工
⊙	量水器
↑	排水弁
□	雨水用 埋深埋設 200mm

43-1114

名	附属別荘 浄水用地 給排水工事 2000
図面名称	屋外給排水図 (23工区) 1/300
図面番号	43-1114
設計	昭和興建築師住宅建築課

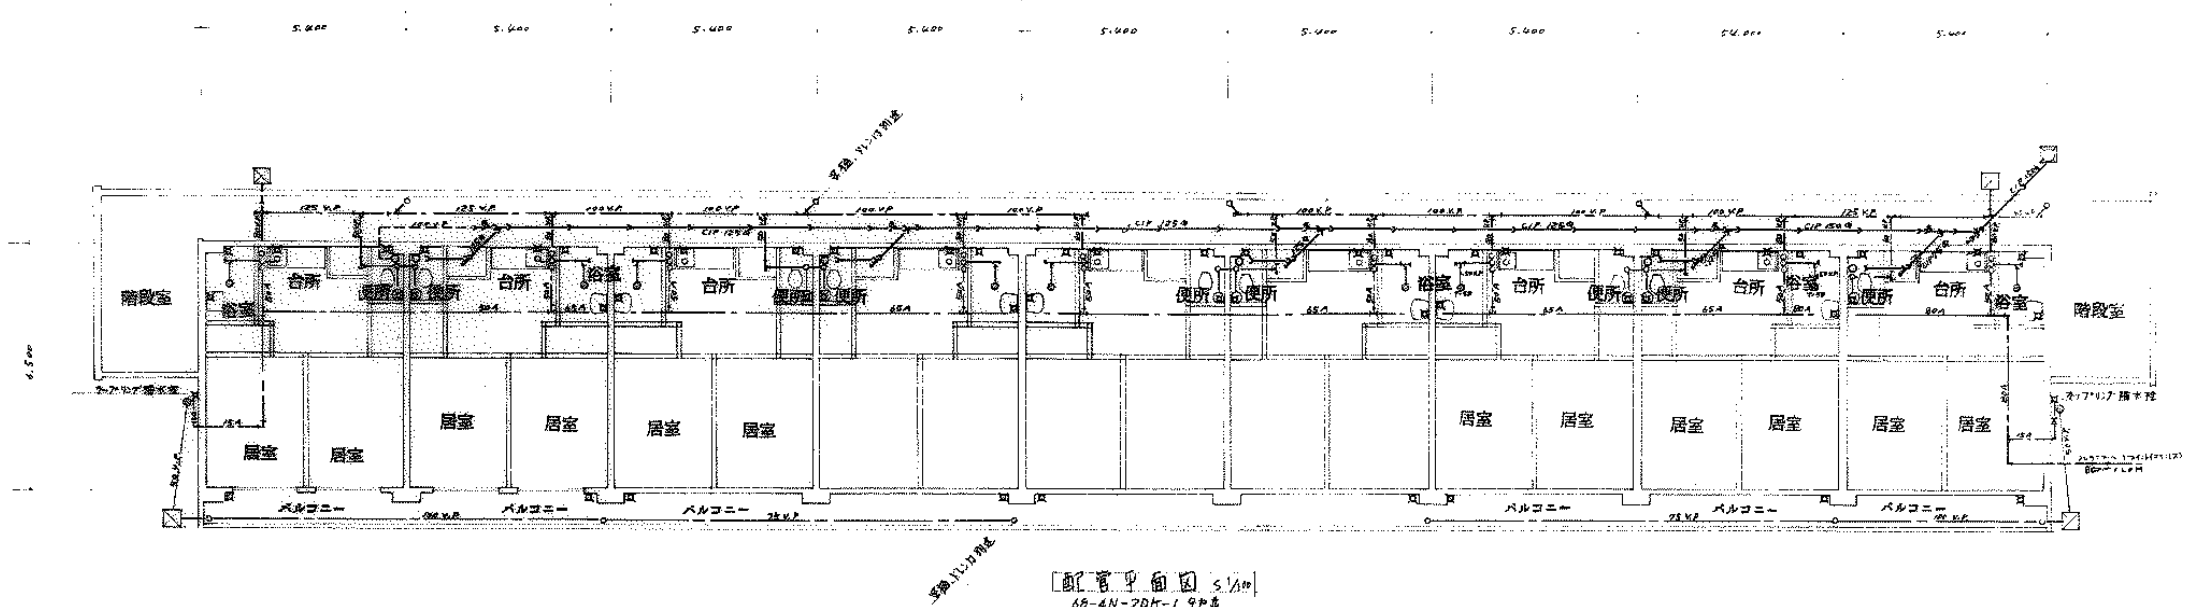


配管平面図 5/10
66-4N-2DK-1 9F並

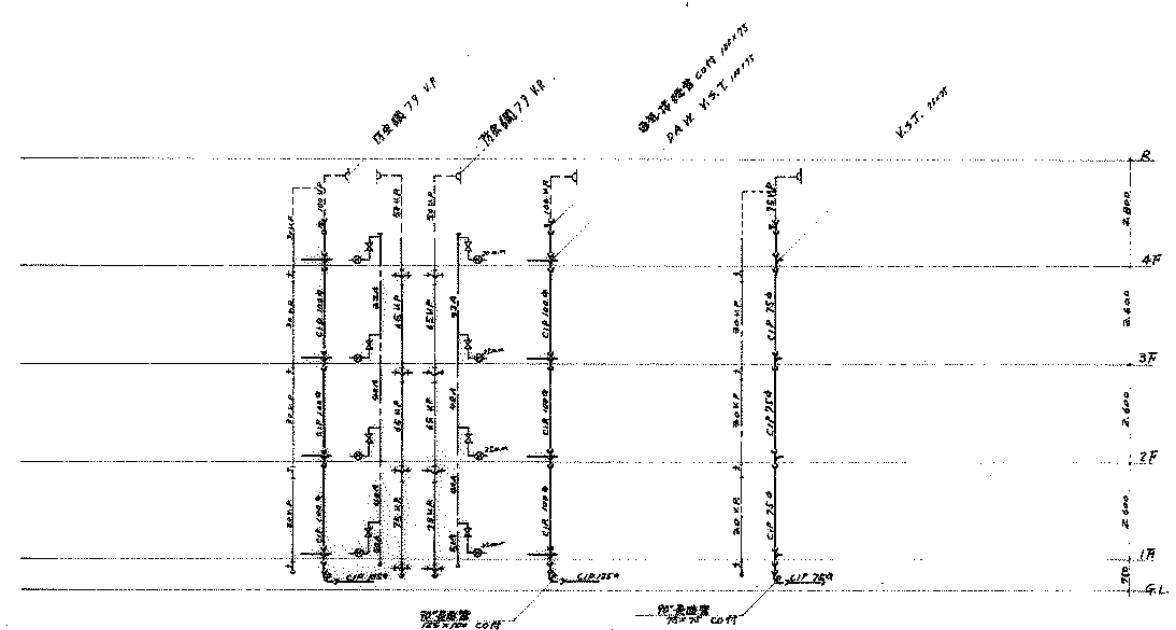


縦管系統図

43-1115


図名	配管平面図	配管系統図	設計者
図番	43-1115-1	43-1115-2	1/100
縮尺	1/100	1/100	1/100
設計	東京建築設計事務所		

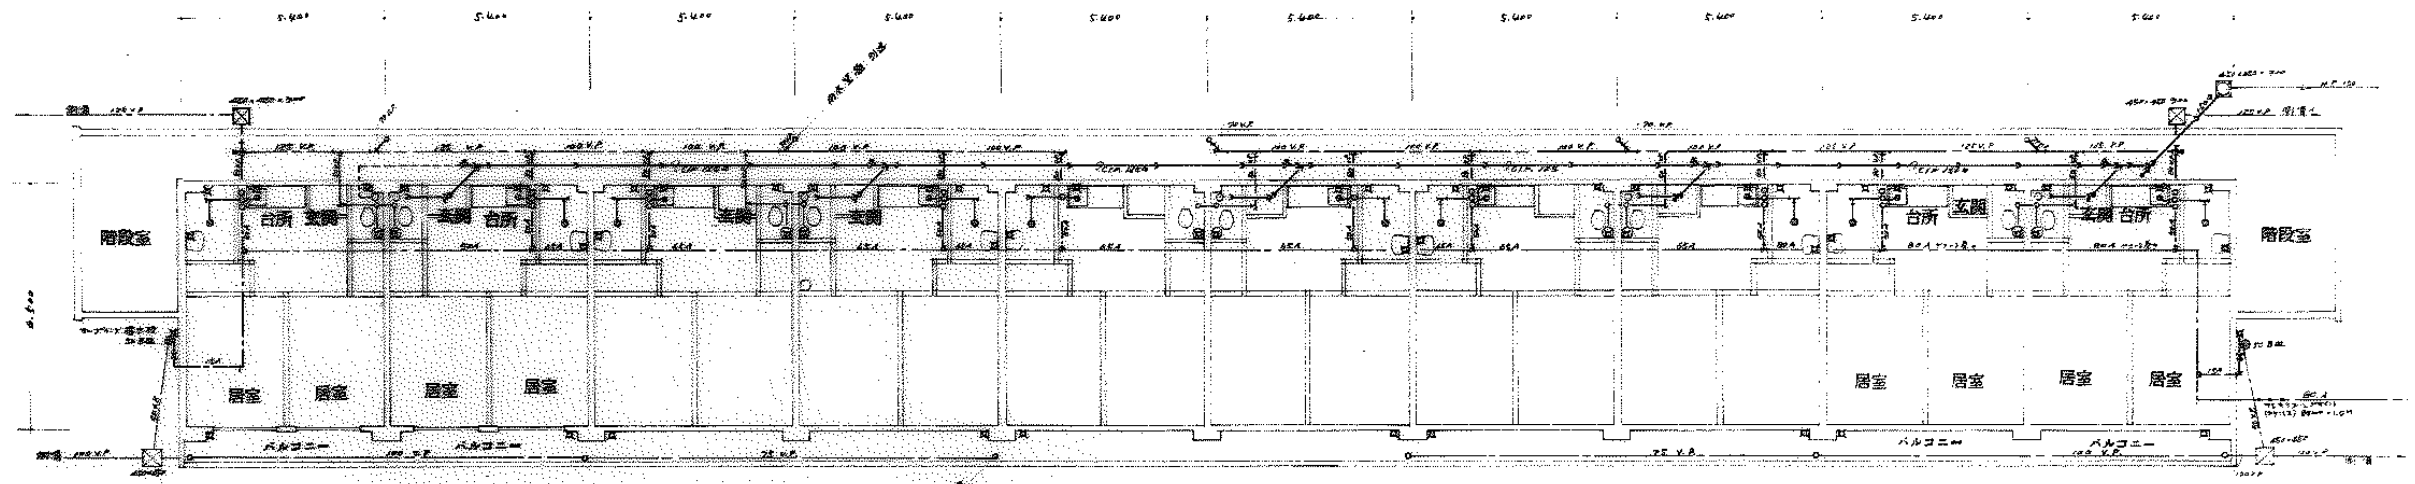

配管平面図 5/100
68-4N-2DK-1 10戸建

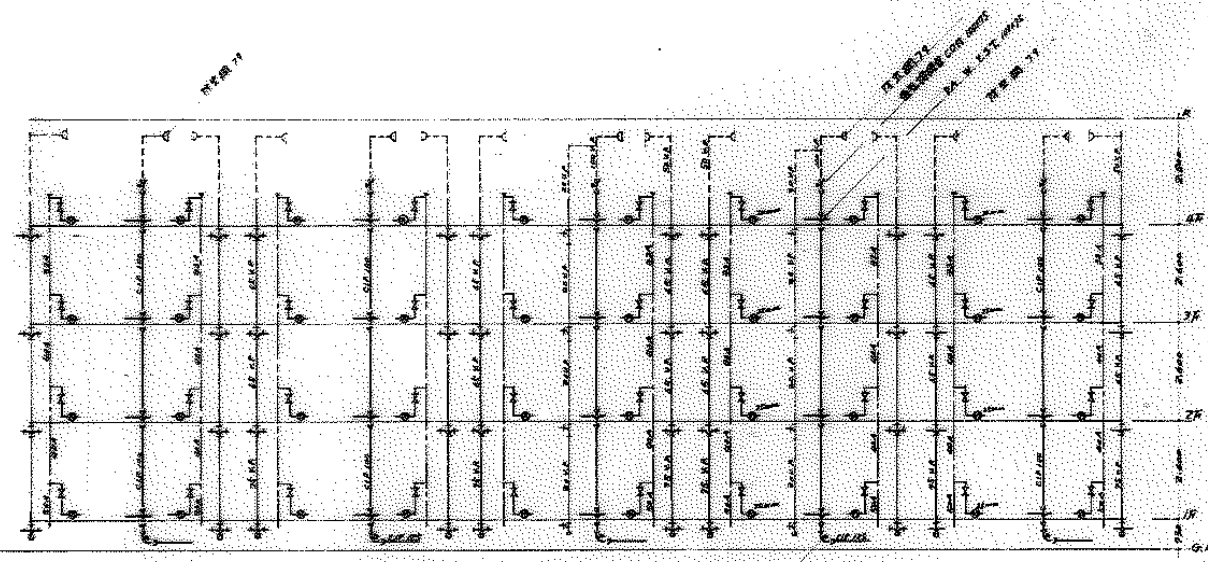

床敷図

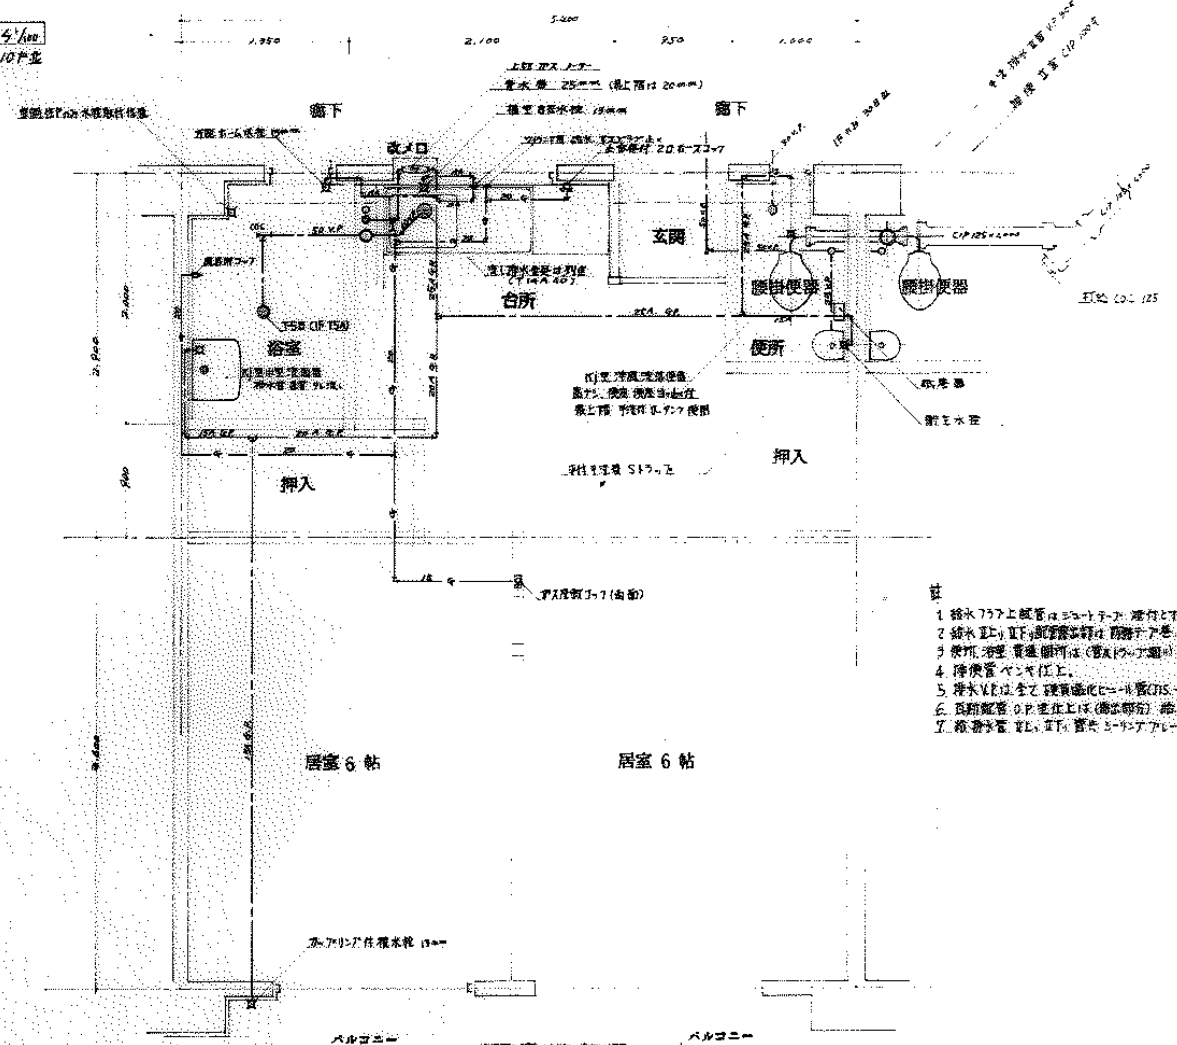


配管詳細図 5/100
68-4N-2DK-1

- 註
- 1 給水75mm上配管は50mm以下に降下する。
 - 2 給水又は上下水道管等は防湿シートで仕上とする。
 - 3 便所、浴室、洗面台等は(管束)の下部に排水工を行う。
 - 4 排水管はすべて仕上。
 - 5 排水VTRは全て硬質塩化ビニル管(DS-K-6740)を使用する。
 - 6 長距離管のP管は上層(換気部)に給排水工事に含む。
 - 7 給排水管は、必ず50mm以下に降下し、(標準仕様参照)


43-1116

品名	仕様	数量	単位	計
配管工事	68-4N-2DK-1 10戸建	1	1/100	1
図面		1	1/100	1
設計		1	1/100	1

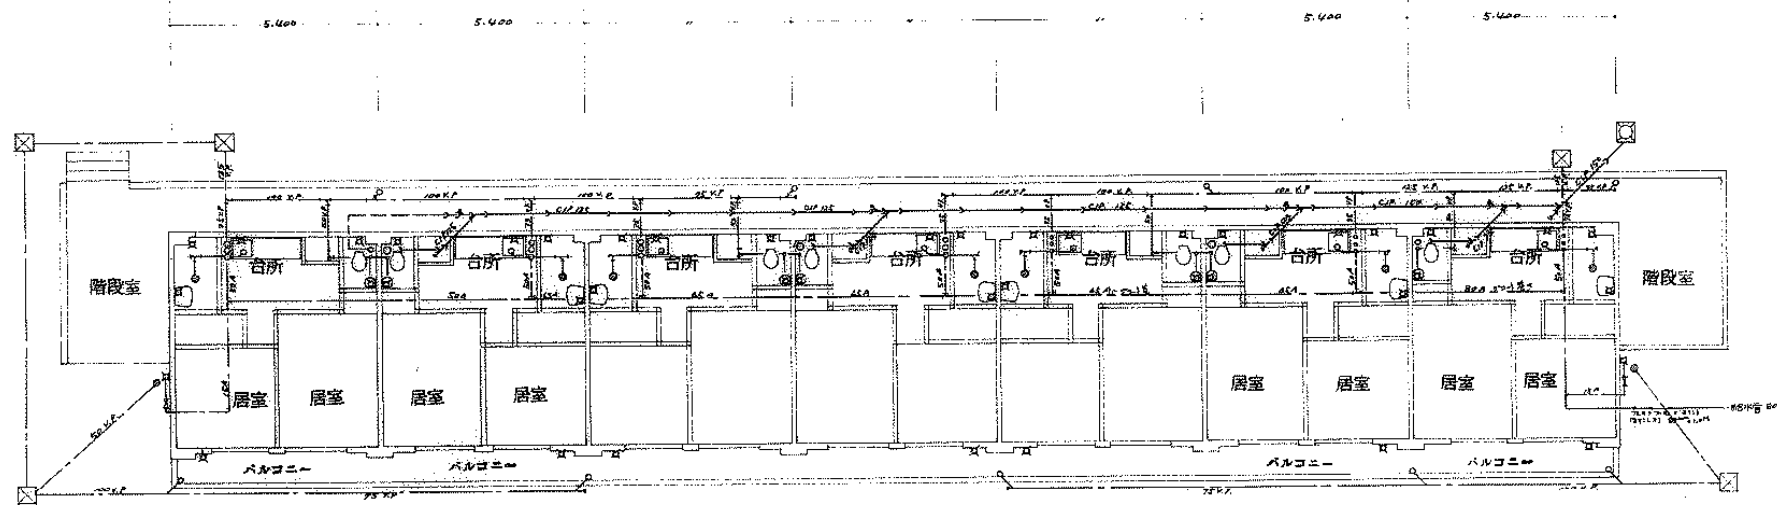

配管平面図 5/100 6B-5N-2H-2型

- 注:
- 1 給水スラブ上配管 シュート下 焼付
 - 2 給水立上り配管露出部は防錆不燃ハコ仕上
 - 3 排水管ハコ仕上
 - 4 浴室便所ハコ仕上の貫通パイプ(買込採寸小廻)目地コキア仕上
 - 5 真鍮配管ハコ仕上 (給排水工事を含む)
 - 6 給排水立上り貫通パイプはシリコアラシ取付 (現場係員指示)
 - 7 排水V.P.は全マ 硬質塩化ビニル管 (JIS-K-6741)-取付管を使用

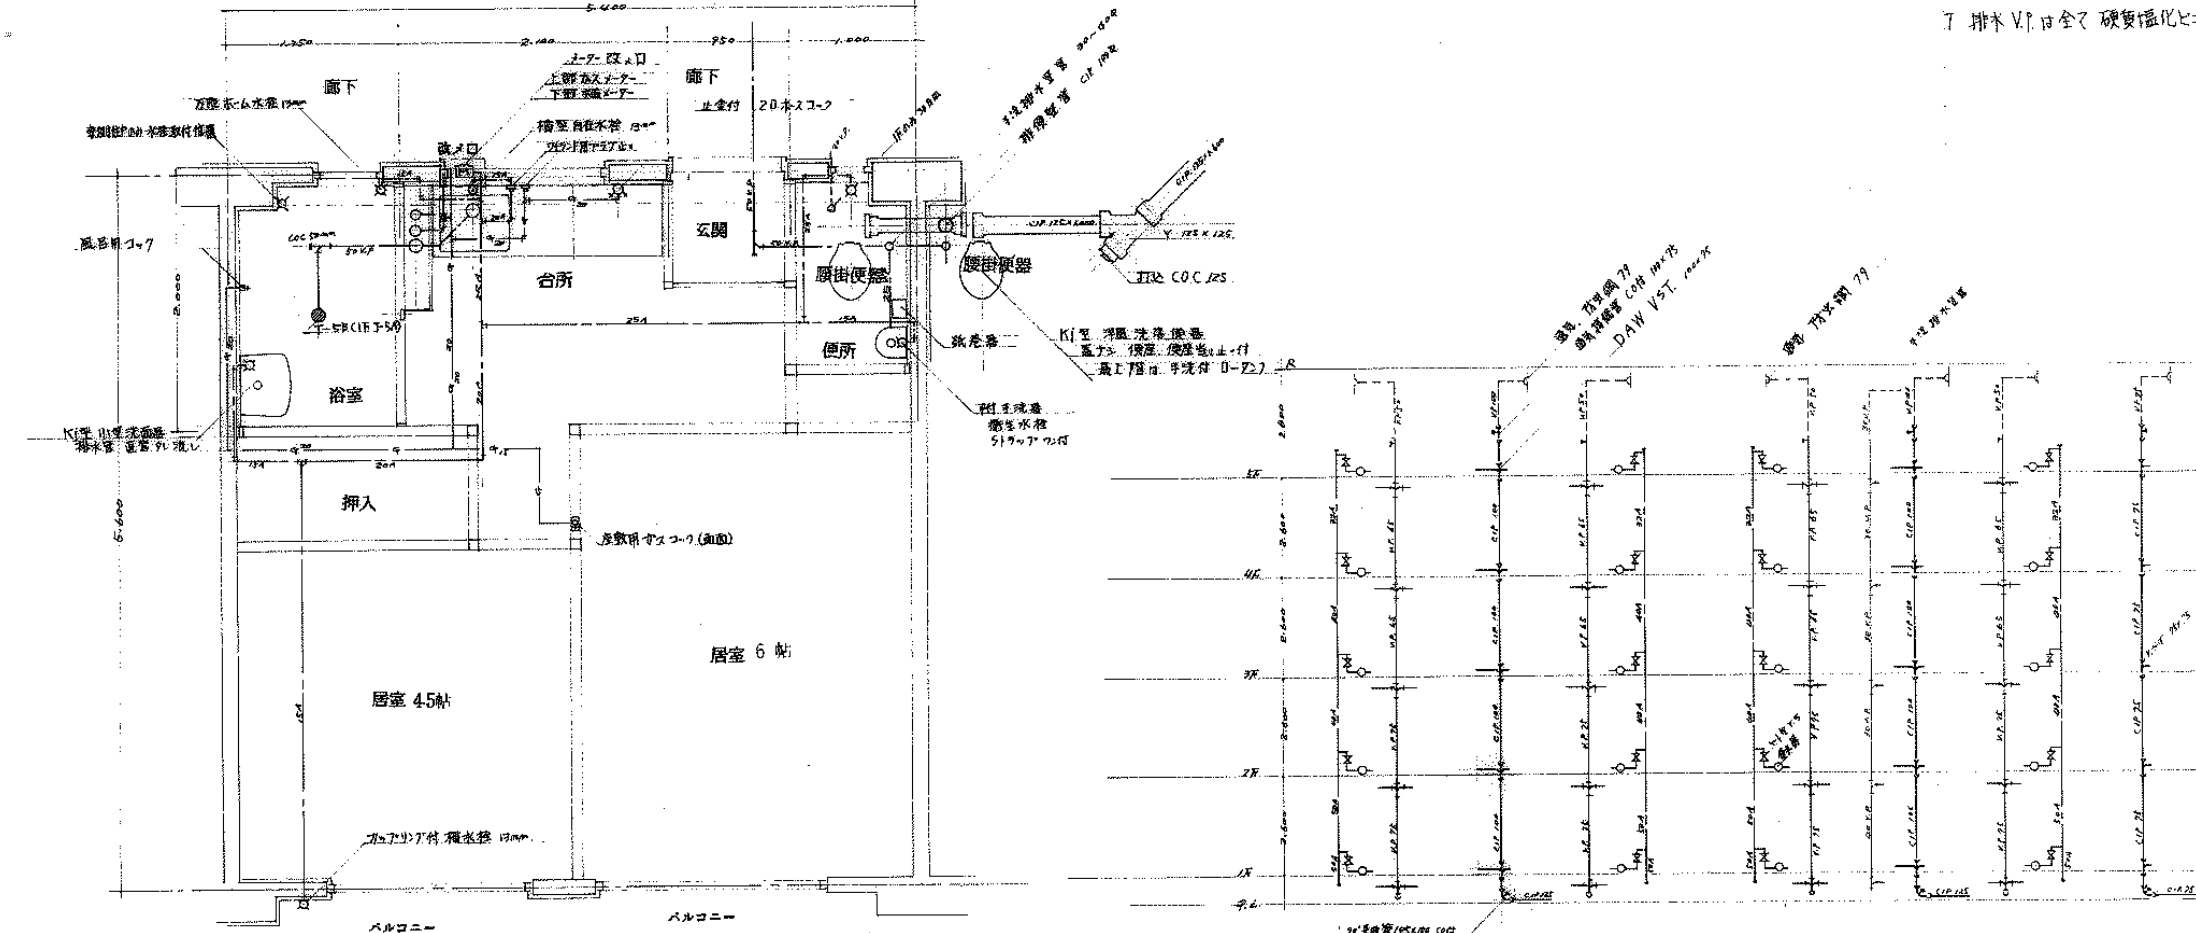


平面配管詳細図 5/100 6B-5N-2H-2

配管系統図

43-1117


名	平面配管図	排水工	設計図
図面名称	6B-5N-2H-2型 居室配管図	縮尺	1/100
図面番号	0408-11	縮尺	1/200
設計	建築設計事務所		

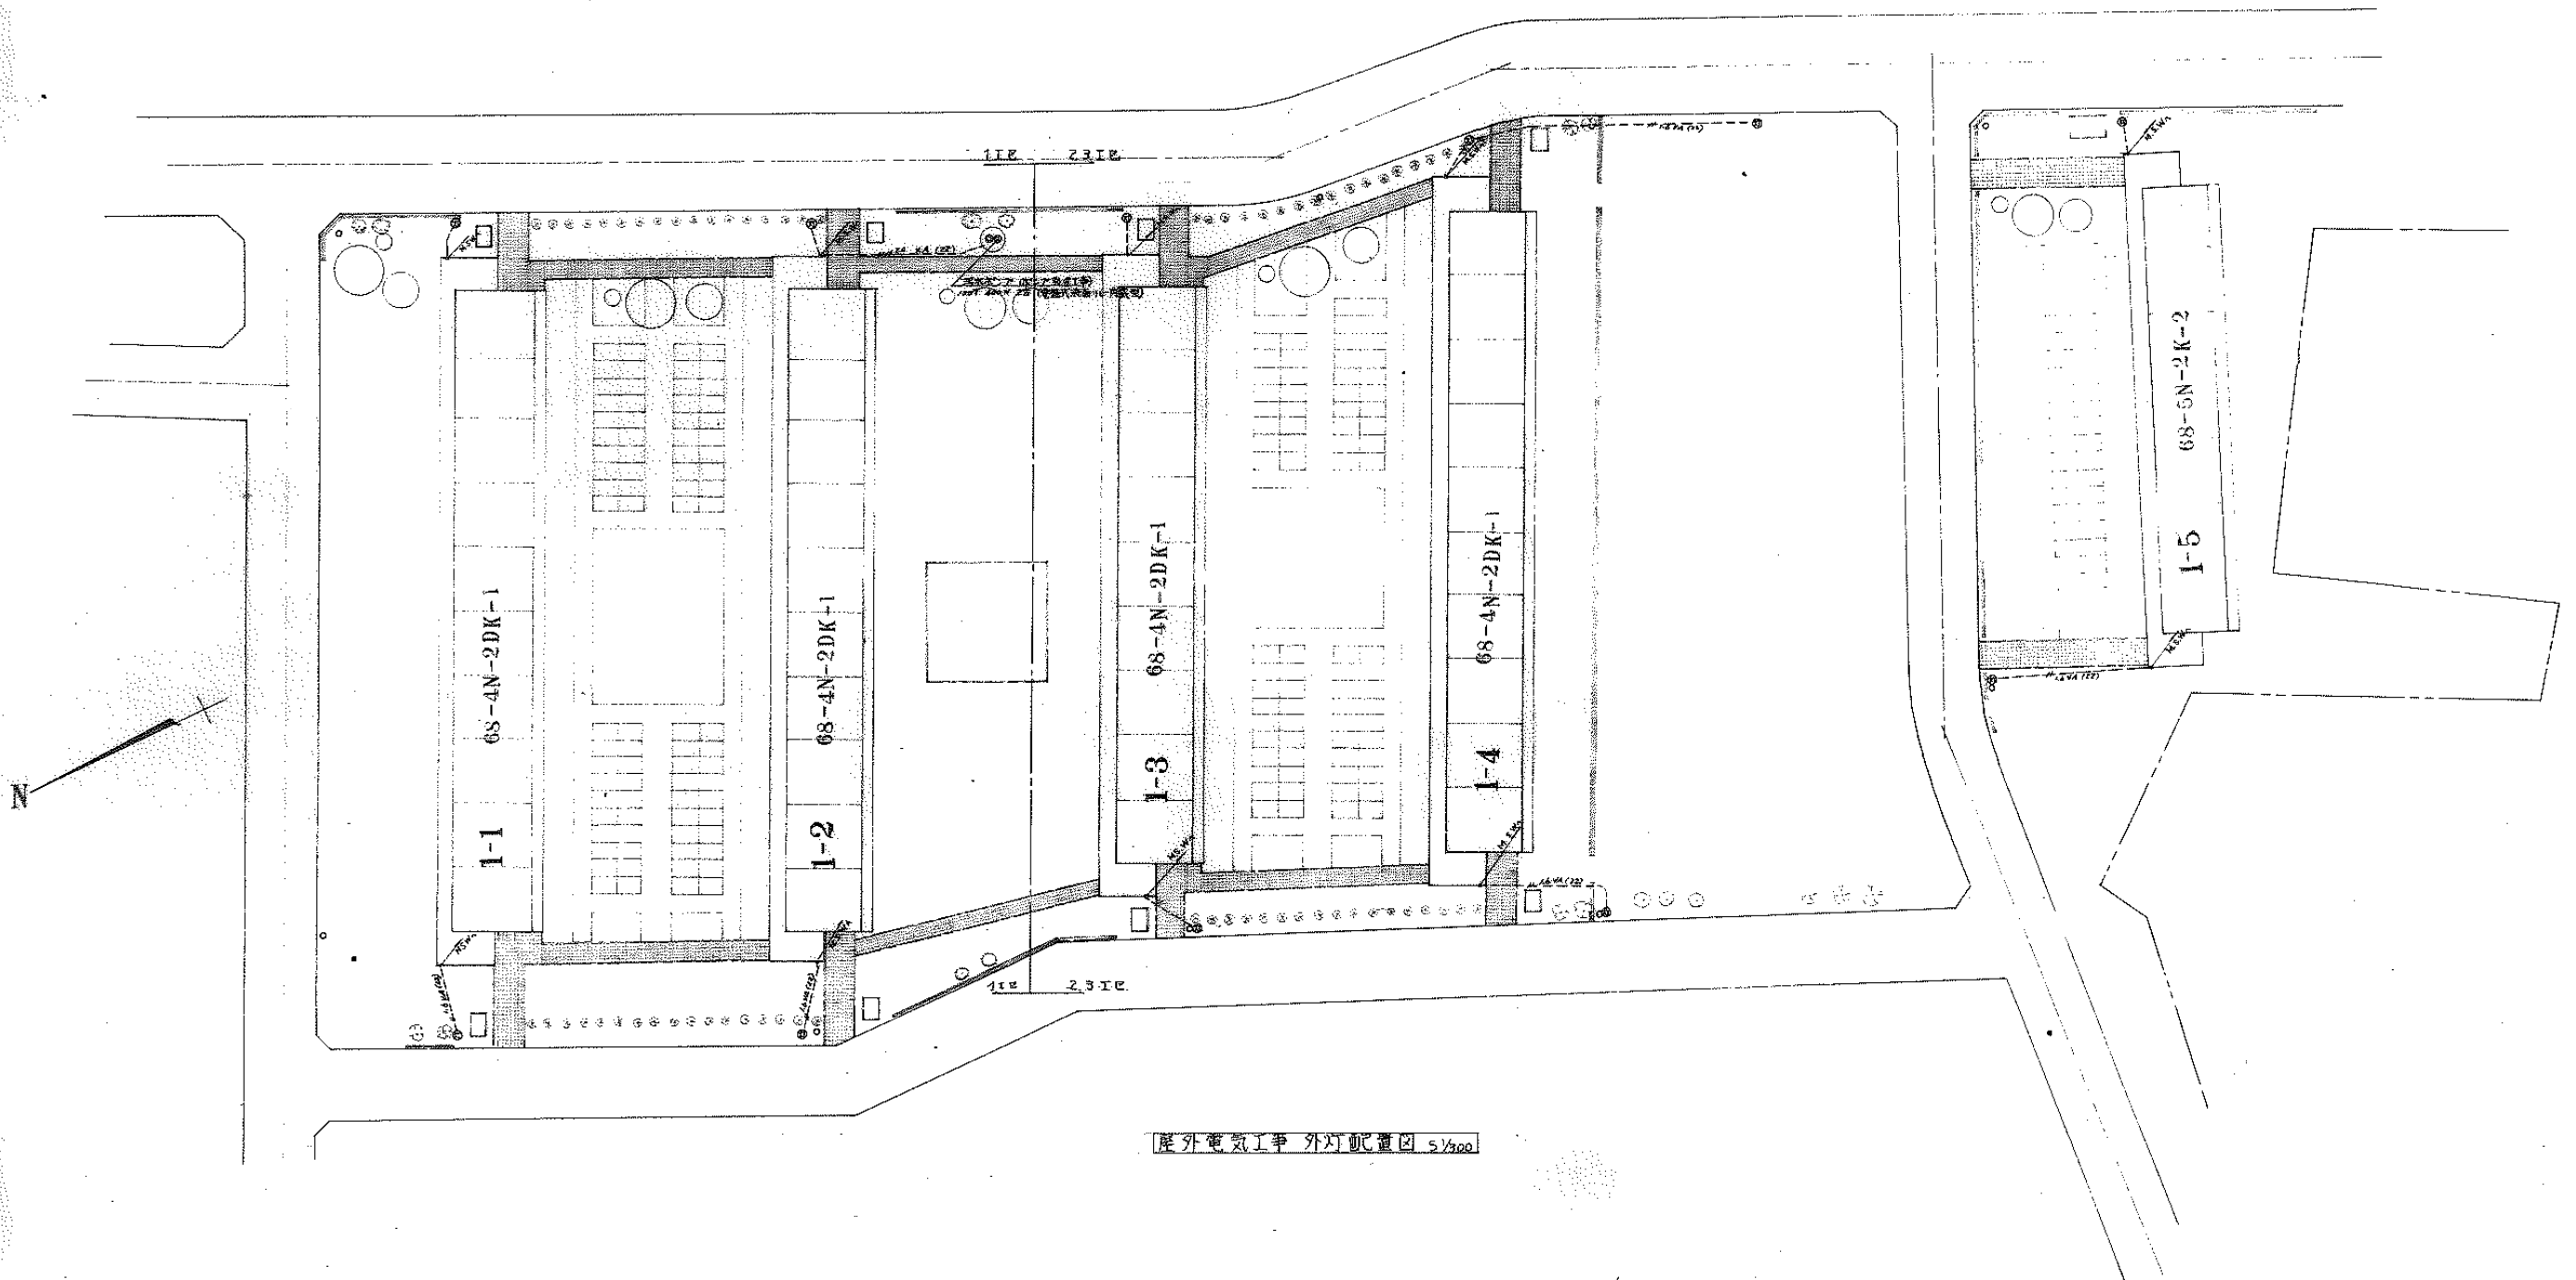


屋外電気工事 外灯配置図 5/300

43-1122


図名	屋外電気工事 外灯配置図	1/300
図番		43-1122
設計	愛知建設設計株式会社	

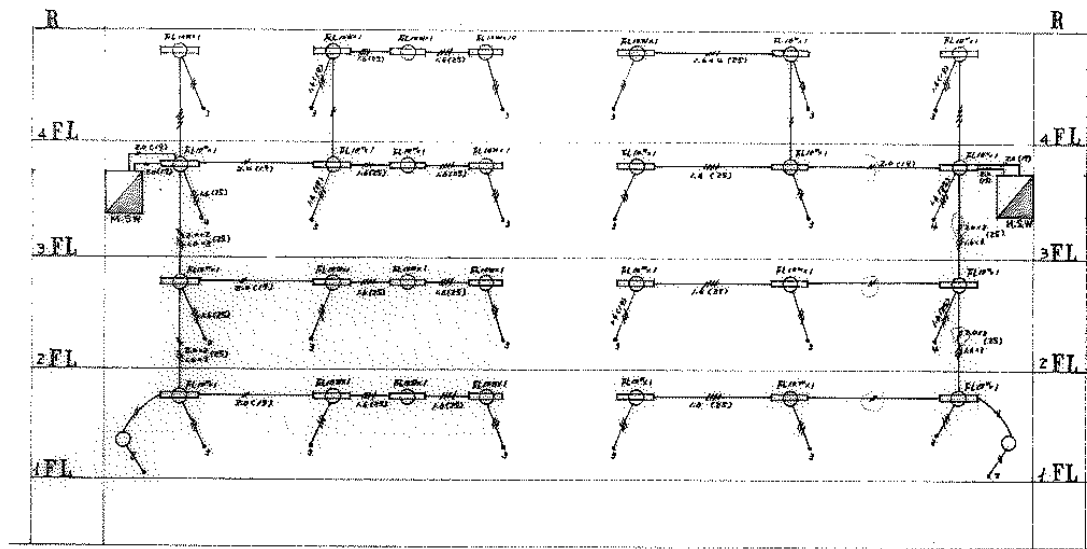


共用灯系统图

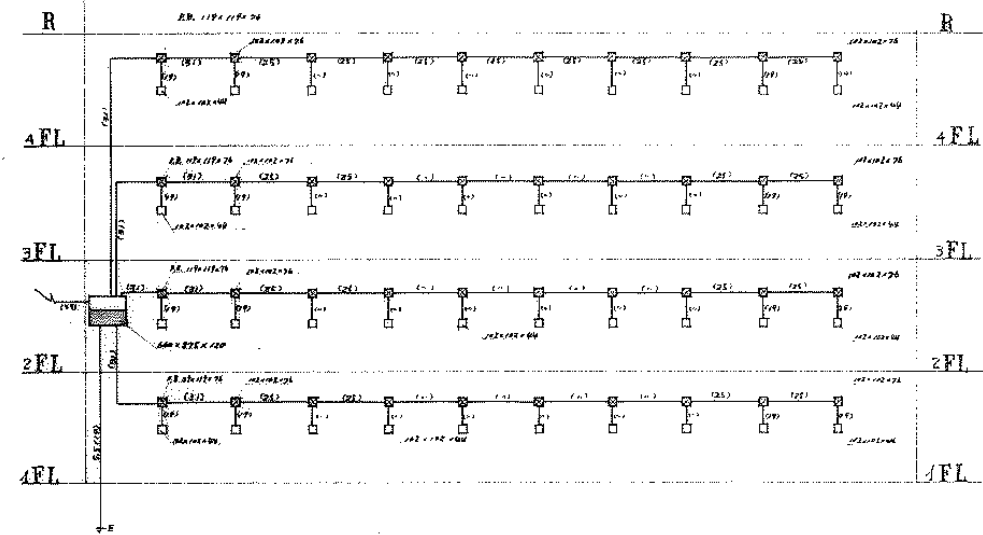

电话配管系统图

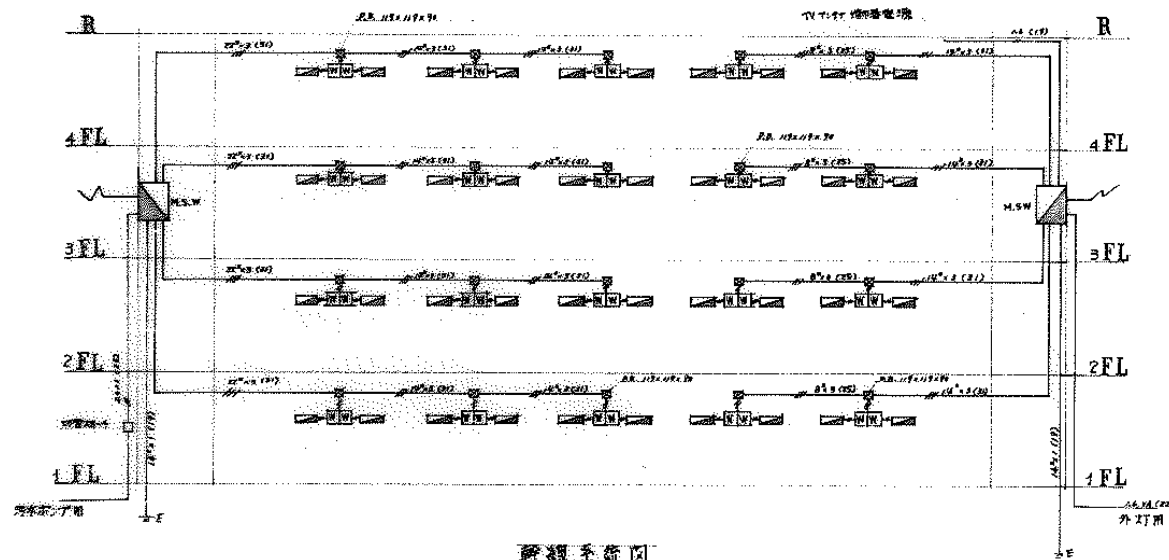

干线系统图

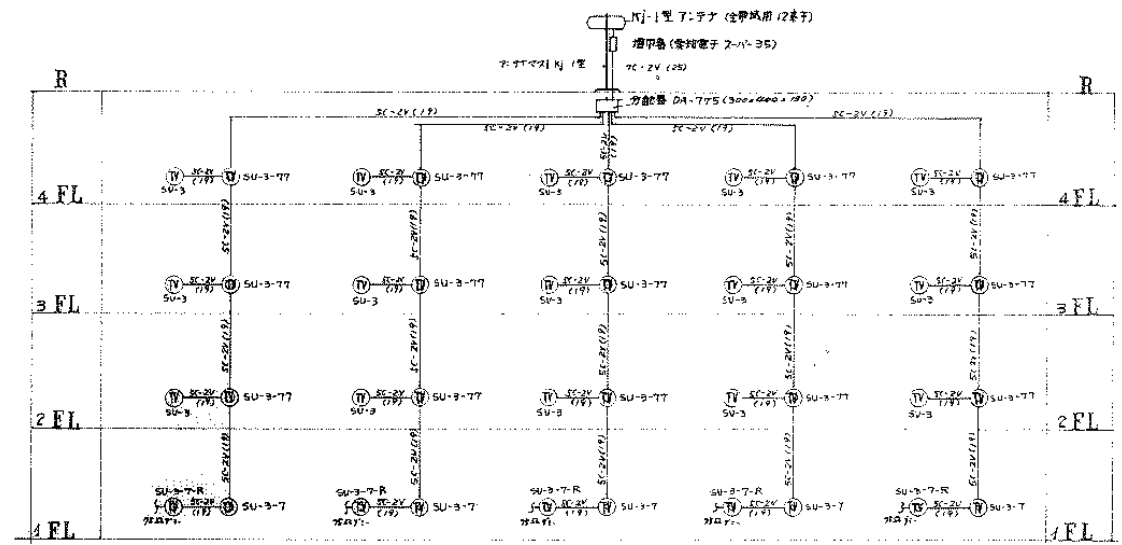


TV集合7寸配管系统图

7寸1.5尺12寸4角大管壁 3寸管代付2寸。


43-1123

工程名称	湖南湘潭 湘潭地区 电力工程
图样名称	共用灯配管工程 系统图
图样编号	2
设计	长沙建筑设计院老建院

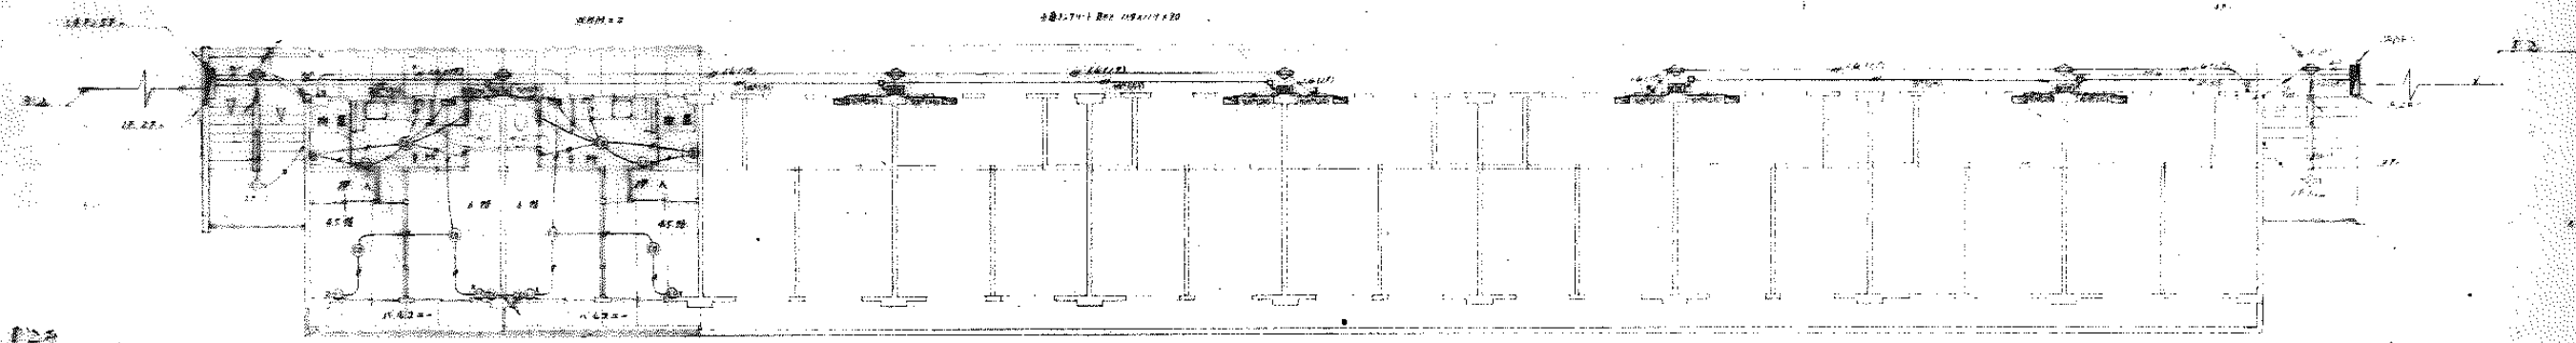


1	60x7	(12)
2	60x7	(12)
3	60x7	(12)
4	60x7	(12)
5	60x7	(12)
6	60x7	(12)
7	60x7	(12)
8	60x7	(12)
9	60x7	(12)
10	60x7	(12)


1. 1F 当り 10P.A.P. 1 湯合

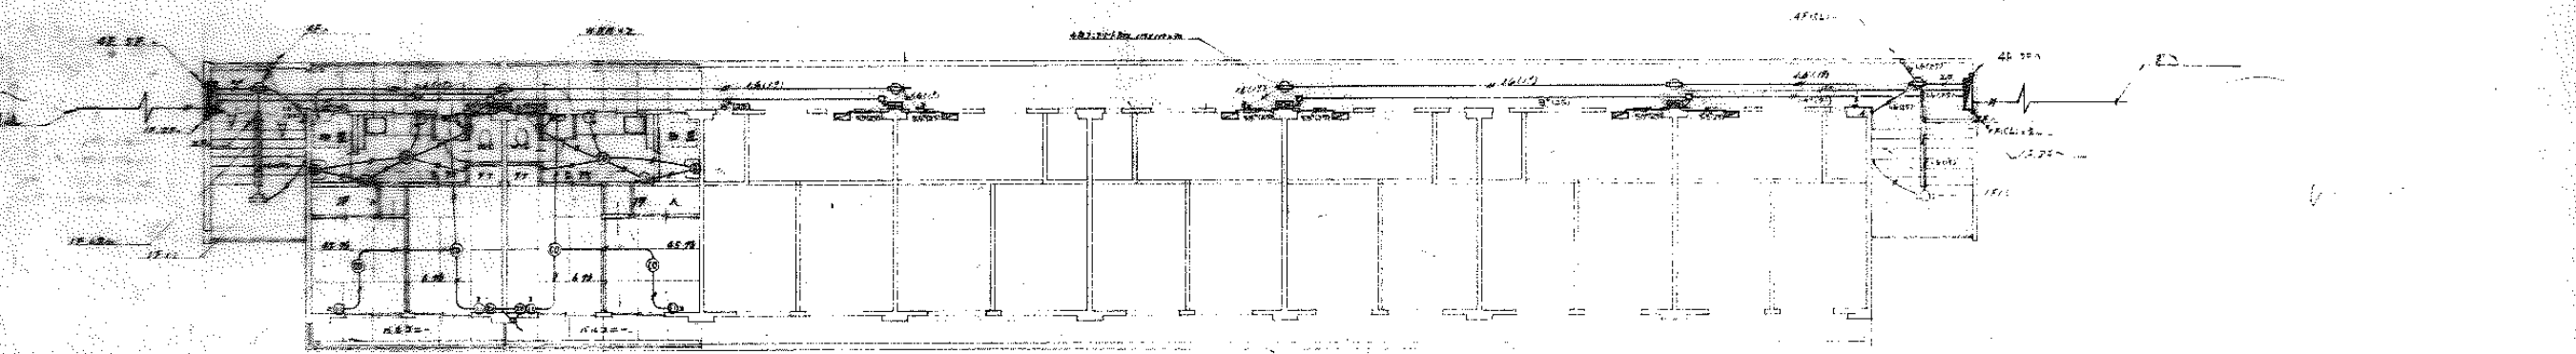


1. 1F 当り 8戸及 7P. 湯合

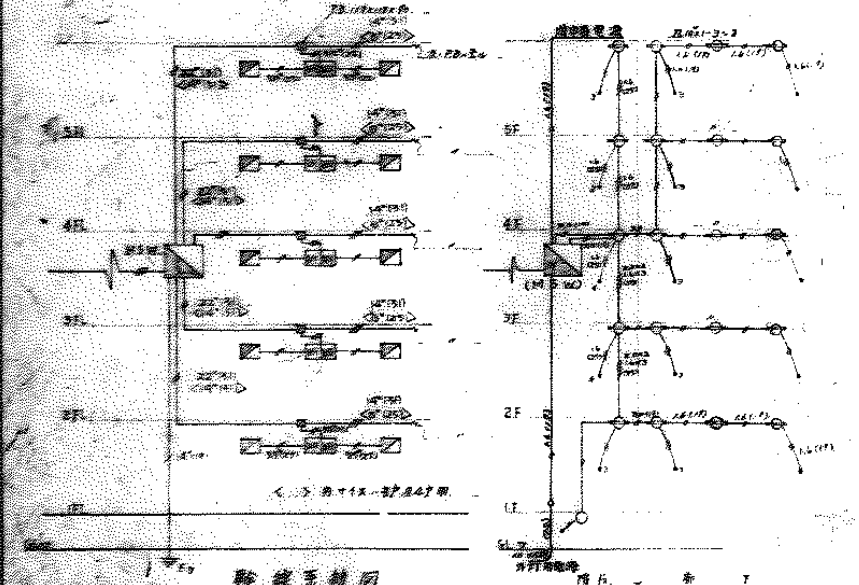

配線系統図

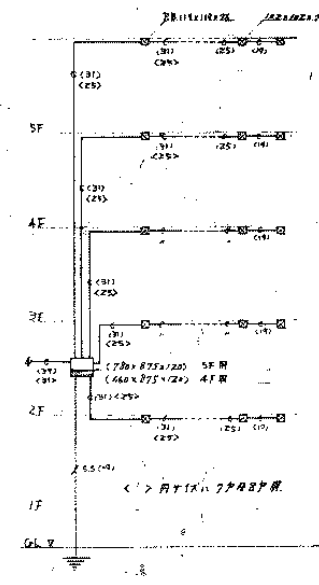

共用 XI 系統図

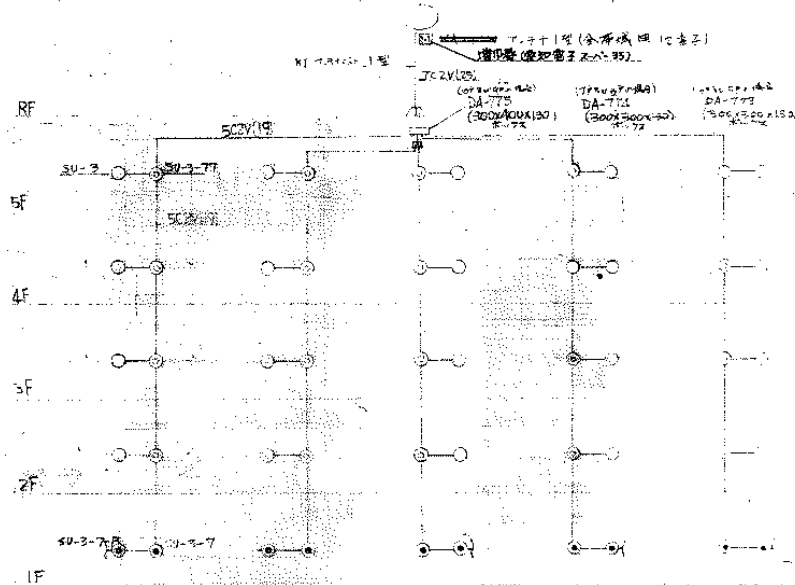


電話配線系統図

図号	43-1124	設計者	
図名	配線系統図	図面番号	10
図尺	1/10	縮尺	1/10
製図		校核	
製図		校核	

43-1124

集合式配線系統図
 ① SU-2-77 2階設置
 ② SU-4-7 1階設置
 ③ SU-5 1階設置

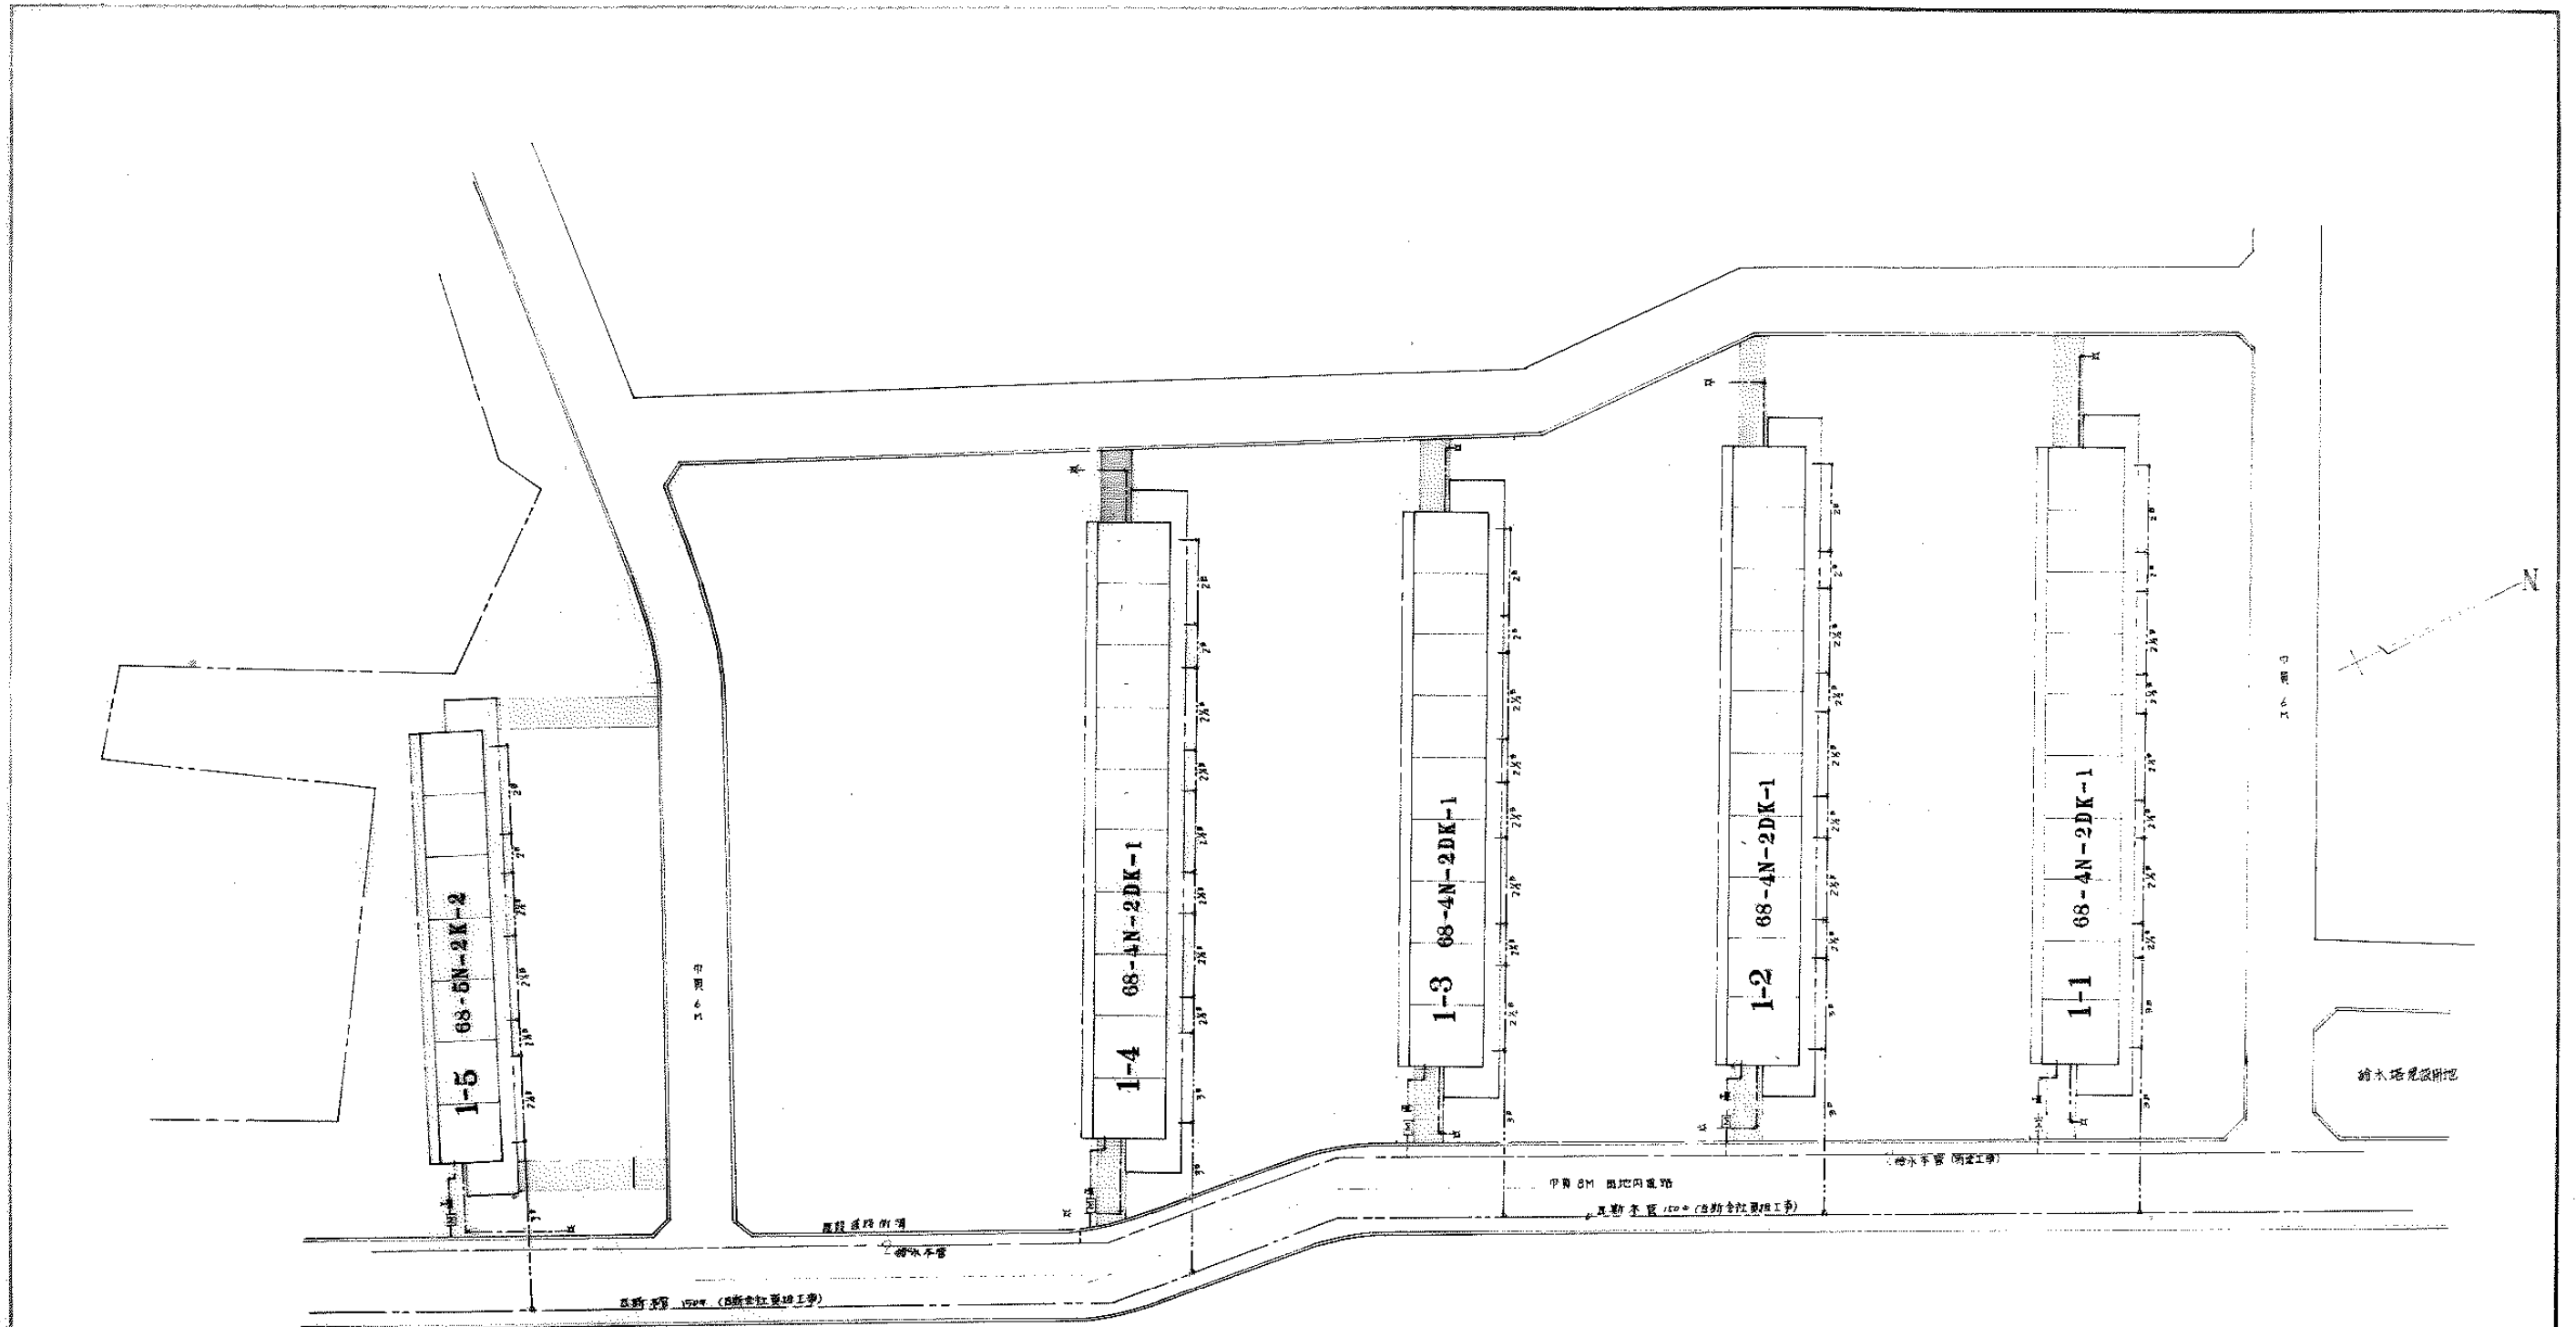

屋外瓦斯配管图 1:500

43-1125

工程名称	清水园地 瓦斯工事	图号	43-1125
设计名称	屋外瓦斯配管图	比例	1/500
设计者		日期	11
设计			
校核			