


縮尺 1/1,000

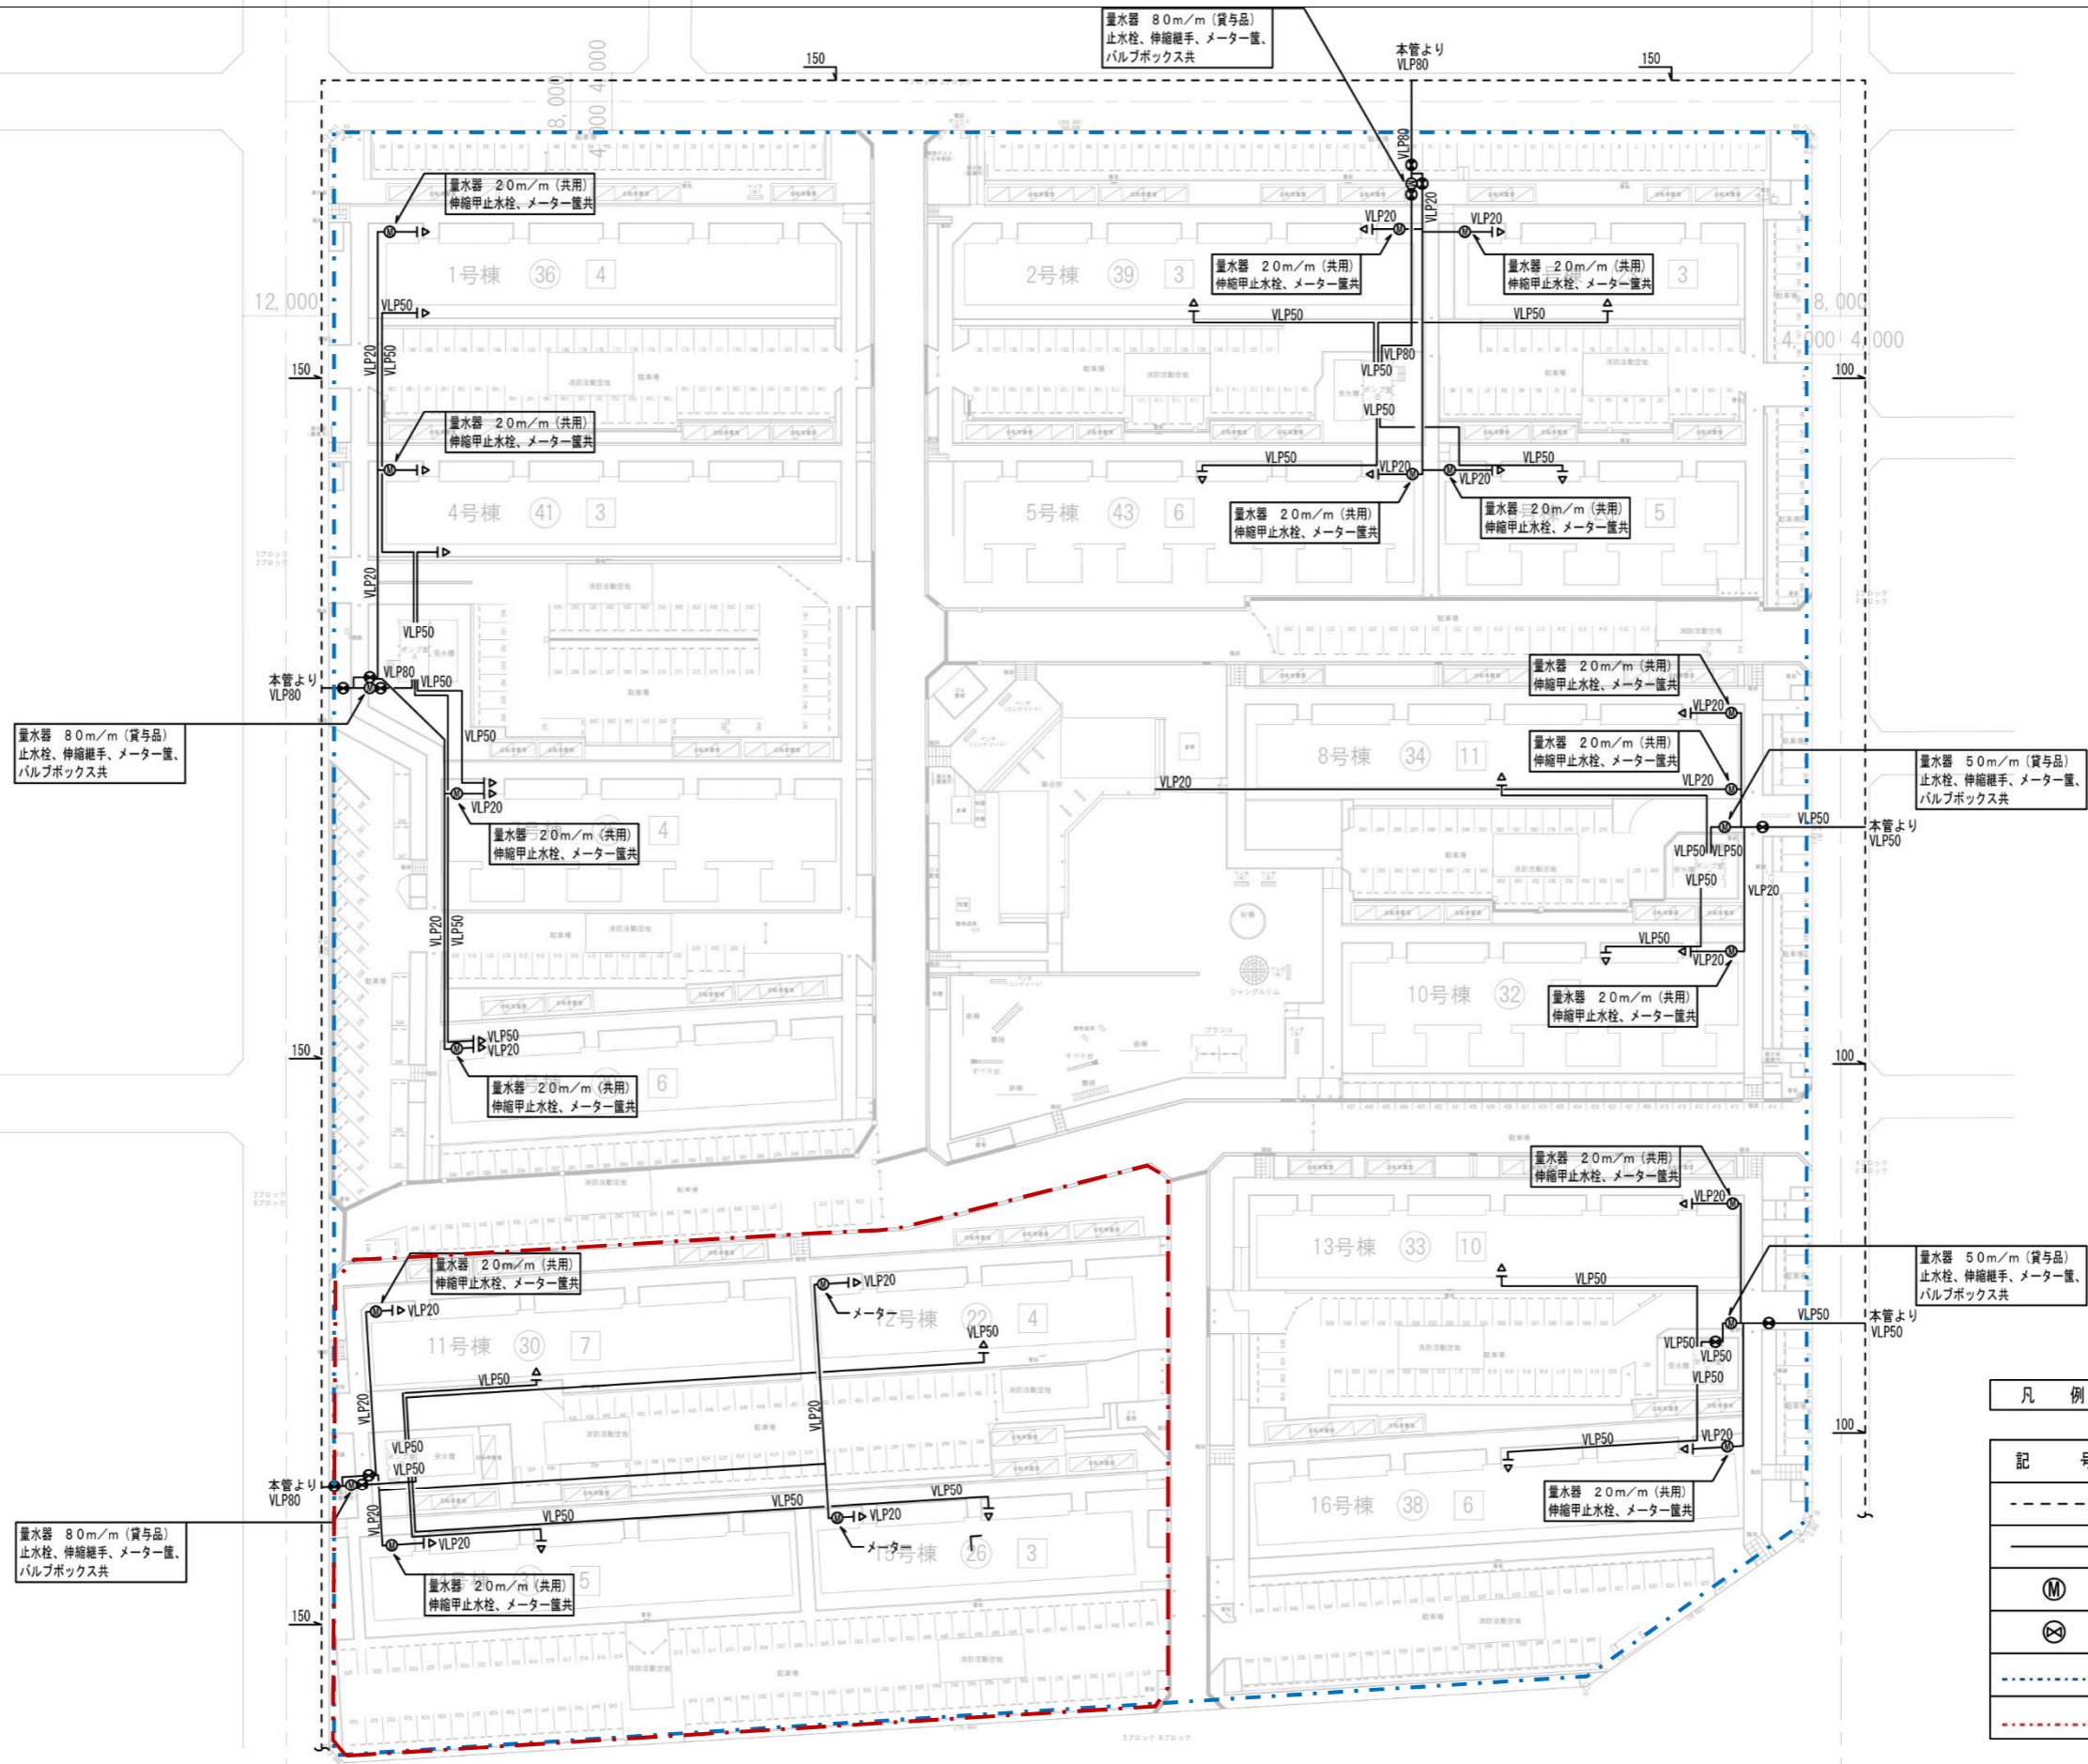



凡例

記号	名称
---	市水本管
—	給水配管
Ⓜ	量水器
⊗	仕切弁
---	団地全体区域
---	事業用地

現況給水設備図






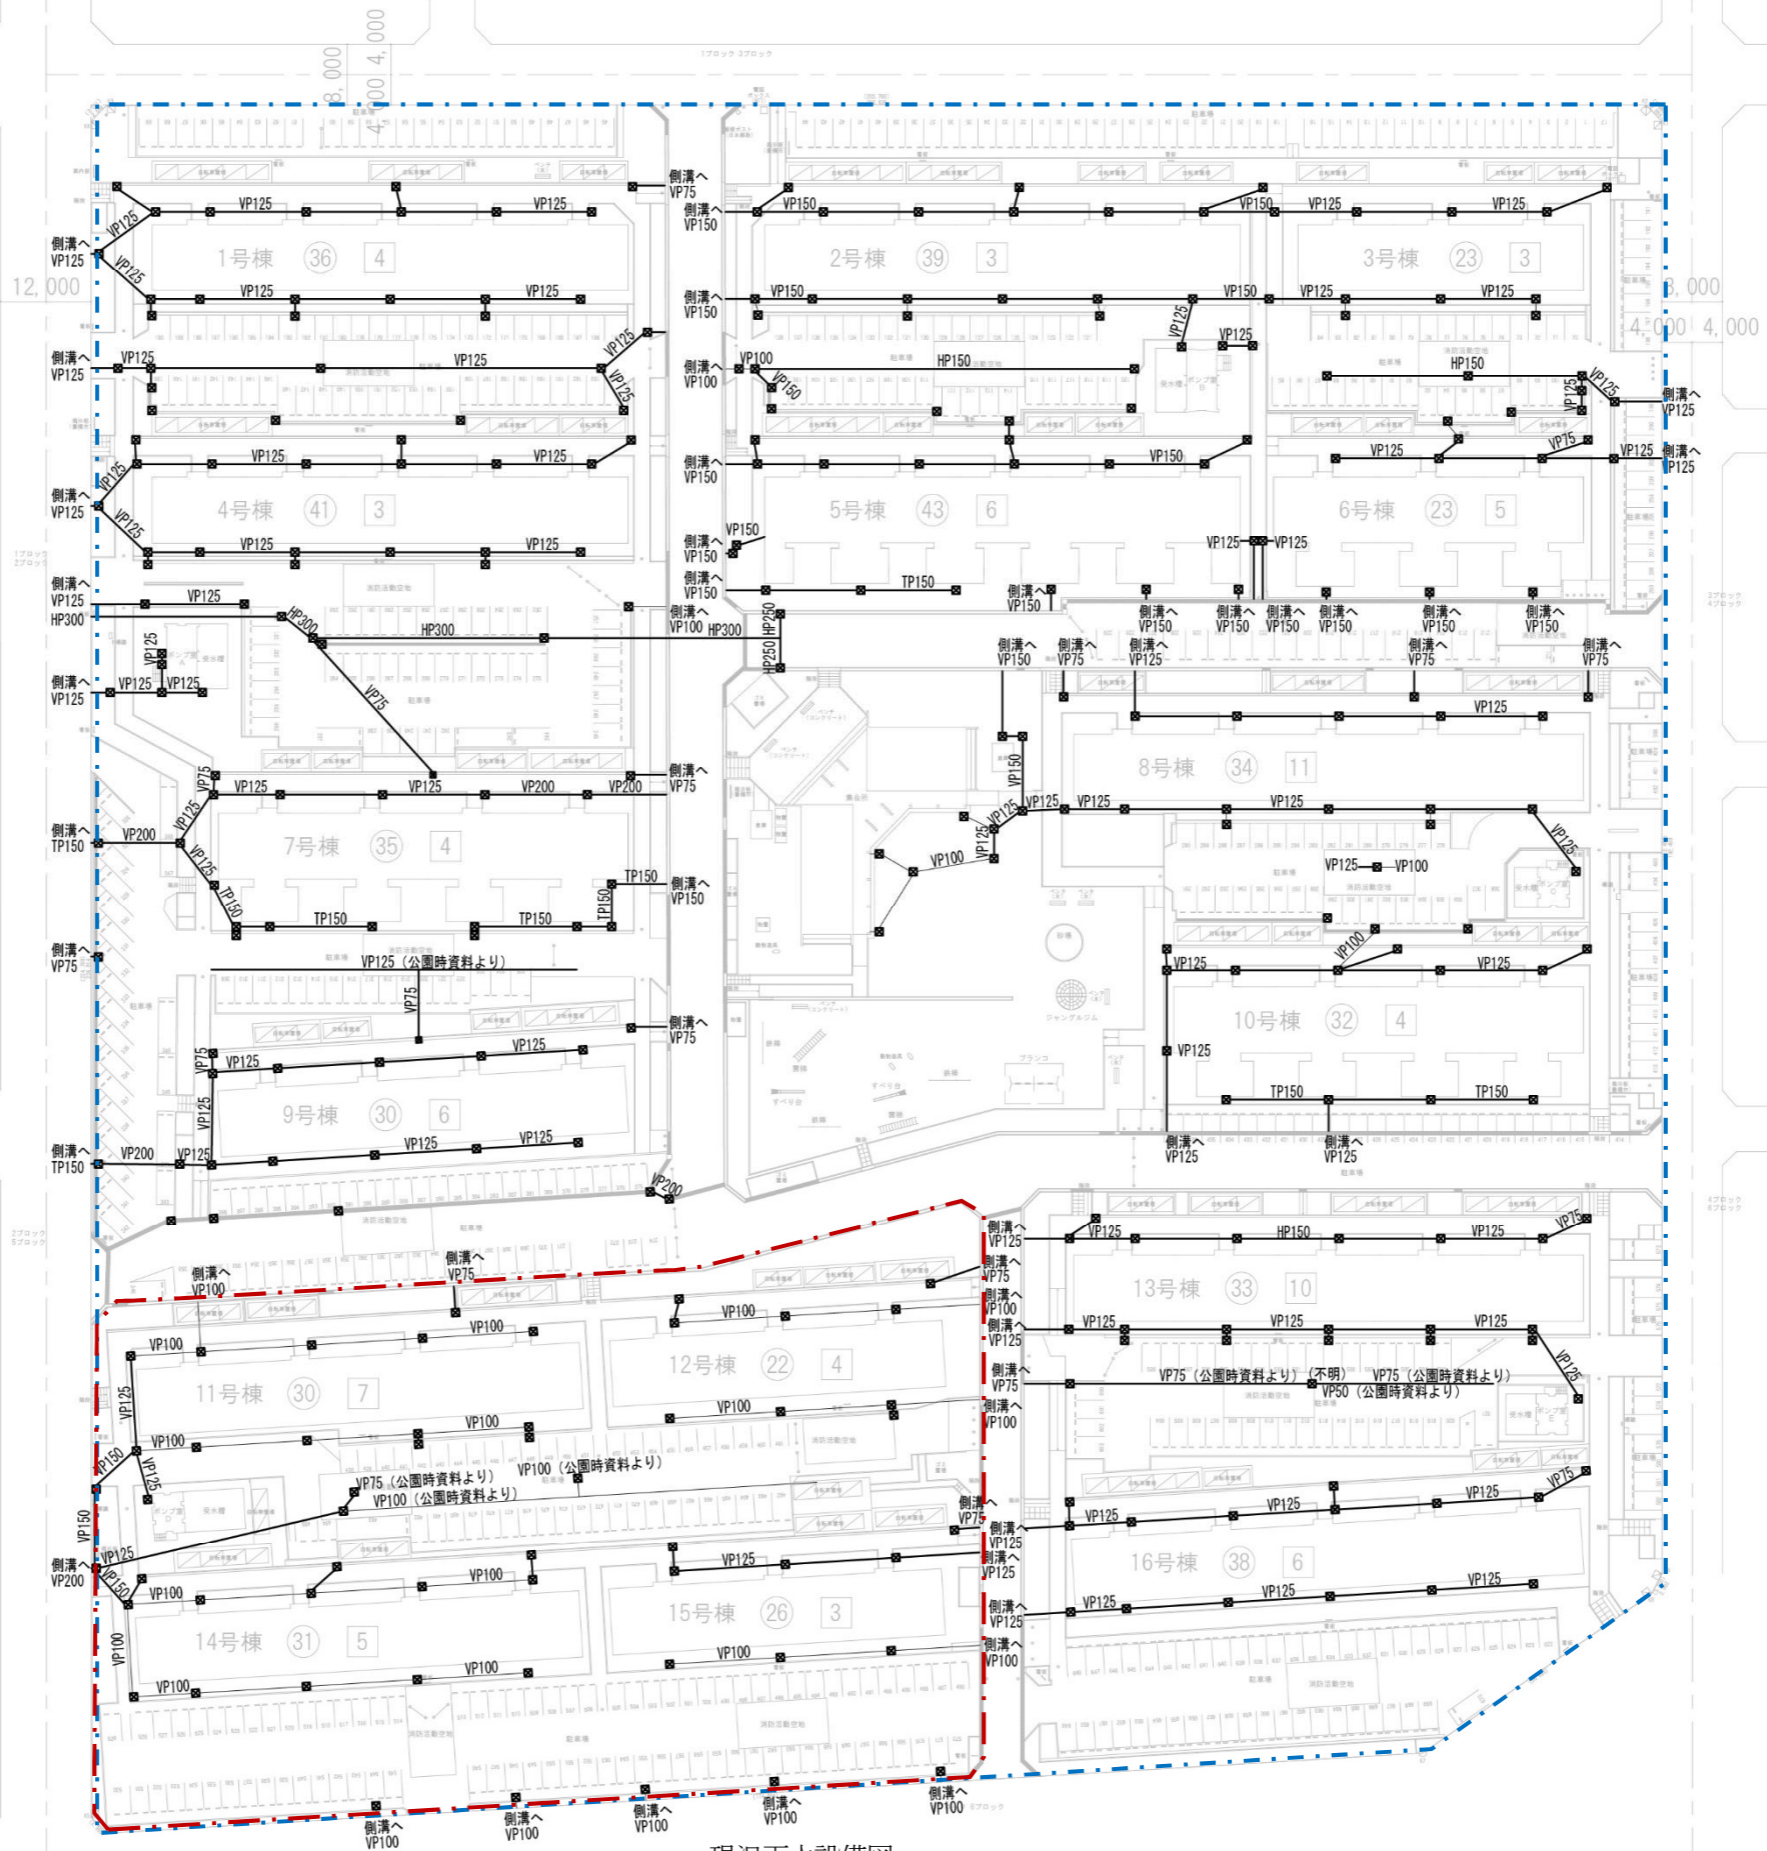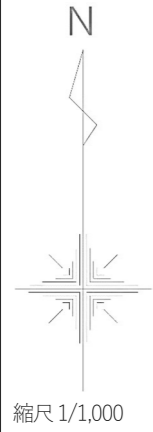


凡例

記号	名称
====	雨水側溝
——	雨水管
☒	雨水樹
----	団地全体区域
----	事業用地

現況雨水設備図

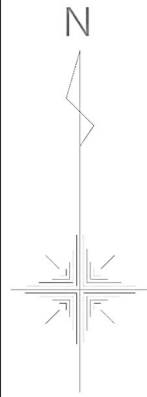

縮尺 1/1,000


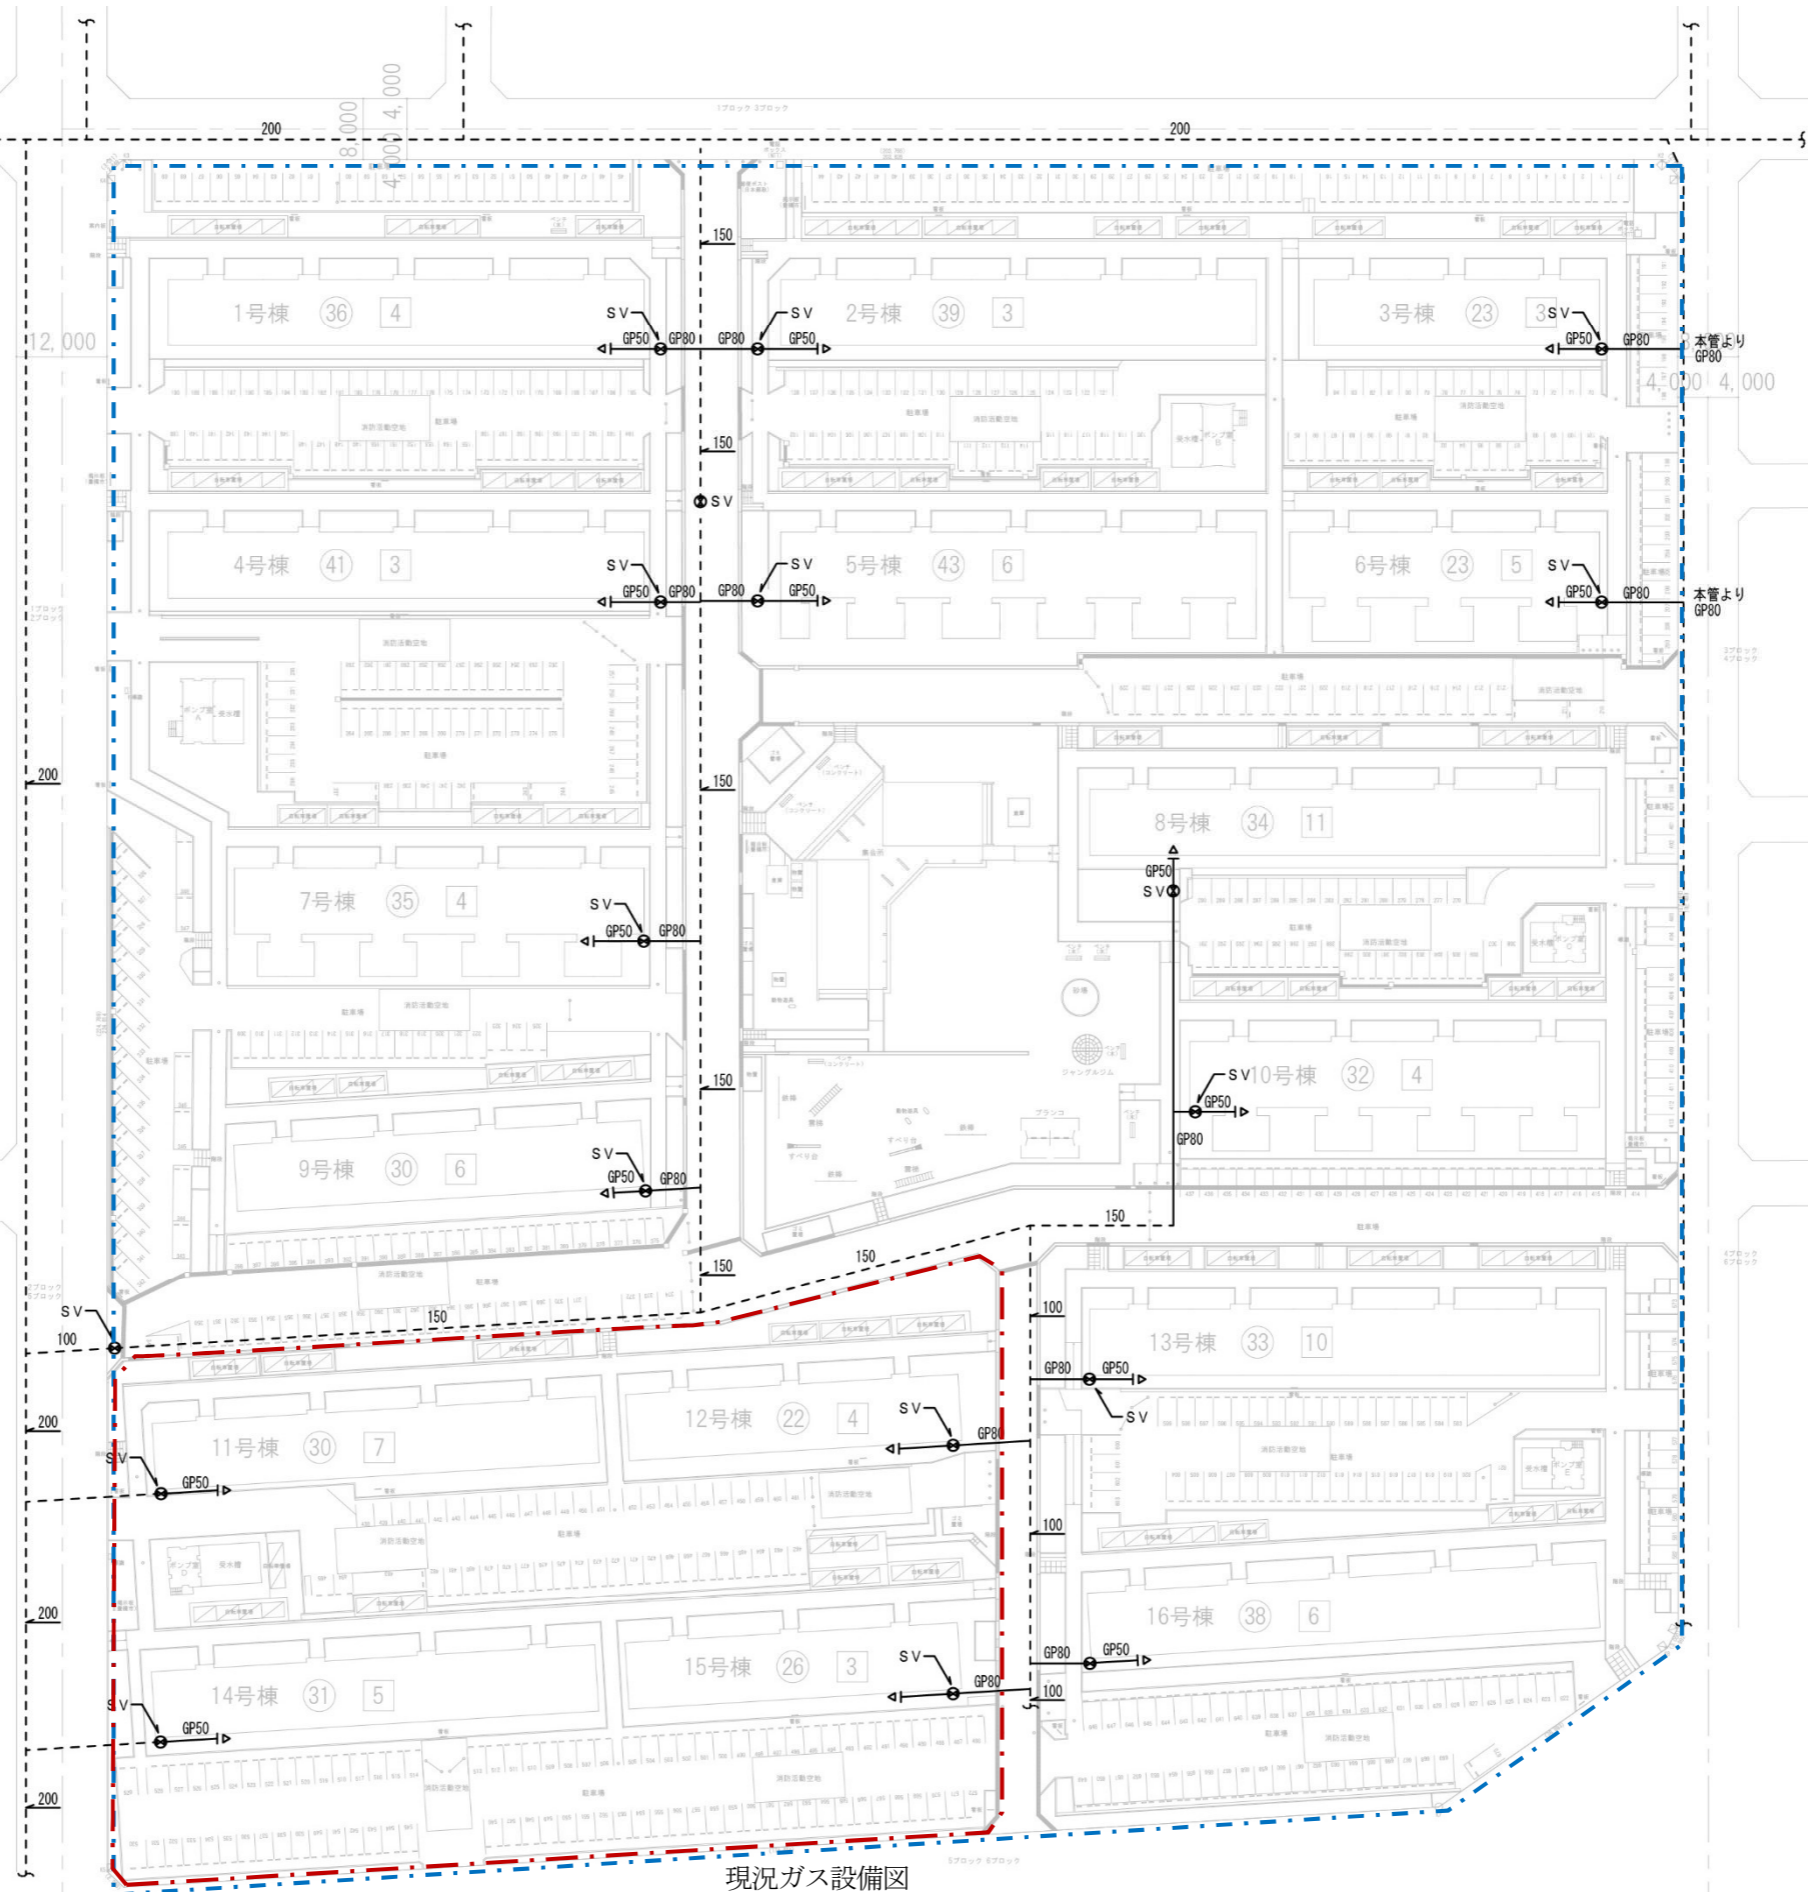


現況ガス設備図

凡例


記号	名称
-----	都市ガス本管
————	都市ガス配管
⊗	仕切弁
.....	団地全体区域
-----	事業用地



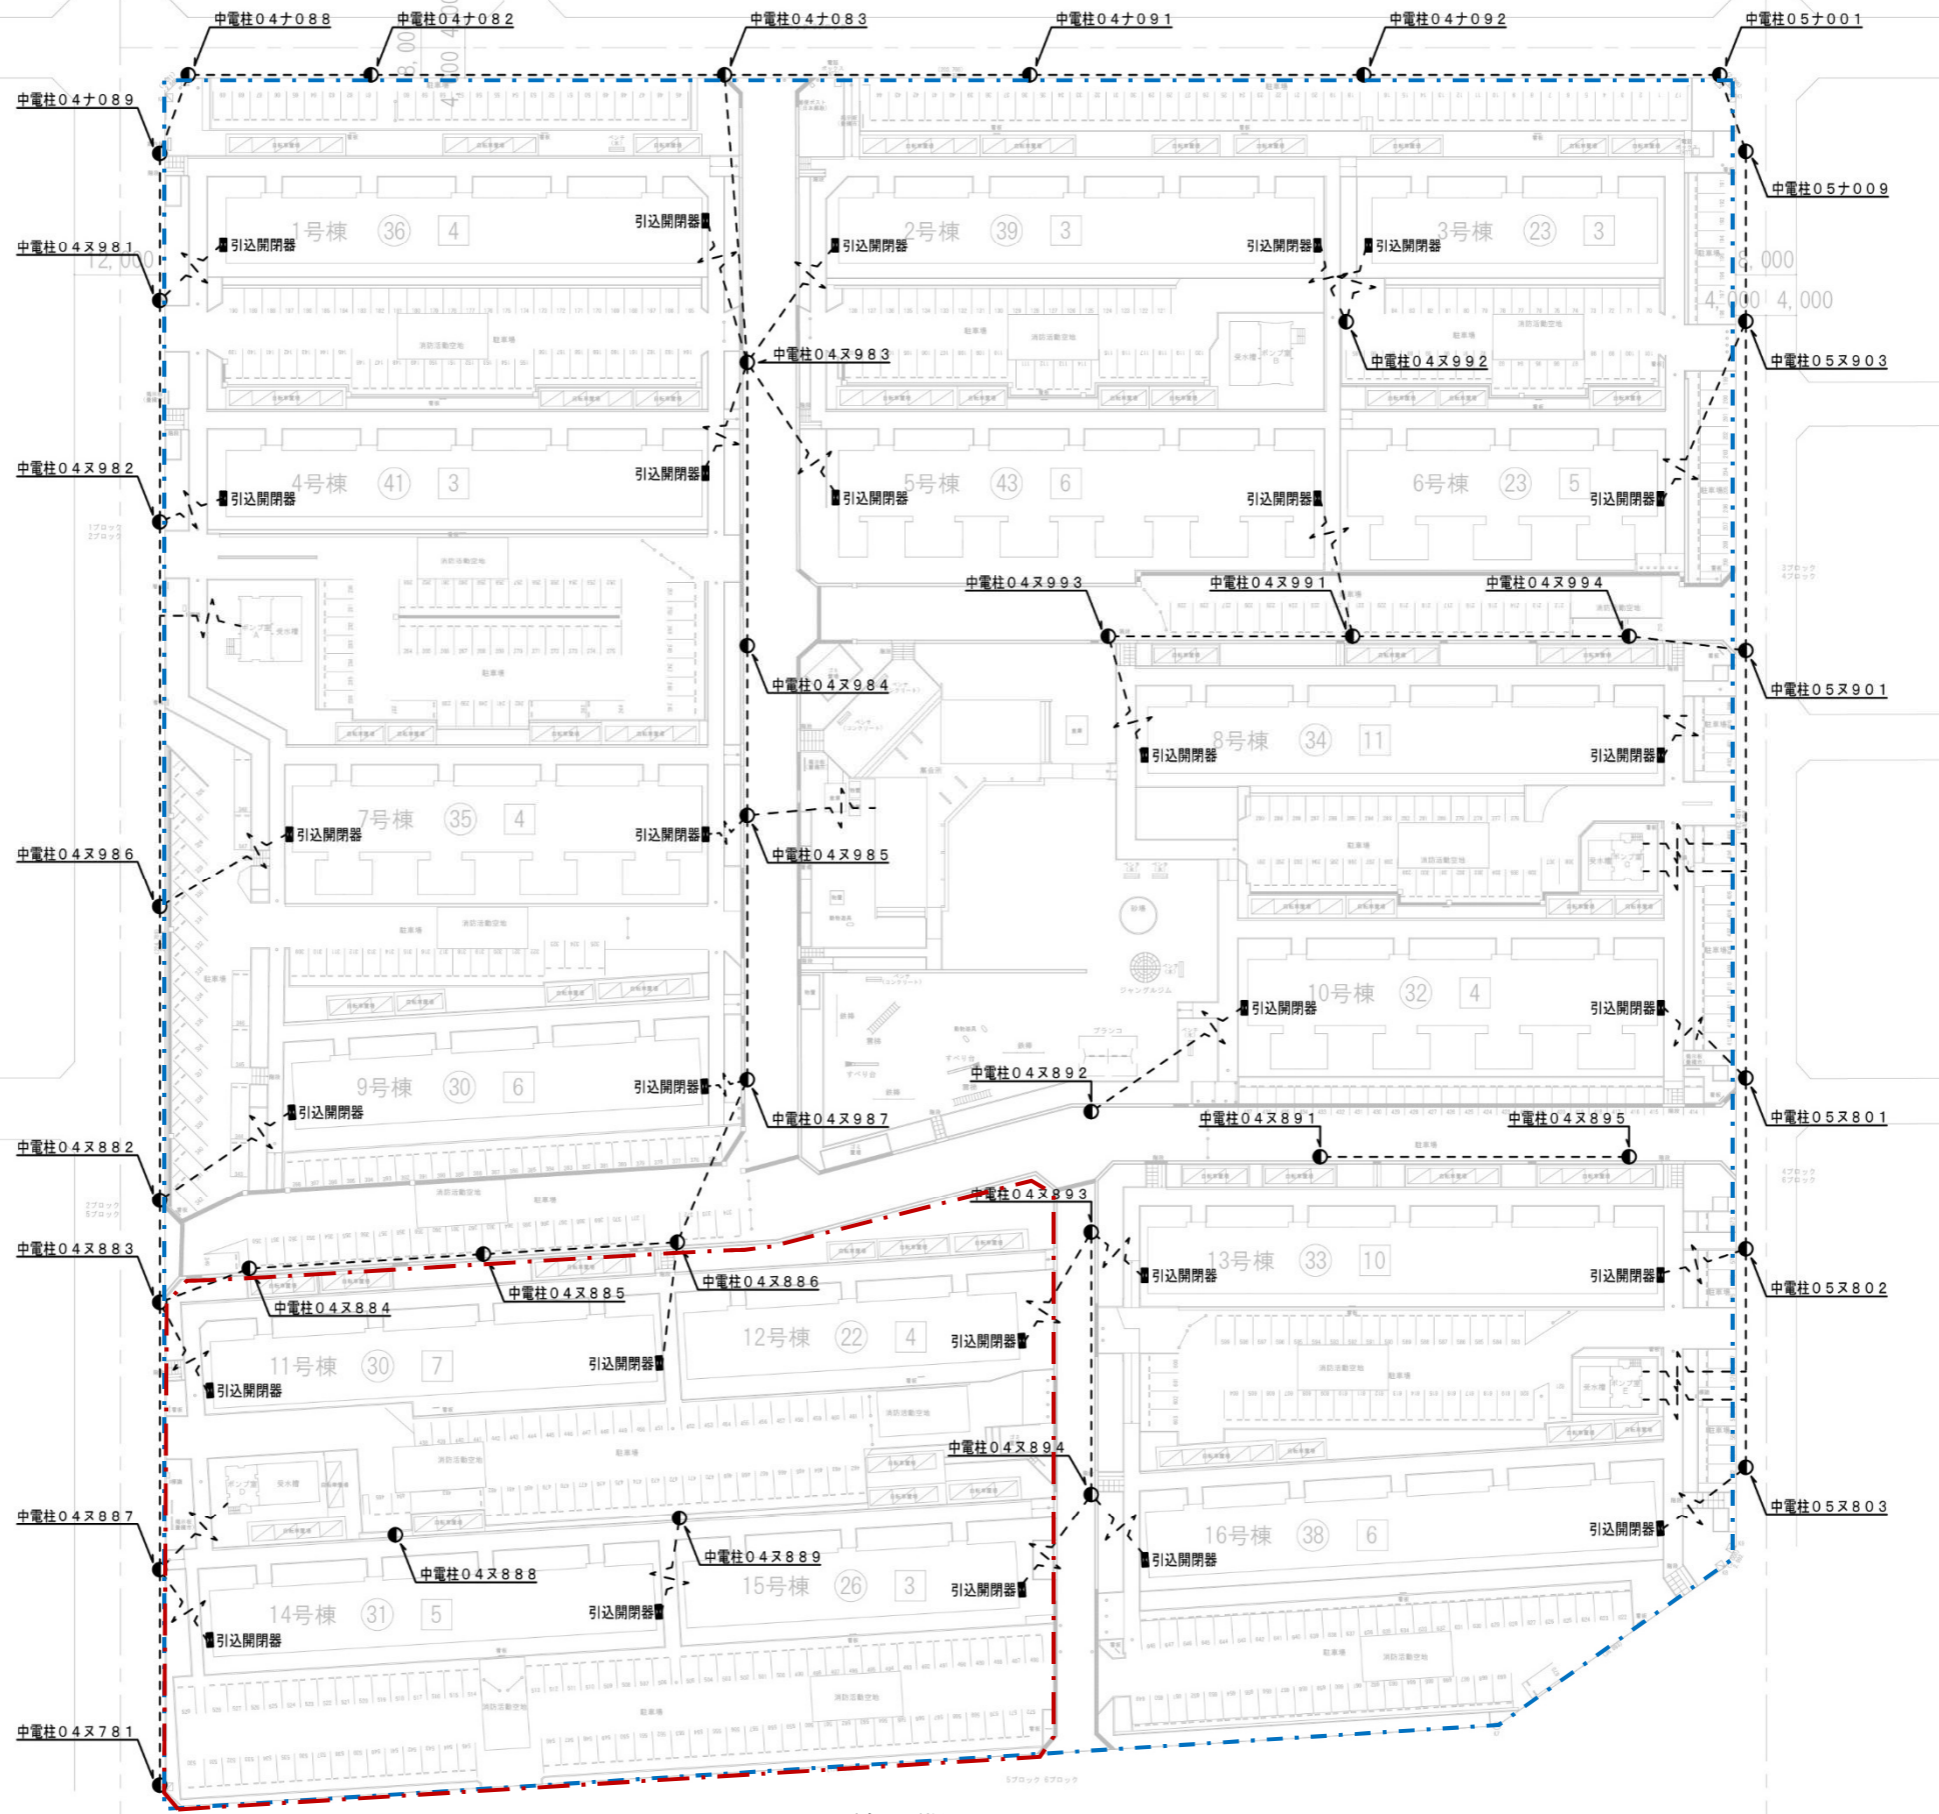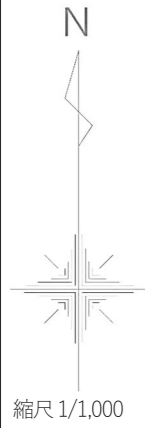


現況電気設備図

凡例	
記号	名称
●	中部電力柱
■	引込開閉器盤
—	送電線
---	団地全体区域
---	事業用地

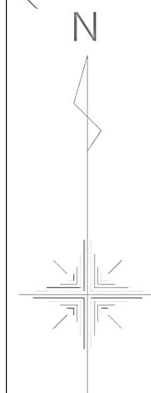

縮尺 1/1,000

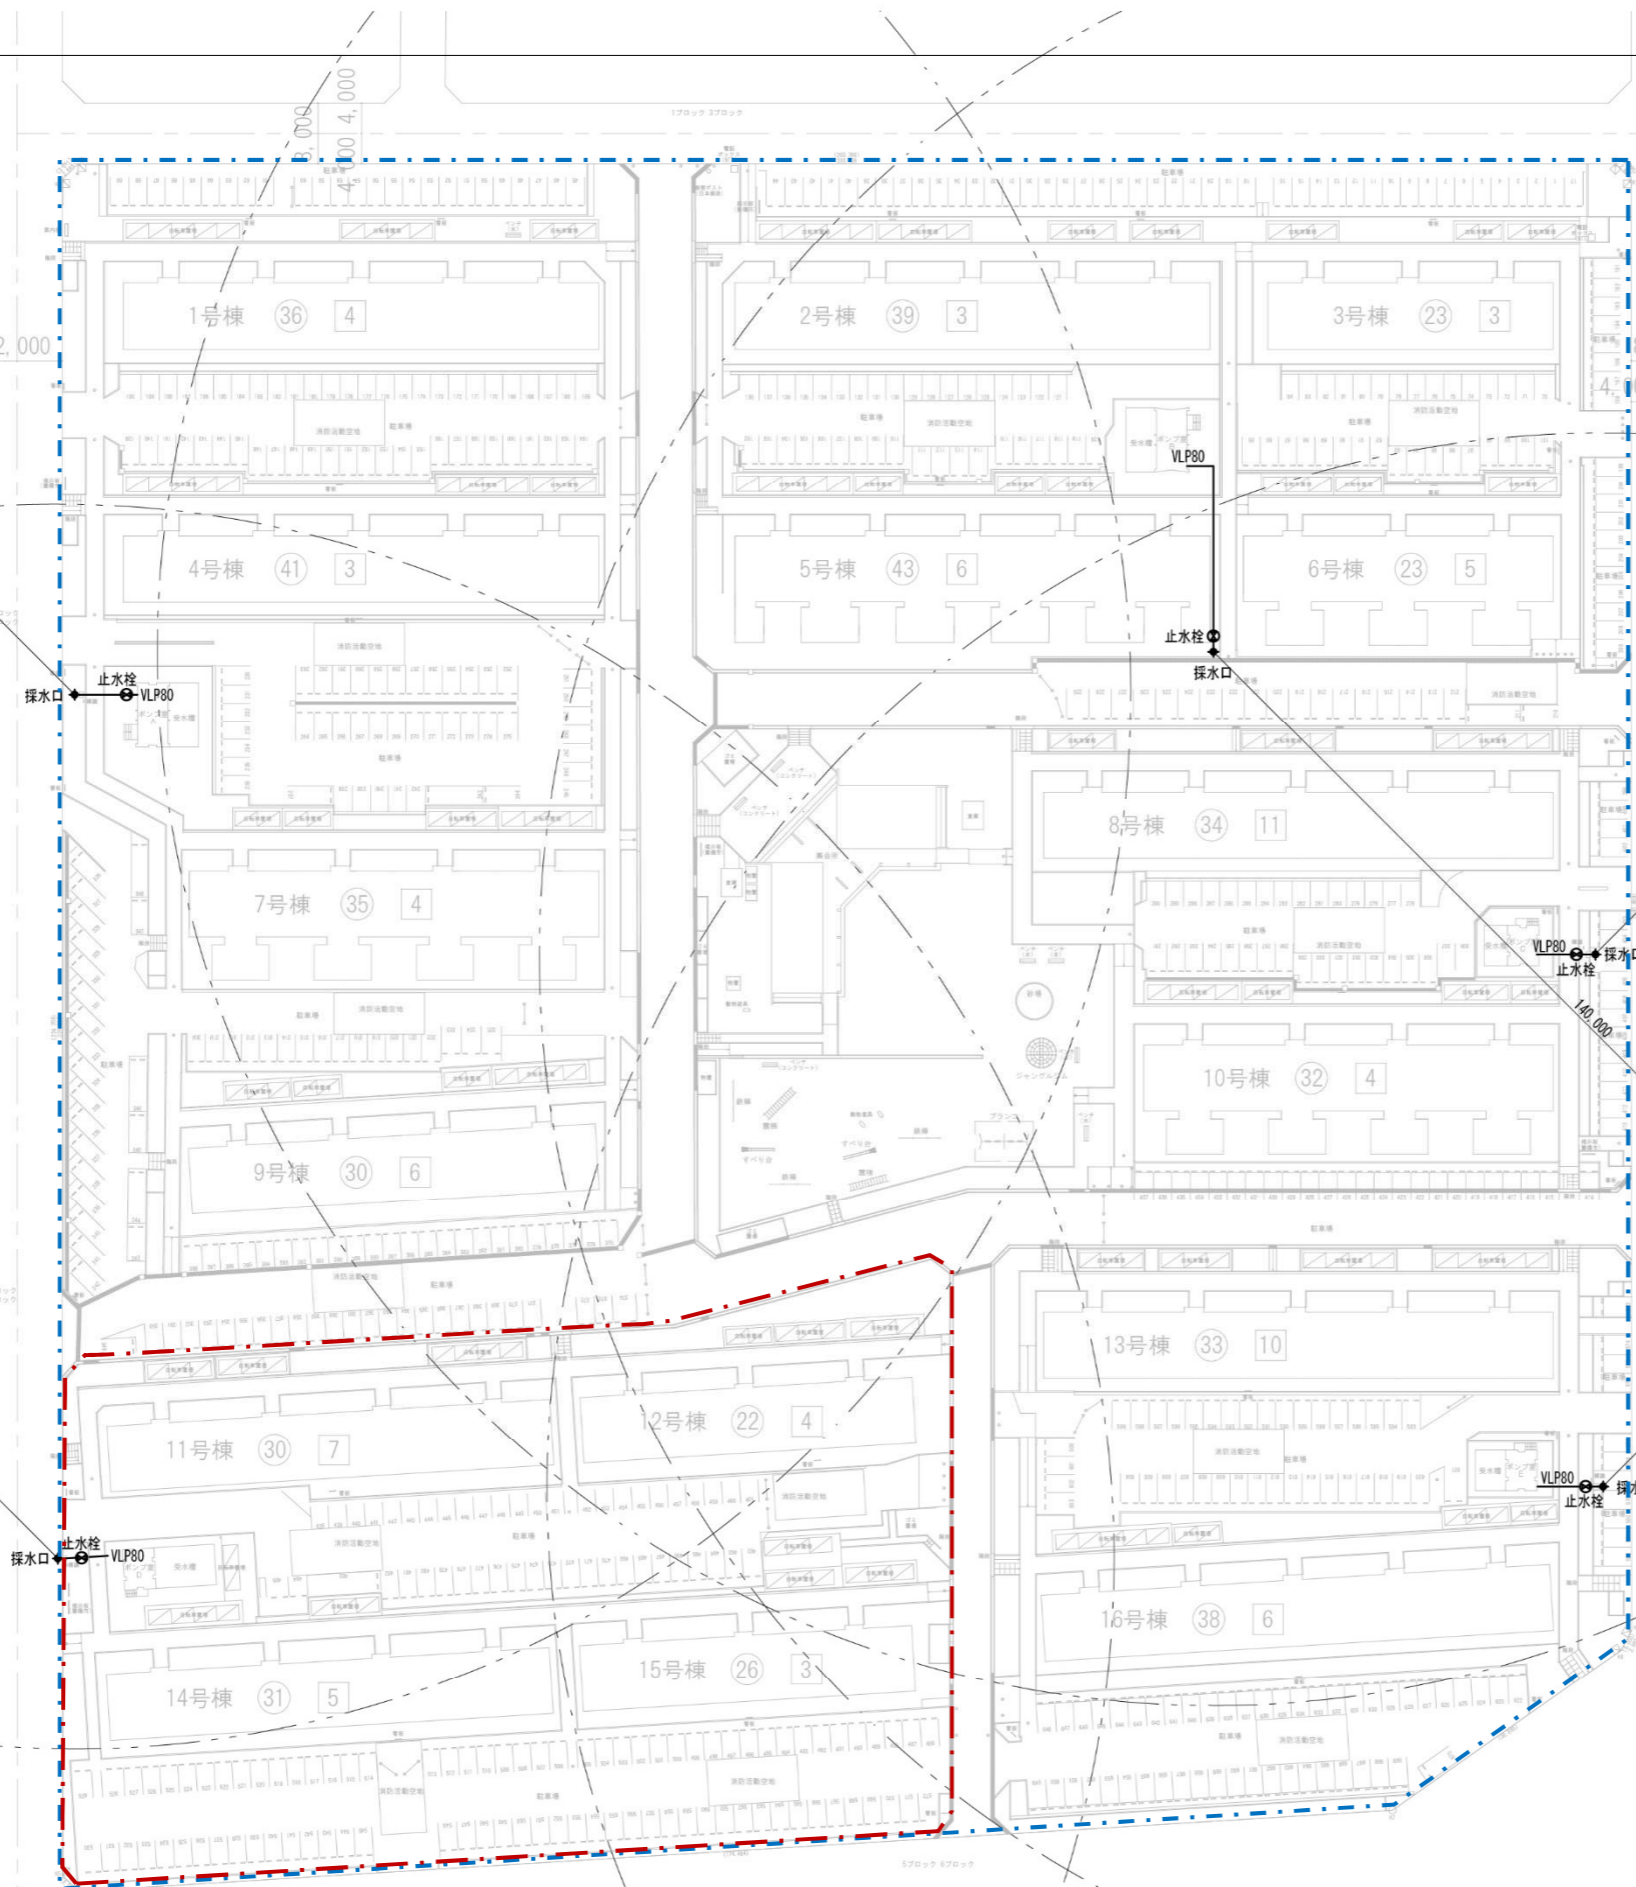

現況消防水利図

凡例

記号	名称
—	消火管
●	採水口
⊗	止水栓
⋯⋯⋯	団地全体区域
⋯⋯⋯	事業用地